





## Legenda

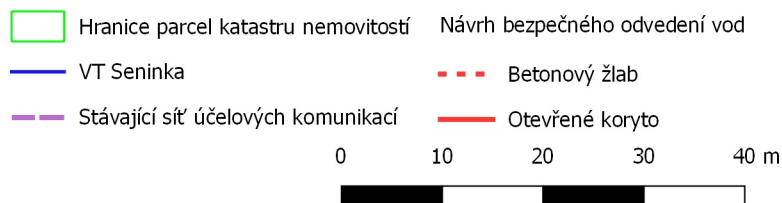

ZODP. PROJEKTANT ING. T. HAVLÍČEK	VED. PROJEKTANT ING. P. PILAŘOVÁ, Ph.D.	VYPRACOVAL ING. P. PILAŘOVÁ, Ph.D.	ZAKÁZ. ČÍSLO 15020	 <div>ATELIER FONTES, s.r.o. Křídlovická 19 603 00 Brno www.fontes.cz tlf. +420 549 255 496</div>
KATASTR :   SENINKA		KRAJ :   ZLÍNSKÝ		
POŘIZOVATEL :   KRAJSKÝ POZEMKOVÝ ÚŘAD PRO ZLÍNSKÝ KRAJ				STUPEŇ :   STUDIE
AKCE           Studie odtokových poměrů pro k.ú. Seninka				DATUM :   VIII-XI/2015
ČÁST           B. NÁVRHOVÁ ČÁST				ČÍSLO PARÉ
PŘÍLOHA B.2   MAPOVÉ PŘÍLOHY B.2.11 RP7 - ODTOK VOD VARTOVNA - situace návrhu				MĚŘÍTKO 1 : 750