


MÍSTNÍ KOMUNIKACE OBCE MEDLOV

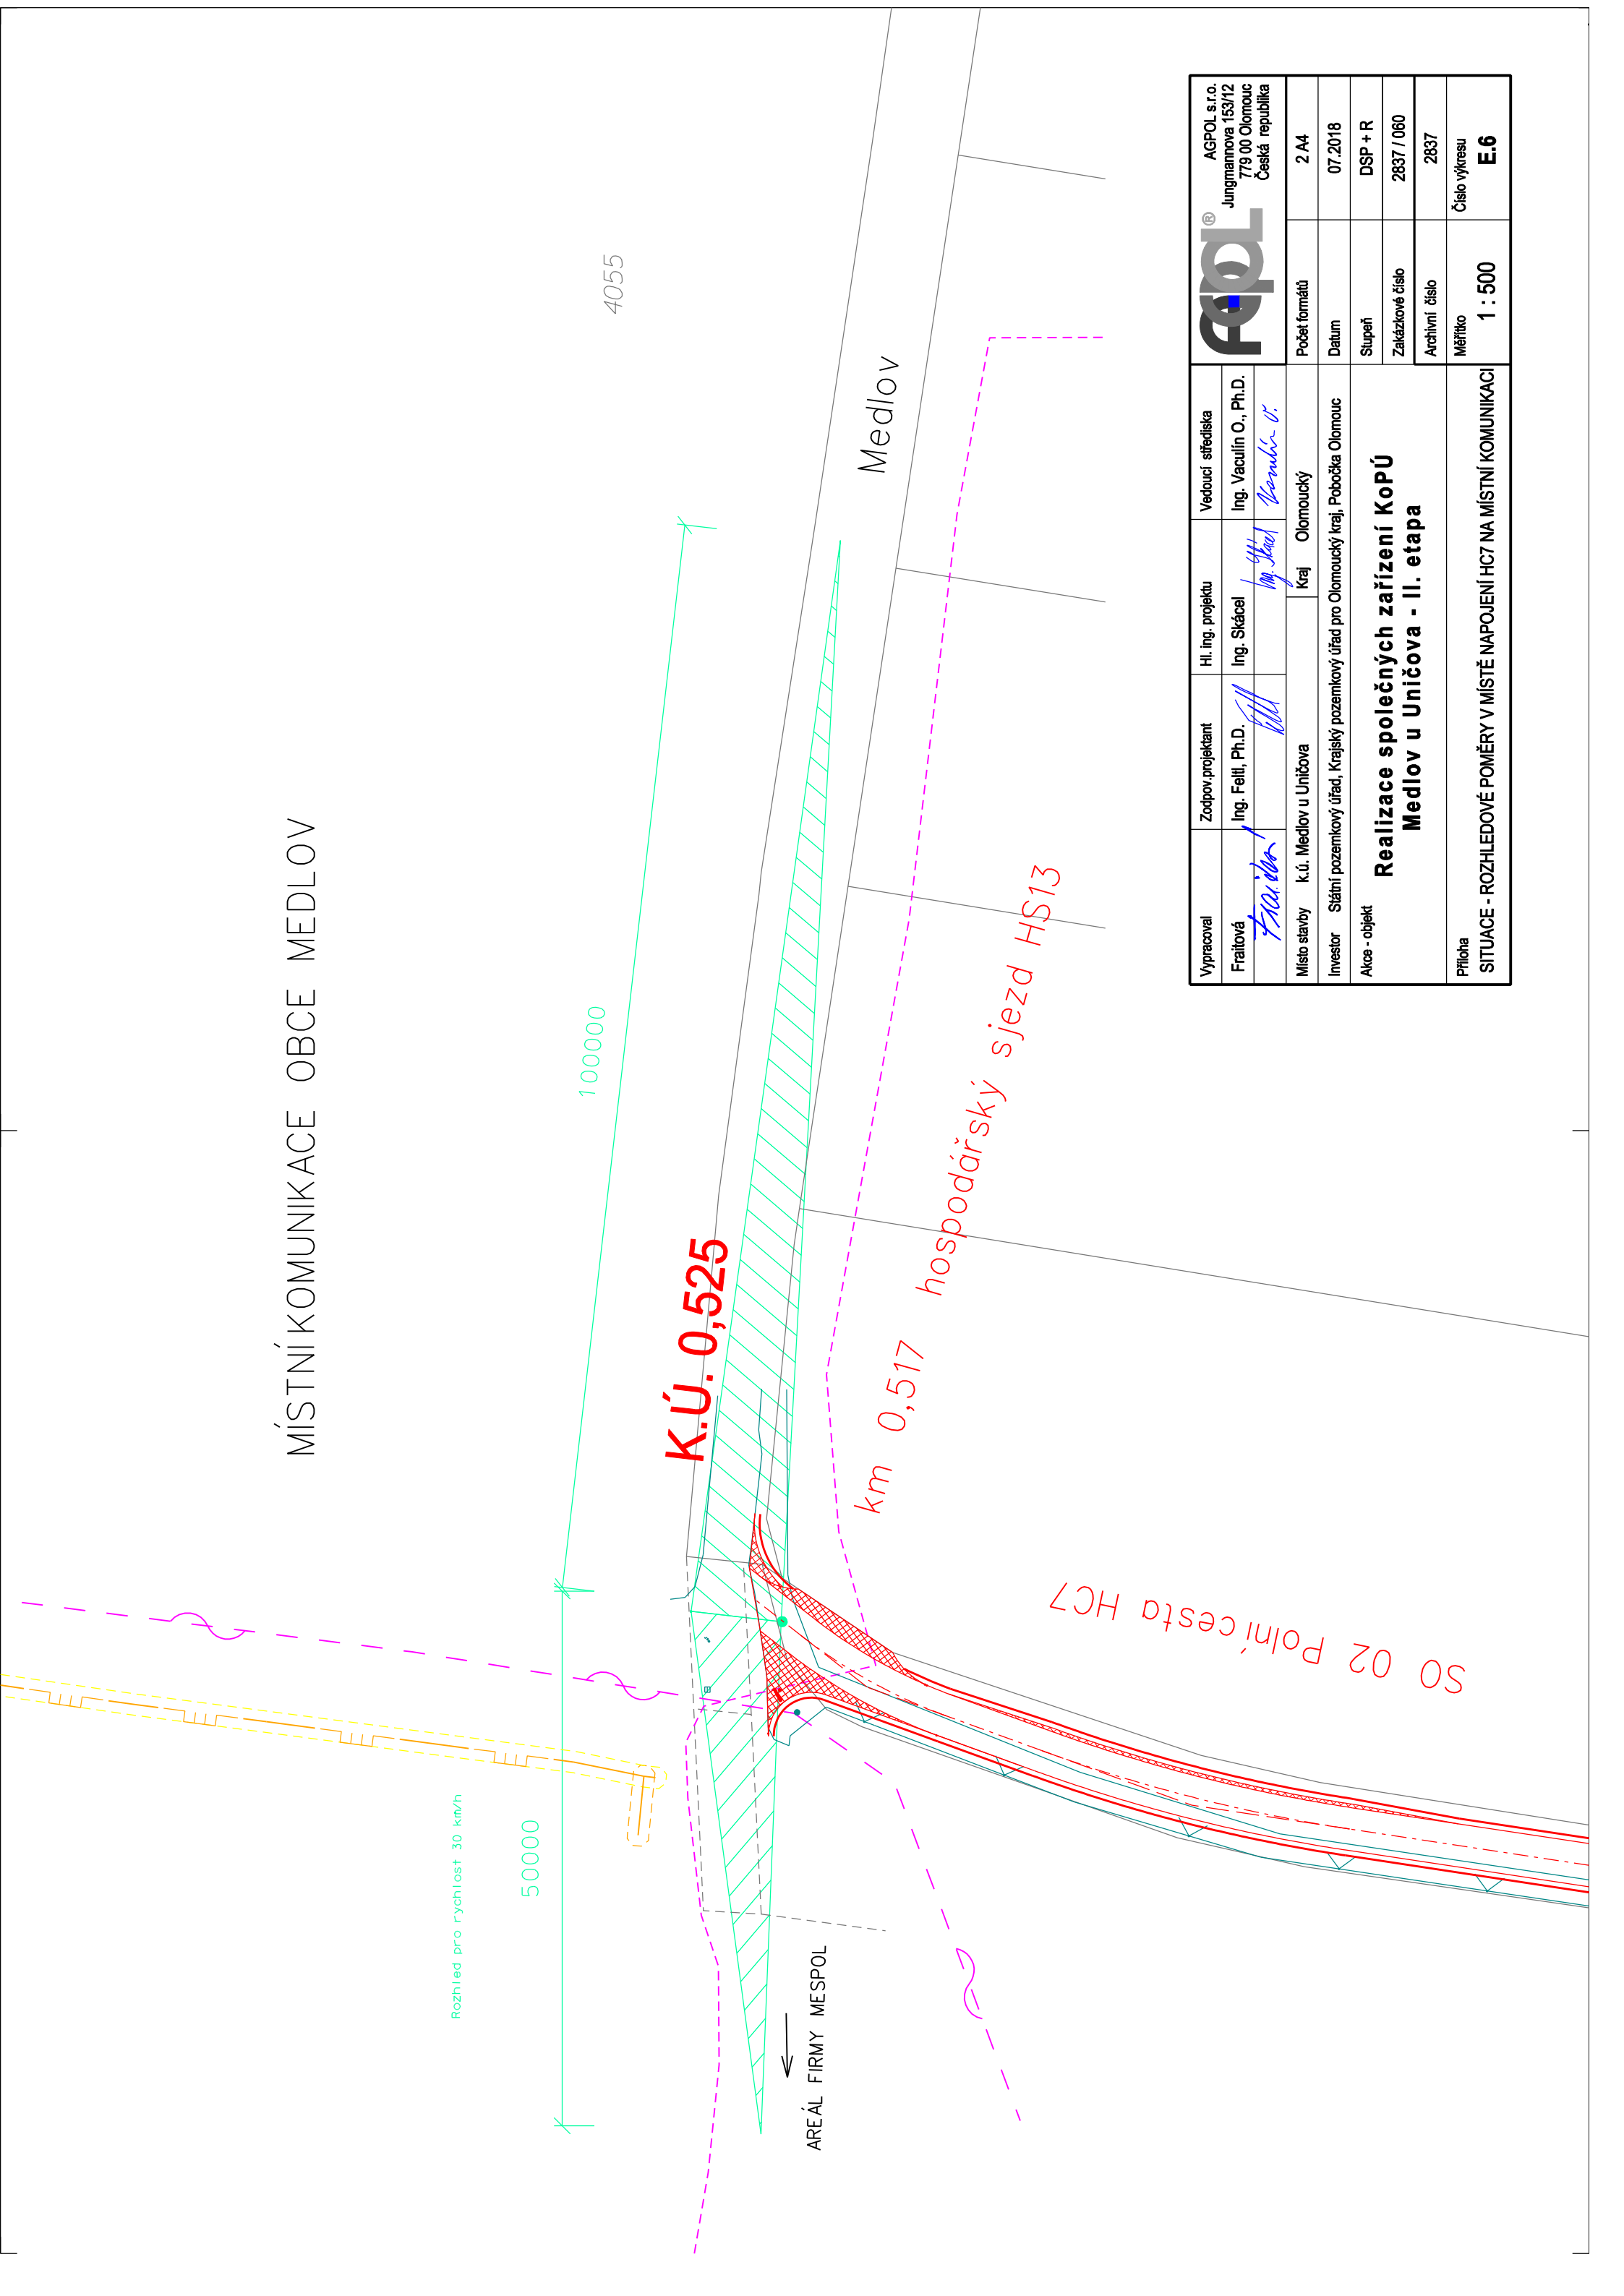

Vypracoval	Zodpov.projektant	Hl.ing. projektu	Vedoucí střediska	<div><div><div>AGPOL s.r.o.</div><div>Jungmannova 153/12</div><div>779 00 Olomouc</div><div>Česká republika</div></div><div><div>AGPOL</div><div>®</div></div></div>
Frailová	Ing. Feltl, Ph.D.	Ing. Skácel	Ing. Vaculín O., Ph.D.	
Místo stavby	k.ú. Medlov u Uničova		Kraj Olomoucký	Počet formátů 2 A4
Investor	Státní pozemkový úřad, Krajský pozemkový úřad pro Olomoucký kraj, Pobočka Olomouc			Datum 07.2018
Akce - objekt	Realizace společných zařízení KoPÚ Medlov u Uničova - II. etapa			Stupeň DSP + R
				Zakázkové číslo 2837 / 060
				Archivní číslo 2837
Příloha	SITUACE - ROZHLEDOVÉ POMĚRY V MÍSTĚ NAPOJENÍ HC7 NA MÍSTNÍ KOMUNIKACI			Měřítko 1 : 500 Číslo výkresu E.6