



VTOKOVÝ OBJEKT


Půdorys

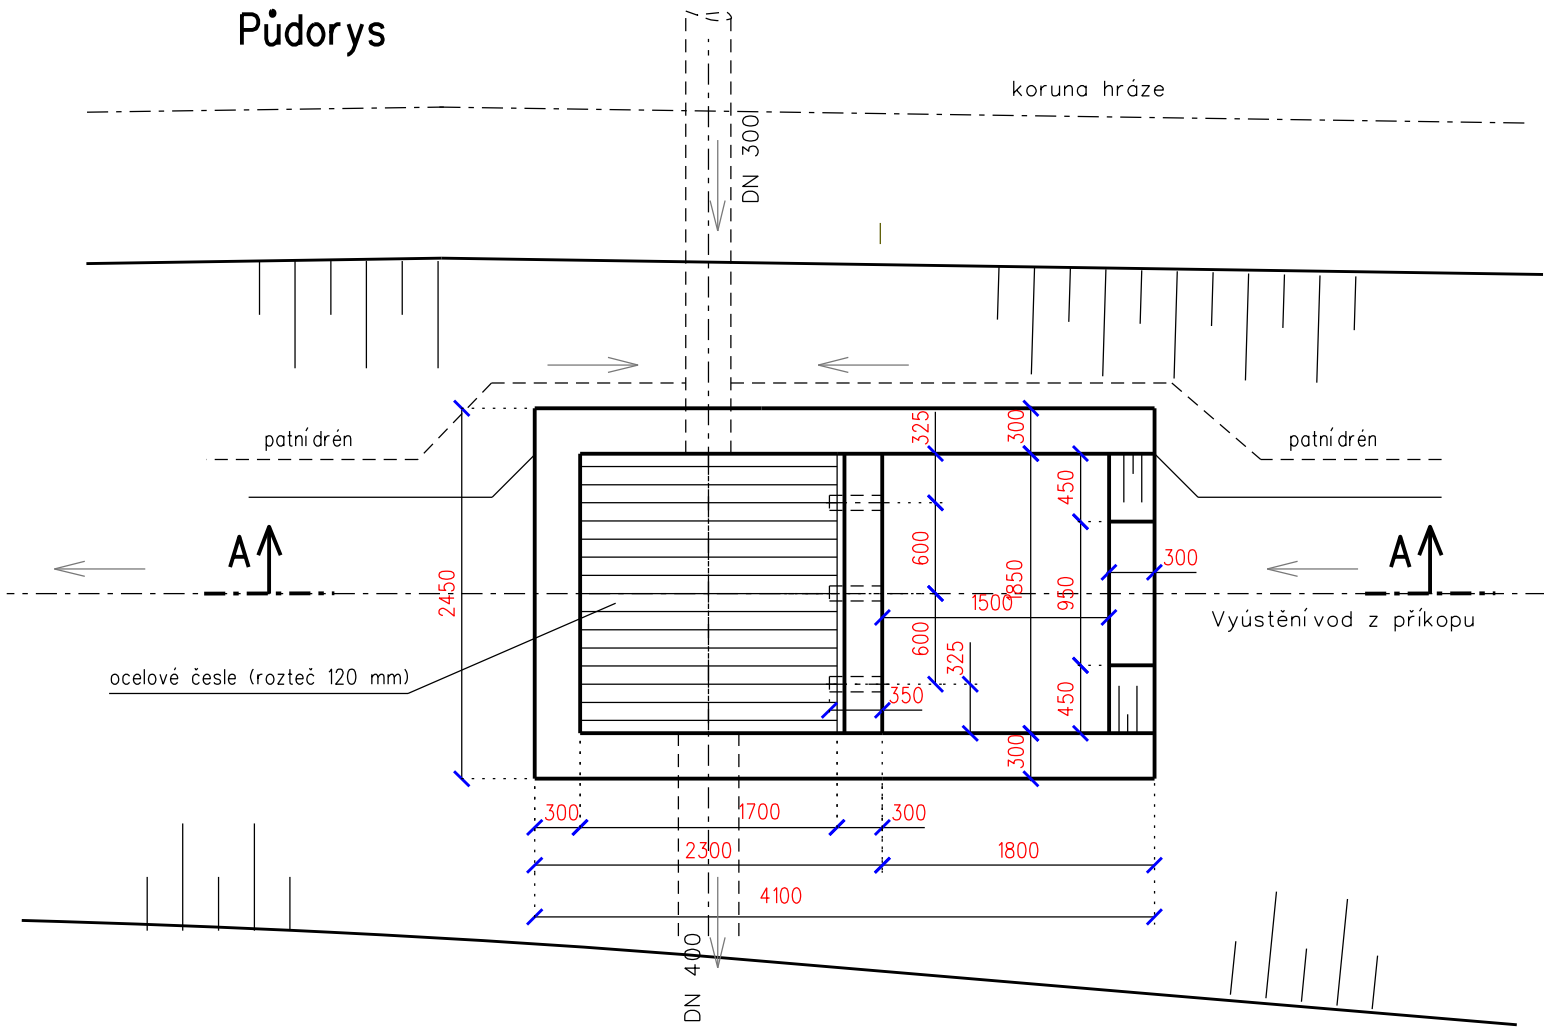


Řez A-A'

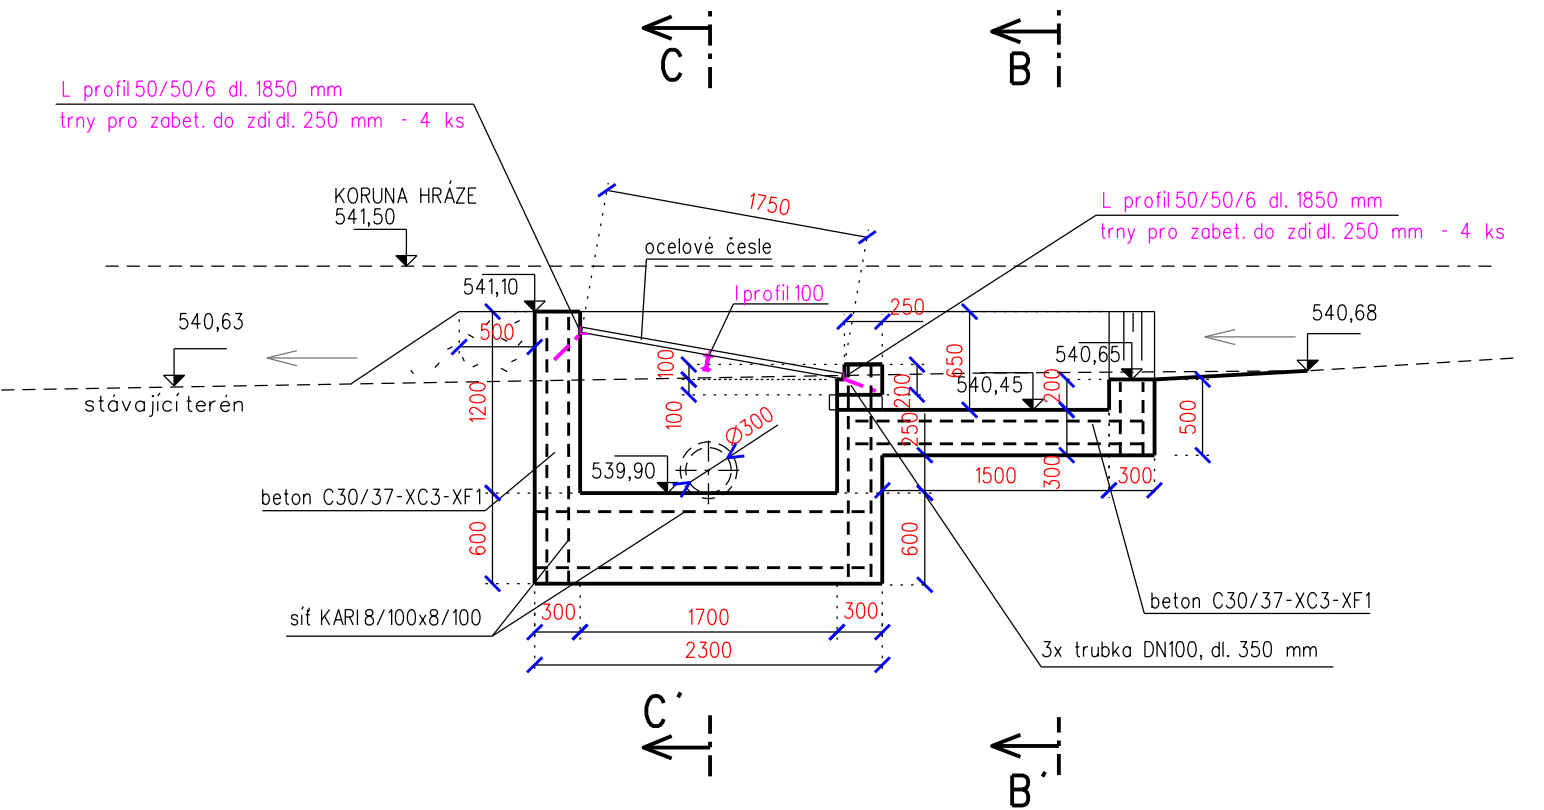


Řez B-B'

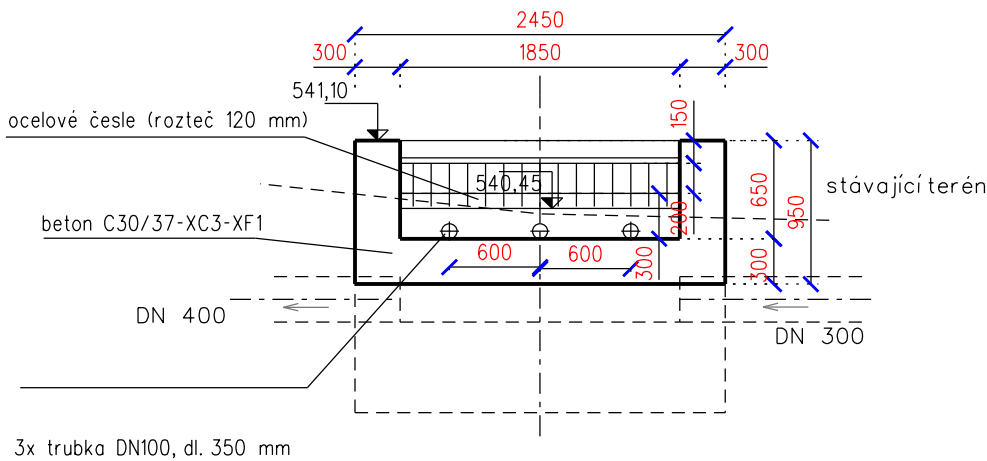

Řez C-C'

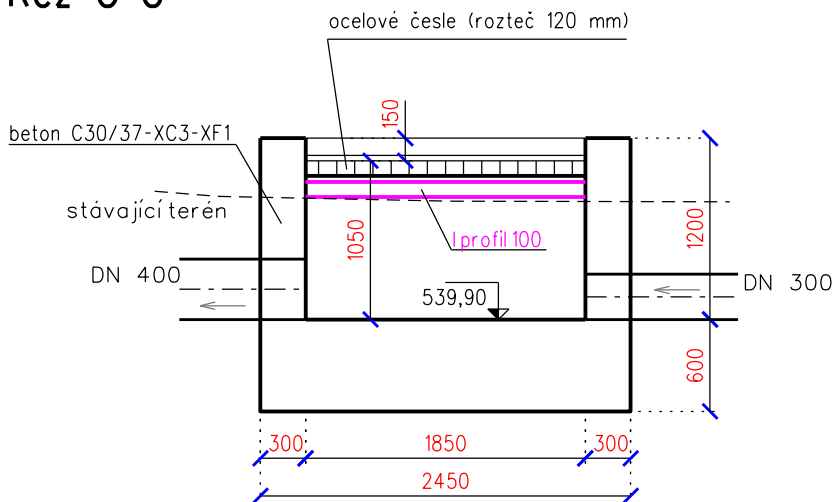

VÝŠKOVÝ SYSTÉM: Bp v  
SOUŘADNICOVÝ SYSTÉM: S-JTSK

Vypracoval	Zodpov.projektant	Hl. ing. projektu	Vedoucí střediska	 AGPOL s.r.o. Jungmannova 153/12 779 00 Olomouc Česká republika	
Fraitová	Ing. Feltl	Ing. Skácel	Ing. Vaculín O., Ph.D.		
Místo stavby k.ú. Dolní Lipka		Kraj Pardubický	Počet formátů	2 A4	
Investor Státní pozemkový úřad, Krajský pozemkový úřad pro Pardubický kraj, Pobočka Ústí nad Orlicí			Datum	07.2017	
Akce - objekt  <b>Společná zařízení Dolní Lipka</b> <b>SO 04 - Rybník Štefkův les</b>			Stupeň	DSP a R	
			Zakázkové číslo	2778 / 060	
			Archivní číslo	2778	
Příloha  VTOKOVÝ OBJEKT			Měřítko  1 : 50	Číslo výkresu  D.4.b.9	

Společná zařízení Dolní Lipka  
SO 04 - Rybník Štefkův les

VTOKOVÝ OBJEKT