


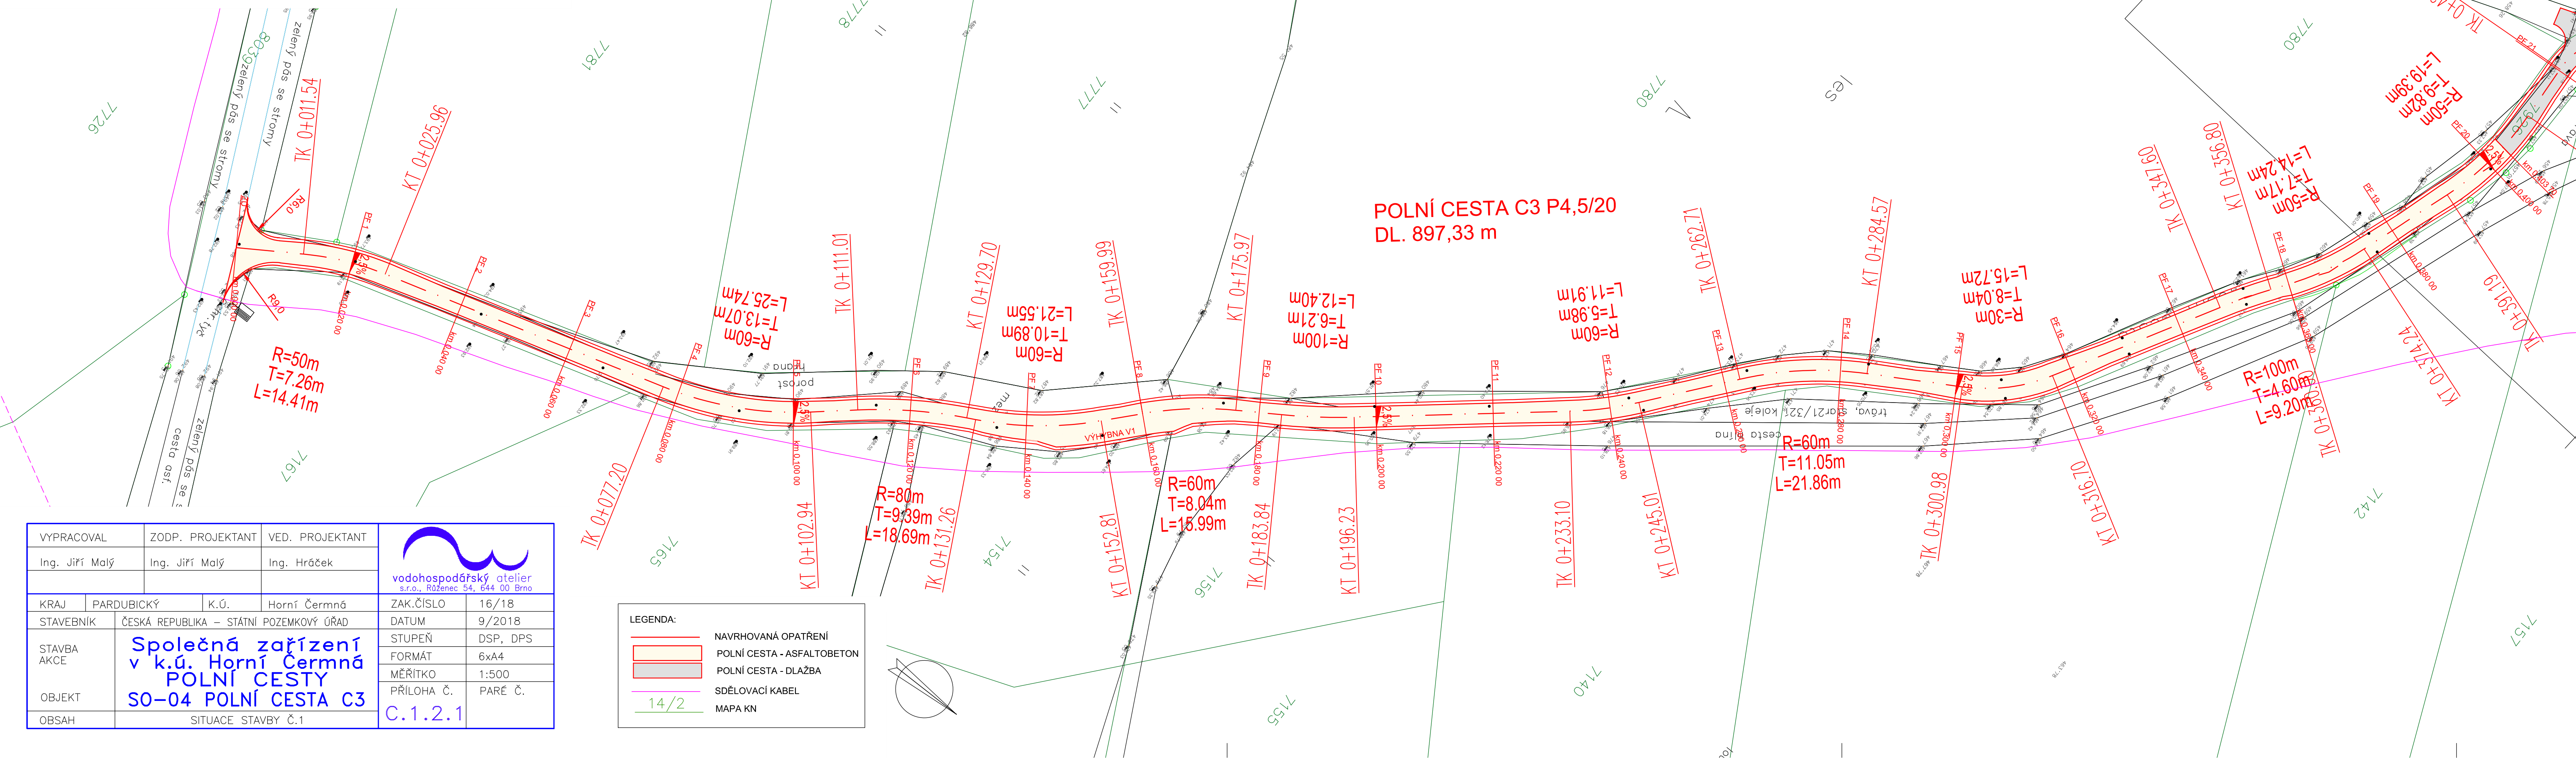


 


SPOLEČNÁ ZAŘÍZENÍ V KOPÚ HORNÍ ČERMNÁ
POLNÍ CESTY
SITUACE STAVBY Č.1, M 1:500



VYPRACOVAL	ZODP. PROJEKTANT	VED. PROJEKTANT	 vodohospodářský atelier s.r.o., Růženeč 54, 644 00 Brno	
Ing. Jiří Malý	Ing. Jiří Malý	Ing. Hráček		
KRAJ	PARDOBICKÝ	K.Ú.	Horní Čermná	ZAK.ČÍSLO 16/18
STAVEBNÍK	ČESKÁ REPUBLIKA – STÁTNÍ POZEMKOVÝ ÚŘAD			DATUM 9/2018
STAVBA AKCE	Společná zařízení v k.ú. Horní Čermná POLNÍ CESTY SO-04 POLNÍ CESTA C3			STUPEŇ DSP, DPS
OBJEKT				FORMÁT 6x44
OBSAH				MĚŘÍTKO 1:500
SITUACE STAVBY Č.1			PŘÍLOHA Č. PARÉ Č.	Č.1.2.1

LEGENDA:	
	NAVRHOVANÁ OPATŘENÍ
	POLNÍ CESTA - ASFALTOBETON
	POLNÍ CESTA - DLAŽBA
	SDĚLOVACÍ KABEL
	MAPA KN