
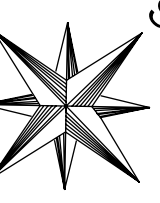


- LEGENDA:
- ČAR
- katastrální mapa
 - polohopis
 - nový stav
 - nová výsadba
- INŽENÝRSKÝCH SÍTÍ - STÁVAJÍCÍ
- vedení VN
 - vedení STL
 - vedení sdělovacího kabelu
 - vedení NN
 - odvodnění
 - polní cesta P 4,0/20 - penetrační makadam

K.Ú. DOLNÍ CHŘIBSKÁ
KLAD LISTŮ:

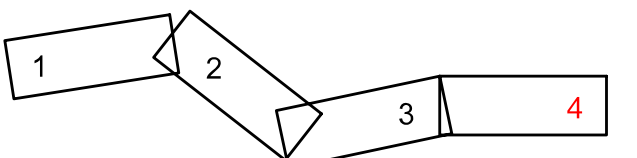

AZ CONSULT, spol. s r.o.
Číslo zakázky.....17/082
Výrobek uvolněn k použití
Datum.....29.6.2018

Odpov. proj.:		AZCONSULT	
Výpracoval:		AZCONSULT	
Kontroloval:		AZCONSULT	
Kraj:	Ústecký	Místo:	Dolní Chřibská
Objednatel: ČR - Státní pozemkový úřad, ul. 28. října, Děčín 40502			
Akce:			
Zn. souboru: ...			
Stupeň: DSP/PDPS		Formát: 4 x A4	
Č. zak.: 17/082		Č. paré:	
Datum: 10/2017		Č. přílohy:	
Měřítko: 1:500		C.2.3	
Objekt: SO 1 - VPC1			
Výkres: Situace č. 4			
DOKUMENTACI LZE UŽÍVAT POUZE VE SMYSLU PŘÍSLUŠNÉ SMLOUVY O DÍLO, KOPÍROVÁNÍ A ROZŠÍŘOVÁNÍ POUZE PO PŘEDCHOZÍM SOUHLASU AZ CONSULT spol. s r.o.			