



Situace nádrže VN3 a příkopů OP1 a OP2 - návrh sond IGP


Měřítko 1 : 800

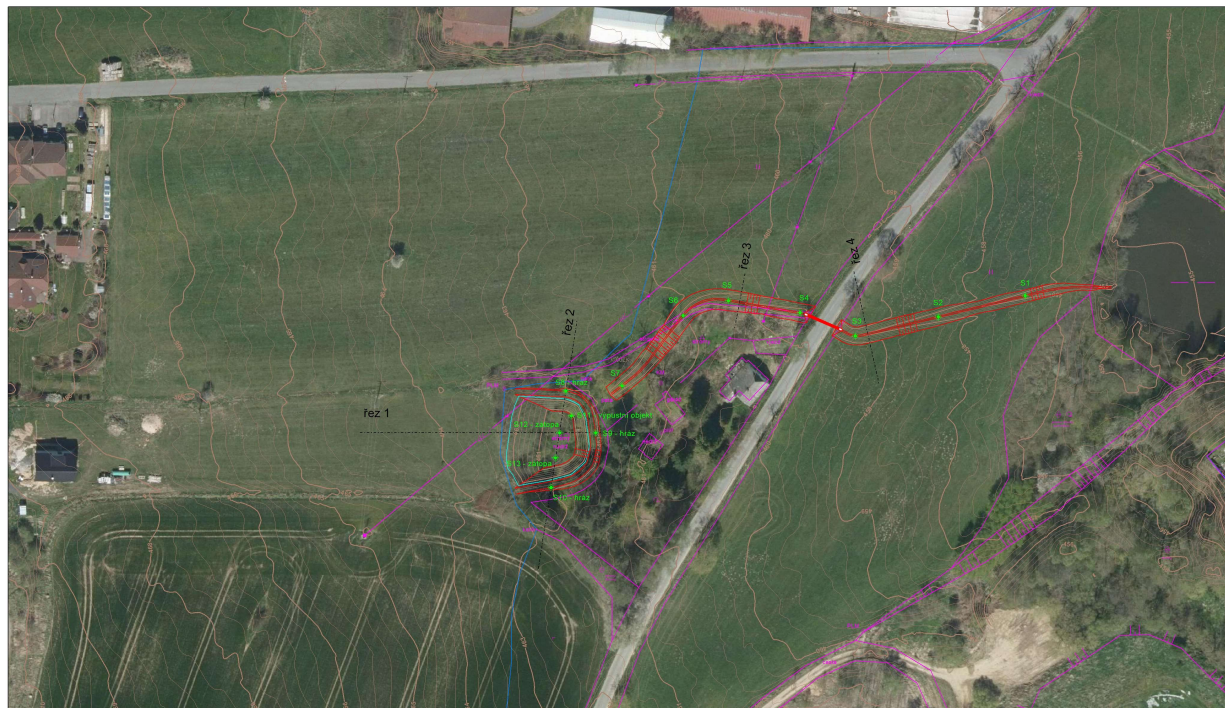


řez 3 měřítko délek 1:500, měřítko výšek 1:500

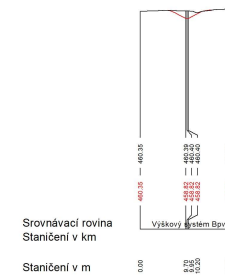


řez 4 měřítko délek 1:500, měřítko výšek 1:500

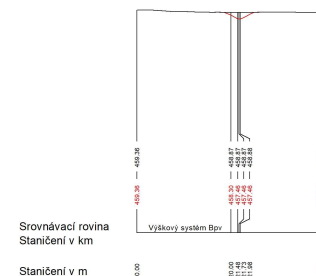

řez 1 měřítko délek 1:800, měřítko výšek 1:400

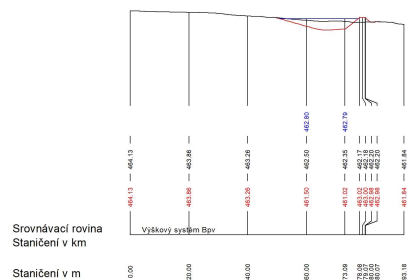

řez 2 měřítko délek 1:800, měřítko výšek 1:400

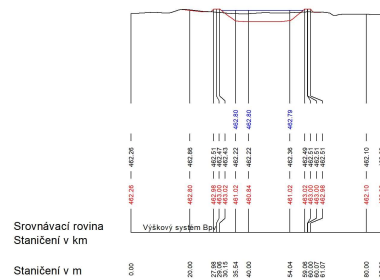

Seznam souřadnic sond IGP (S-JTSK)

označení	Y	X	podávková hloubka
S1	866436.23	1100102.87	podávkovaná hloubka 3 m
S2	866435.53	1100109.89	podávkovaná hloubka 3 m
S3	866484.06	1100116.37	podávkovaná hloubka 3 m
S4	866482.31	1100108.42	podávkovaná hloubka 3 m
S5	866507.26	1100104.35	podávkovaná hloubka 3 m
S6	866522.08	1100109.42	podávkovaná hloubka 3 m
S7	866543.43	1100123.30	podávkovaná hloubka 3 m
S8	-	-	podávkovaná hloubka 3 m
S9	-	-	podávkovaná hloubka 3 m
S10	-	-	podávkovaná hloubka 3 m
S11	-	-	podávkovaná hloubka 3 m
S12	-	-	podávkovaná hloubka 3 m
S13	-	-	podávkovaná hloubka 3 m

Legenda

- + Navržená sonda IGP
- Obvod KoPU
- Plocha zátopy
- Řezy nádrží
- Zaměření polohopisu
- Vrstevnice

Předběžné technické údaje nádrže

- Plocha zátopy 700 m²
- Maximální objem nádrže 1000 m³
- Technické údaje hráze
- Délka hráze 70 m
- Maximální výška hráze 1,5 m

Zadavatel: Stavk spol. s r.o. Kopuřický územní úřad pro územní plánování pobytka Červená	Zhotovitel: GEO Hruvy s.r.o. Opatovická 28 261 02 Písek tel: 377 233 837 tel: 602 887 803
Číslo:	Objektový záměr: 146 03 704
Objektový kód:	Stavba: 146 03 704
Objektový kód:	Stavba: 146 03 704
Objektový kód:	Stavba: 146 03 704
Zakázka: KoPU Trhovec - předběžný návrh nádrže VN3	
Předmět: Situace - návrh sond IGP	