




PŮDORYS

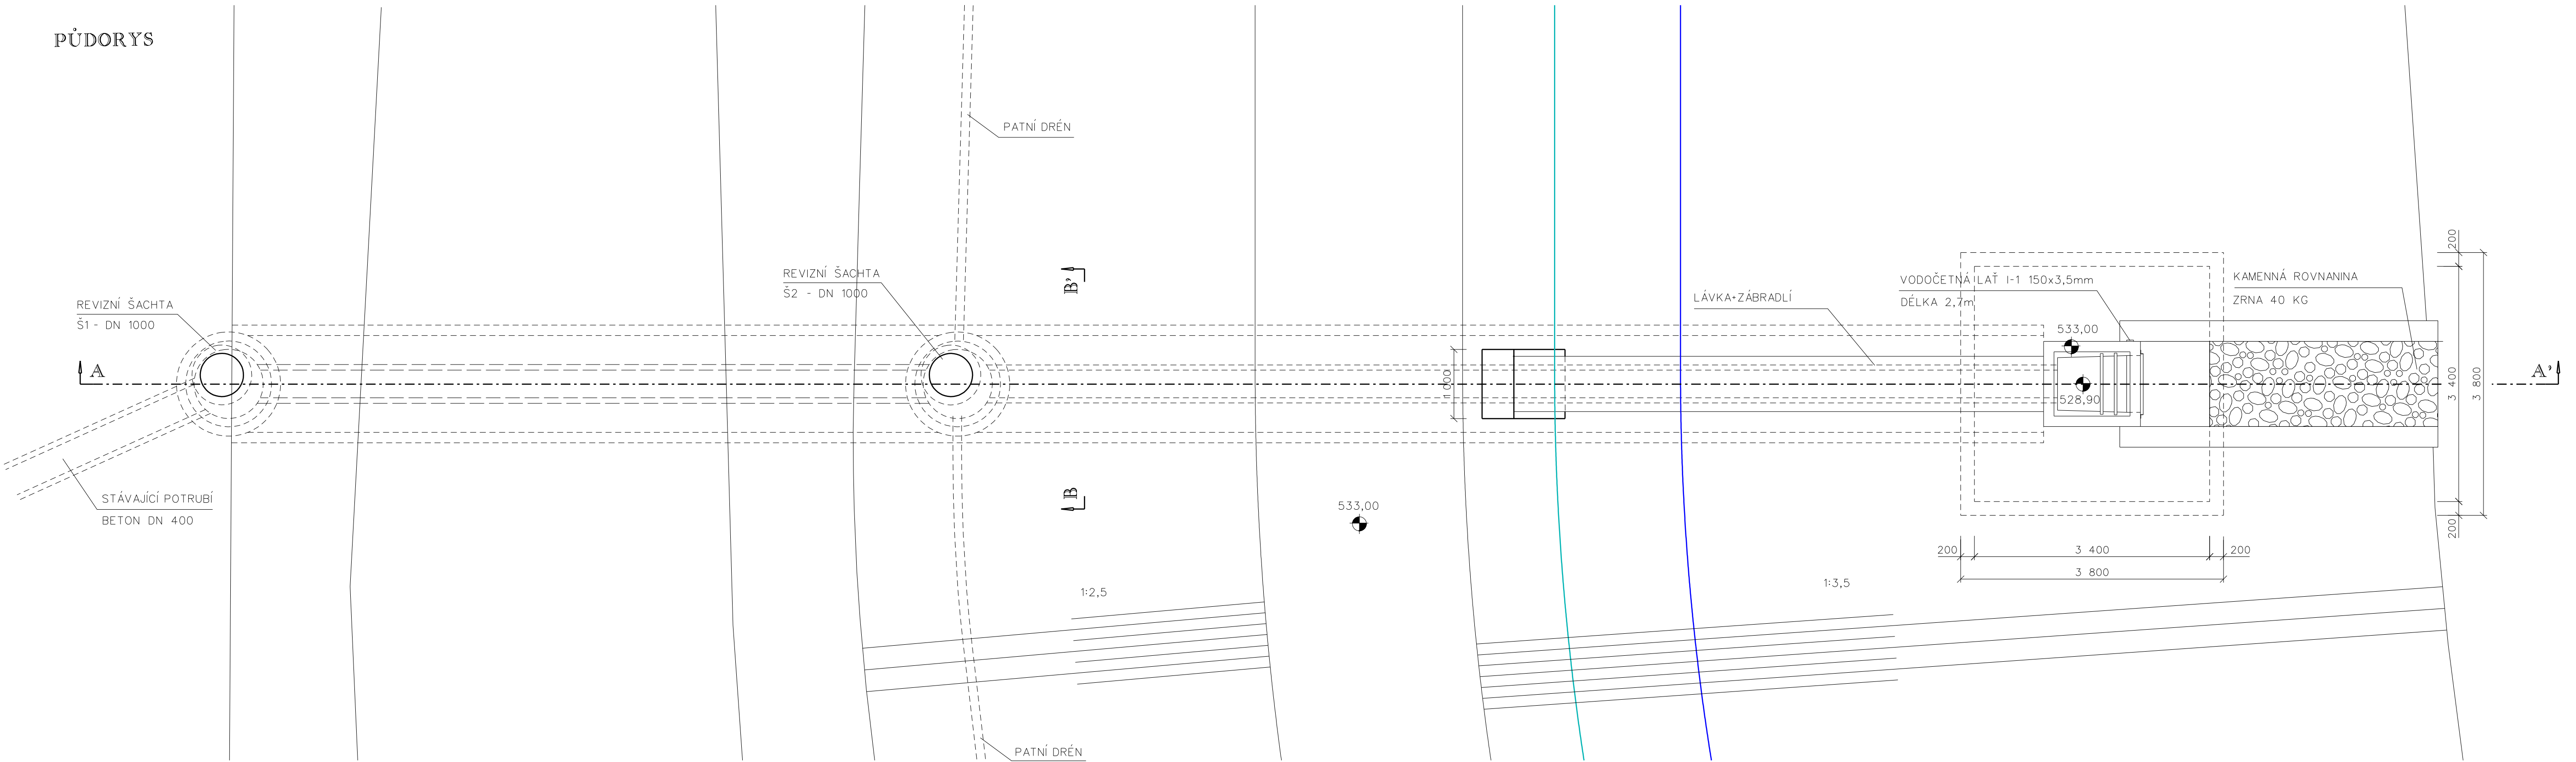

ŘEZ B-B'

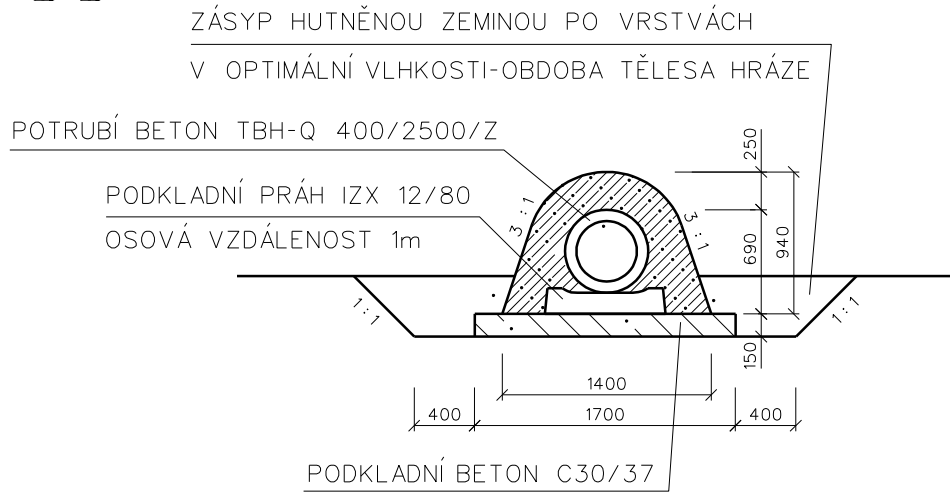

DETAIL ČESLE

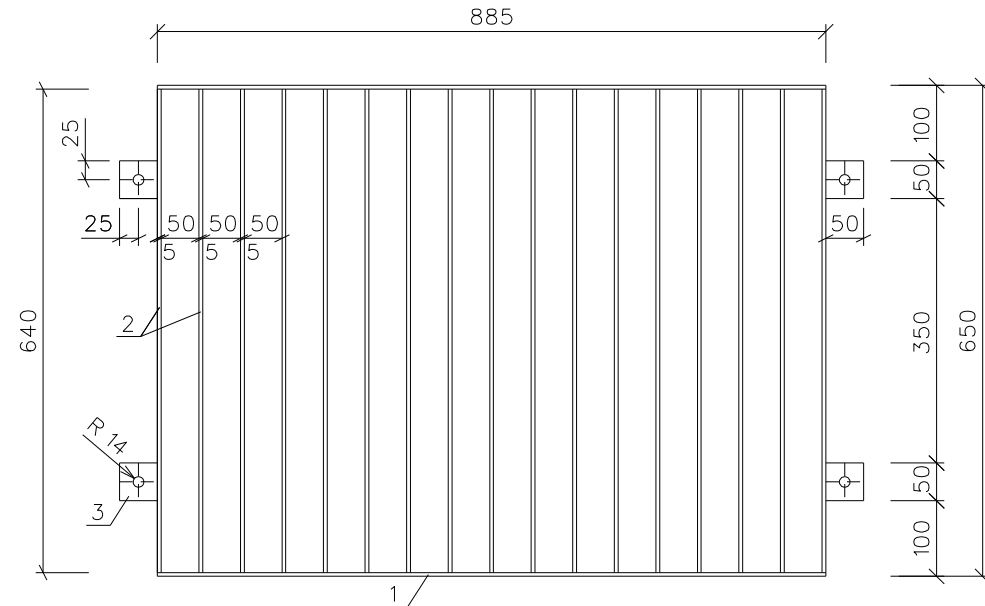


VÝKAZ MATERIÁLU
ČESLE


OZNAČ.	OCEL	POČET	DĚLKA 1 ks (mm)	HMOTNOST 1 m (kg)	HMOTNOST 1 ks (kg)	HMOTNOST CELKEM (kg)
1	Ø 40/5	2	885	1,57	1,39	2,78
2	Ø 40/5	17	640	1,57	1,00	17,00
3	Ø 50/5	4	50	1,96	0,10	0,50
CELKOVÁ HMOTNOST						20,3 kg

- ČESLE BUDOU PŘIPEVNĚNY K POŽERÁKU POMOCÍ KOTEV V CELKOVÉM POČTU 4 KS

ŘEZ A-A'

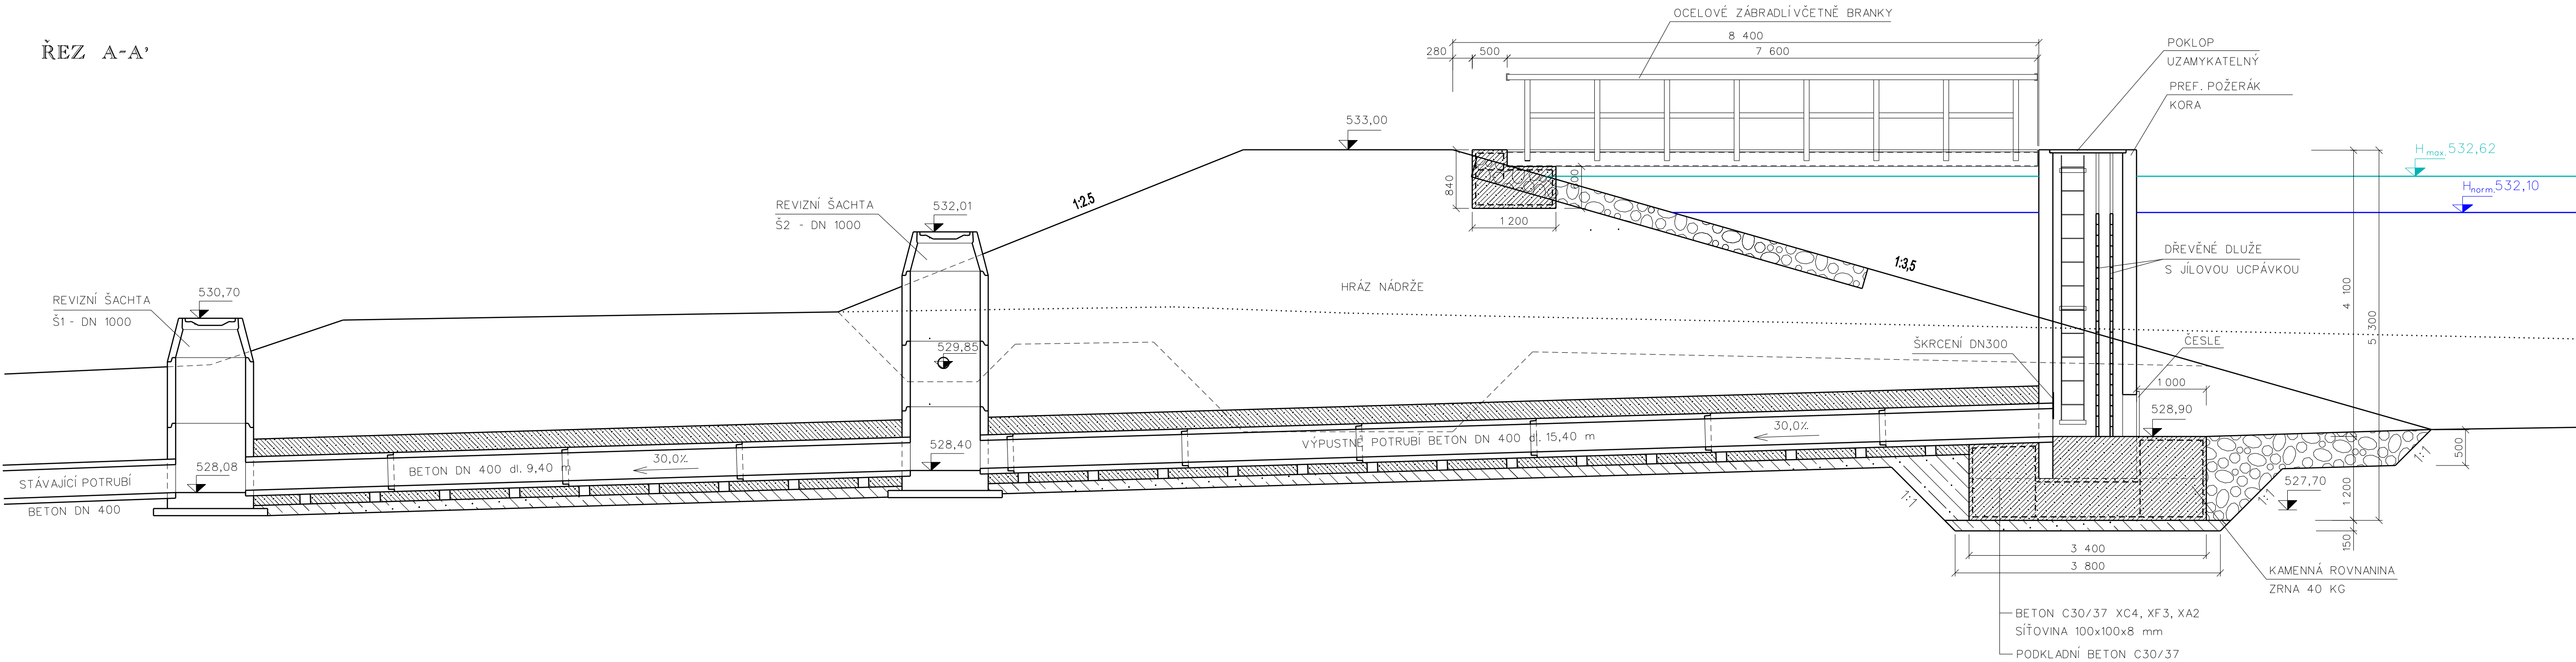

KRYTÍ VÝZTUŽE - 5 cm

Vypracoval	Zodpovědný Projektant	Zodpovědný Zástupce	Kontrola	 ROKÝCANOVA 114/IV VYSOKÉ MÝTO 566 01 tel. 465 423 691 - 2 E-mail: agroprojekce@agroprojekce.cz
Horčíčka Martin	Hrdonka Tomáš	Ing. Jakoubek Jaroslav	Ing. Tměj Jaroslav	
Kraj : Vysočina				
OÚ : Meziříčko				
Investor : ČR – SPÚ, Pobočka Třebíč				
Akce :				
Vodní nádrž N1 (Kozáky) v k. ú. Meziříčko u Moravských Budějovic				
Obsah : VÝPUSTNÝ OBJEKT				
Stupeň : DSP + DPS				
Datum : 11. 2021				
Formát : 10 A4				
Zak. číslo : 006 30/21				
Měřítko : 1:50				
Příloha : D.1.2.7.				