



ŘEZA-A

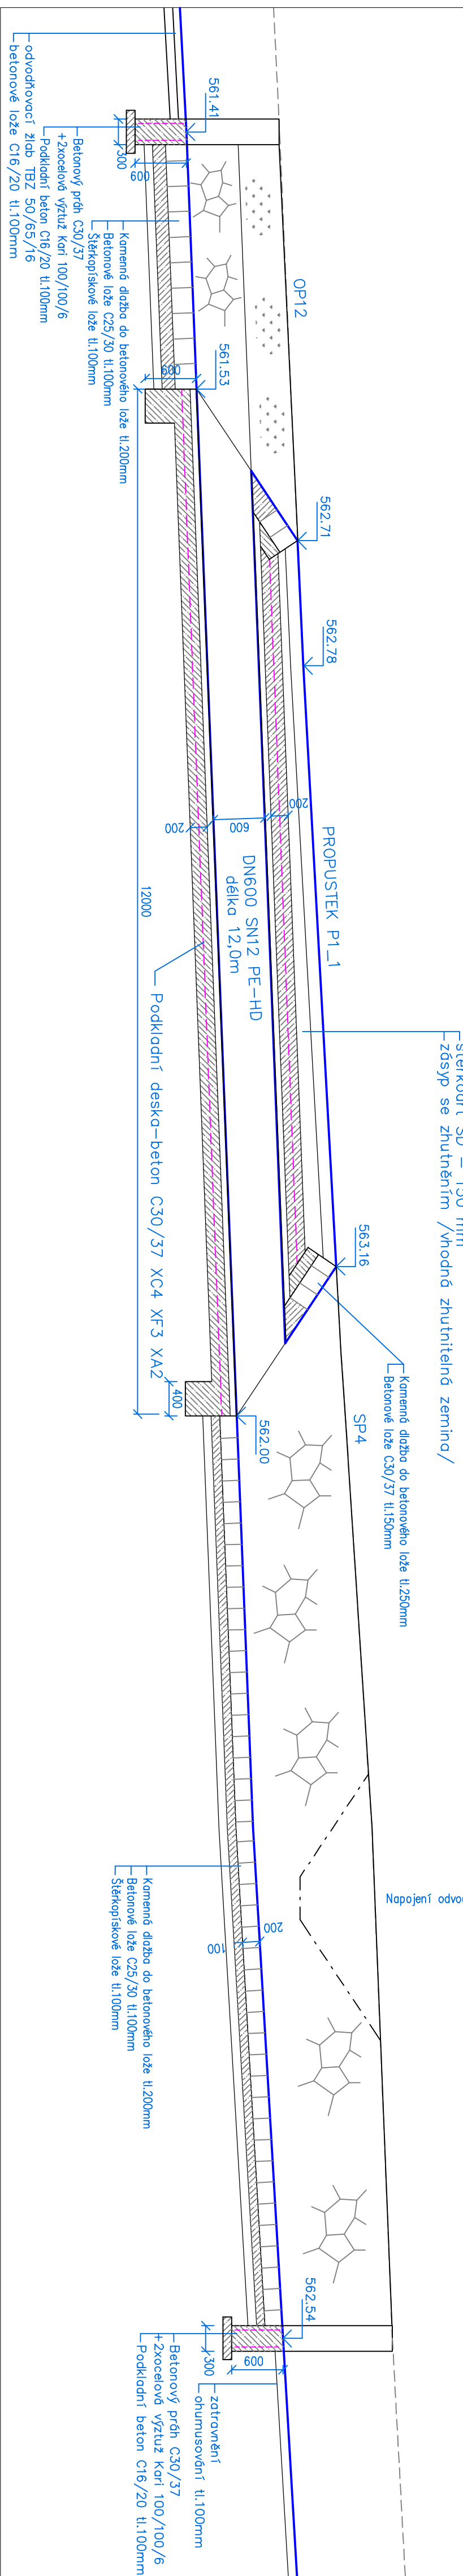


REN B-B

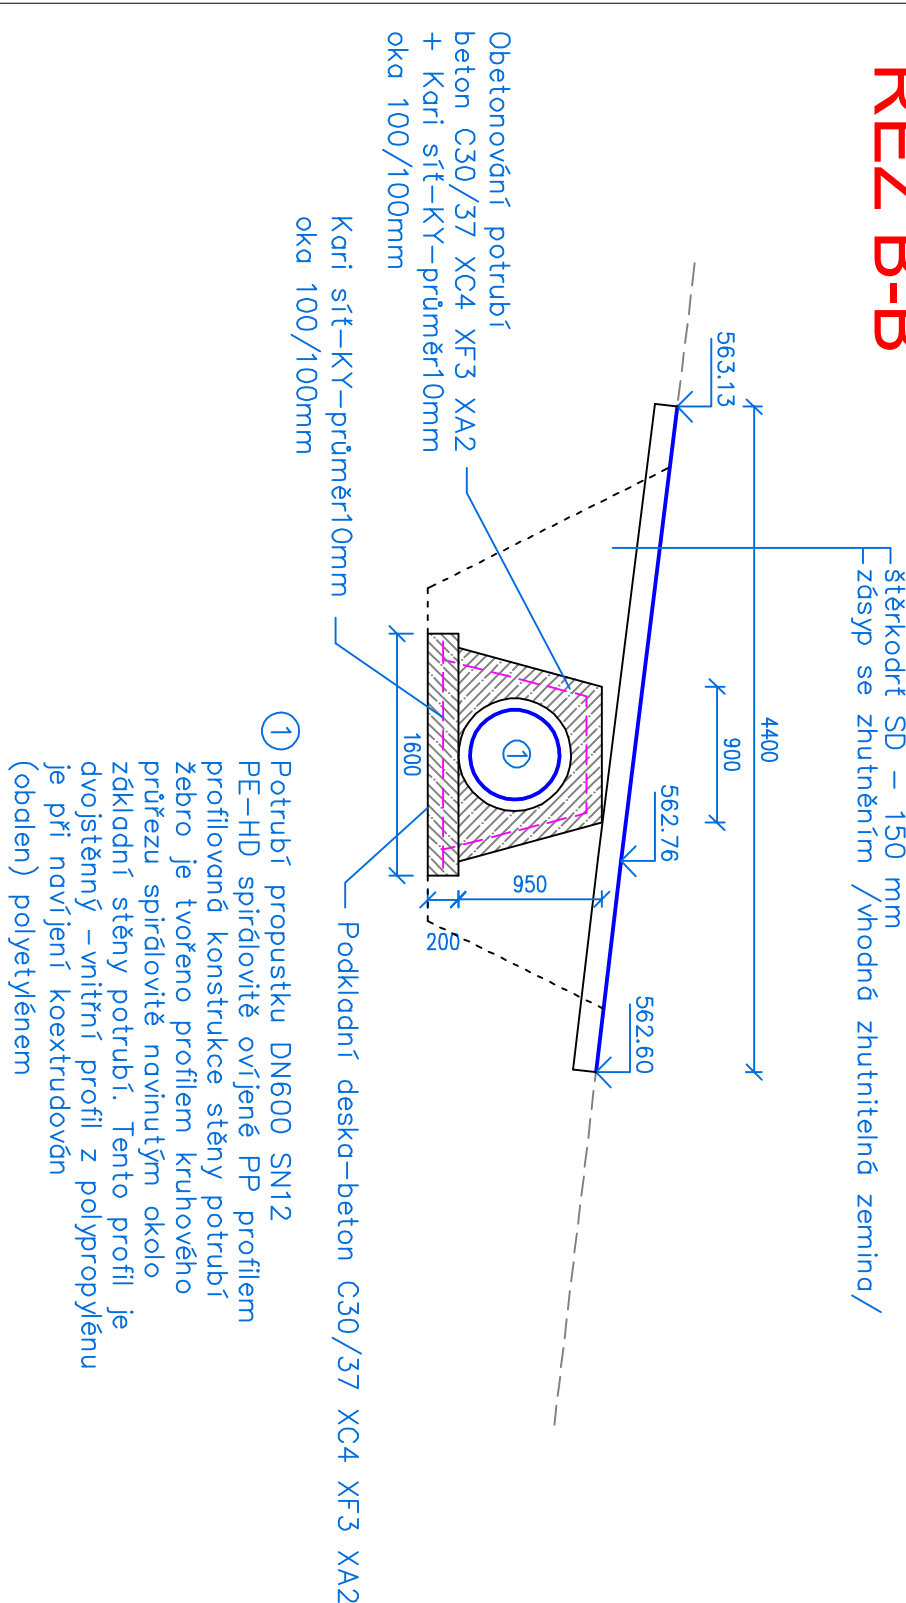


PUDORYS

1:100

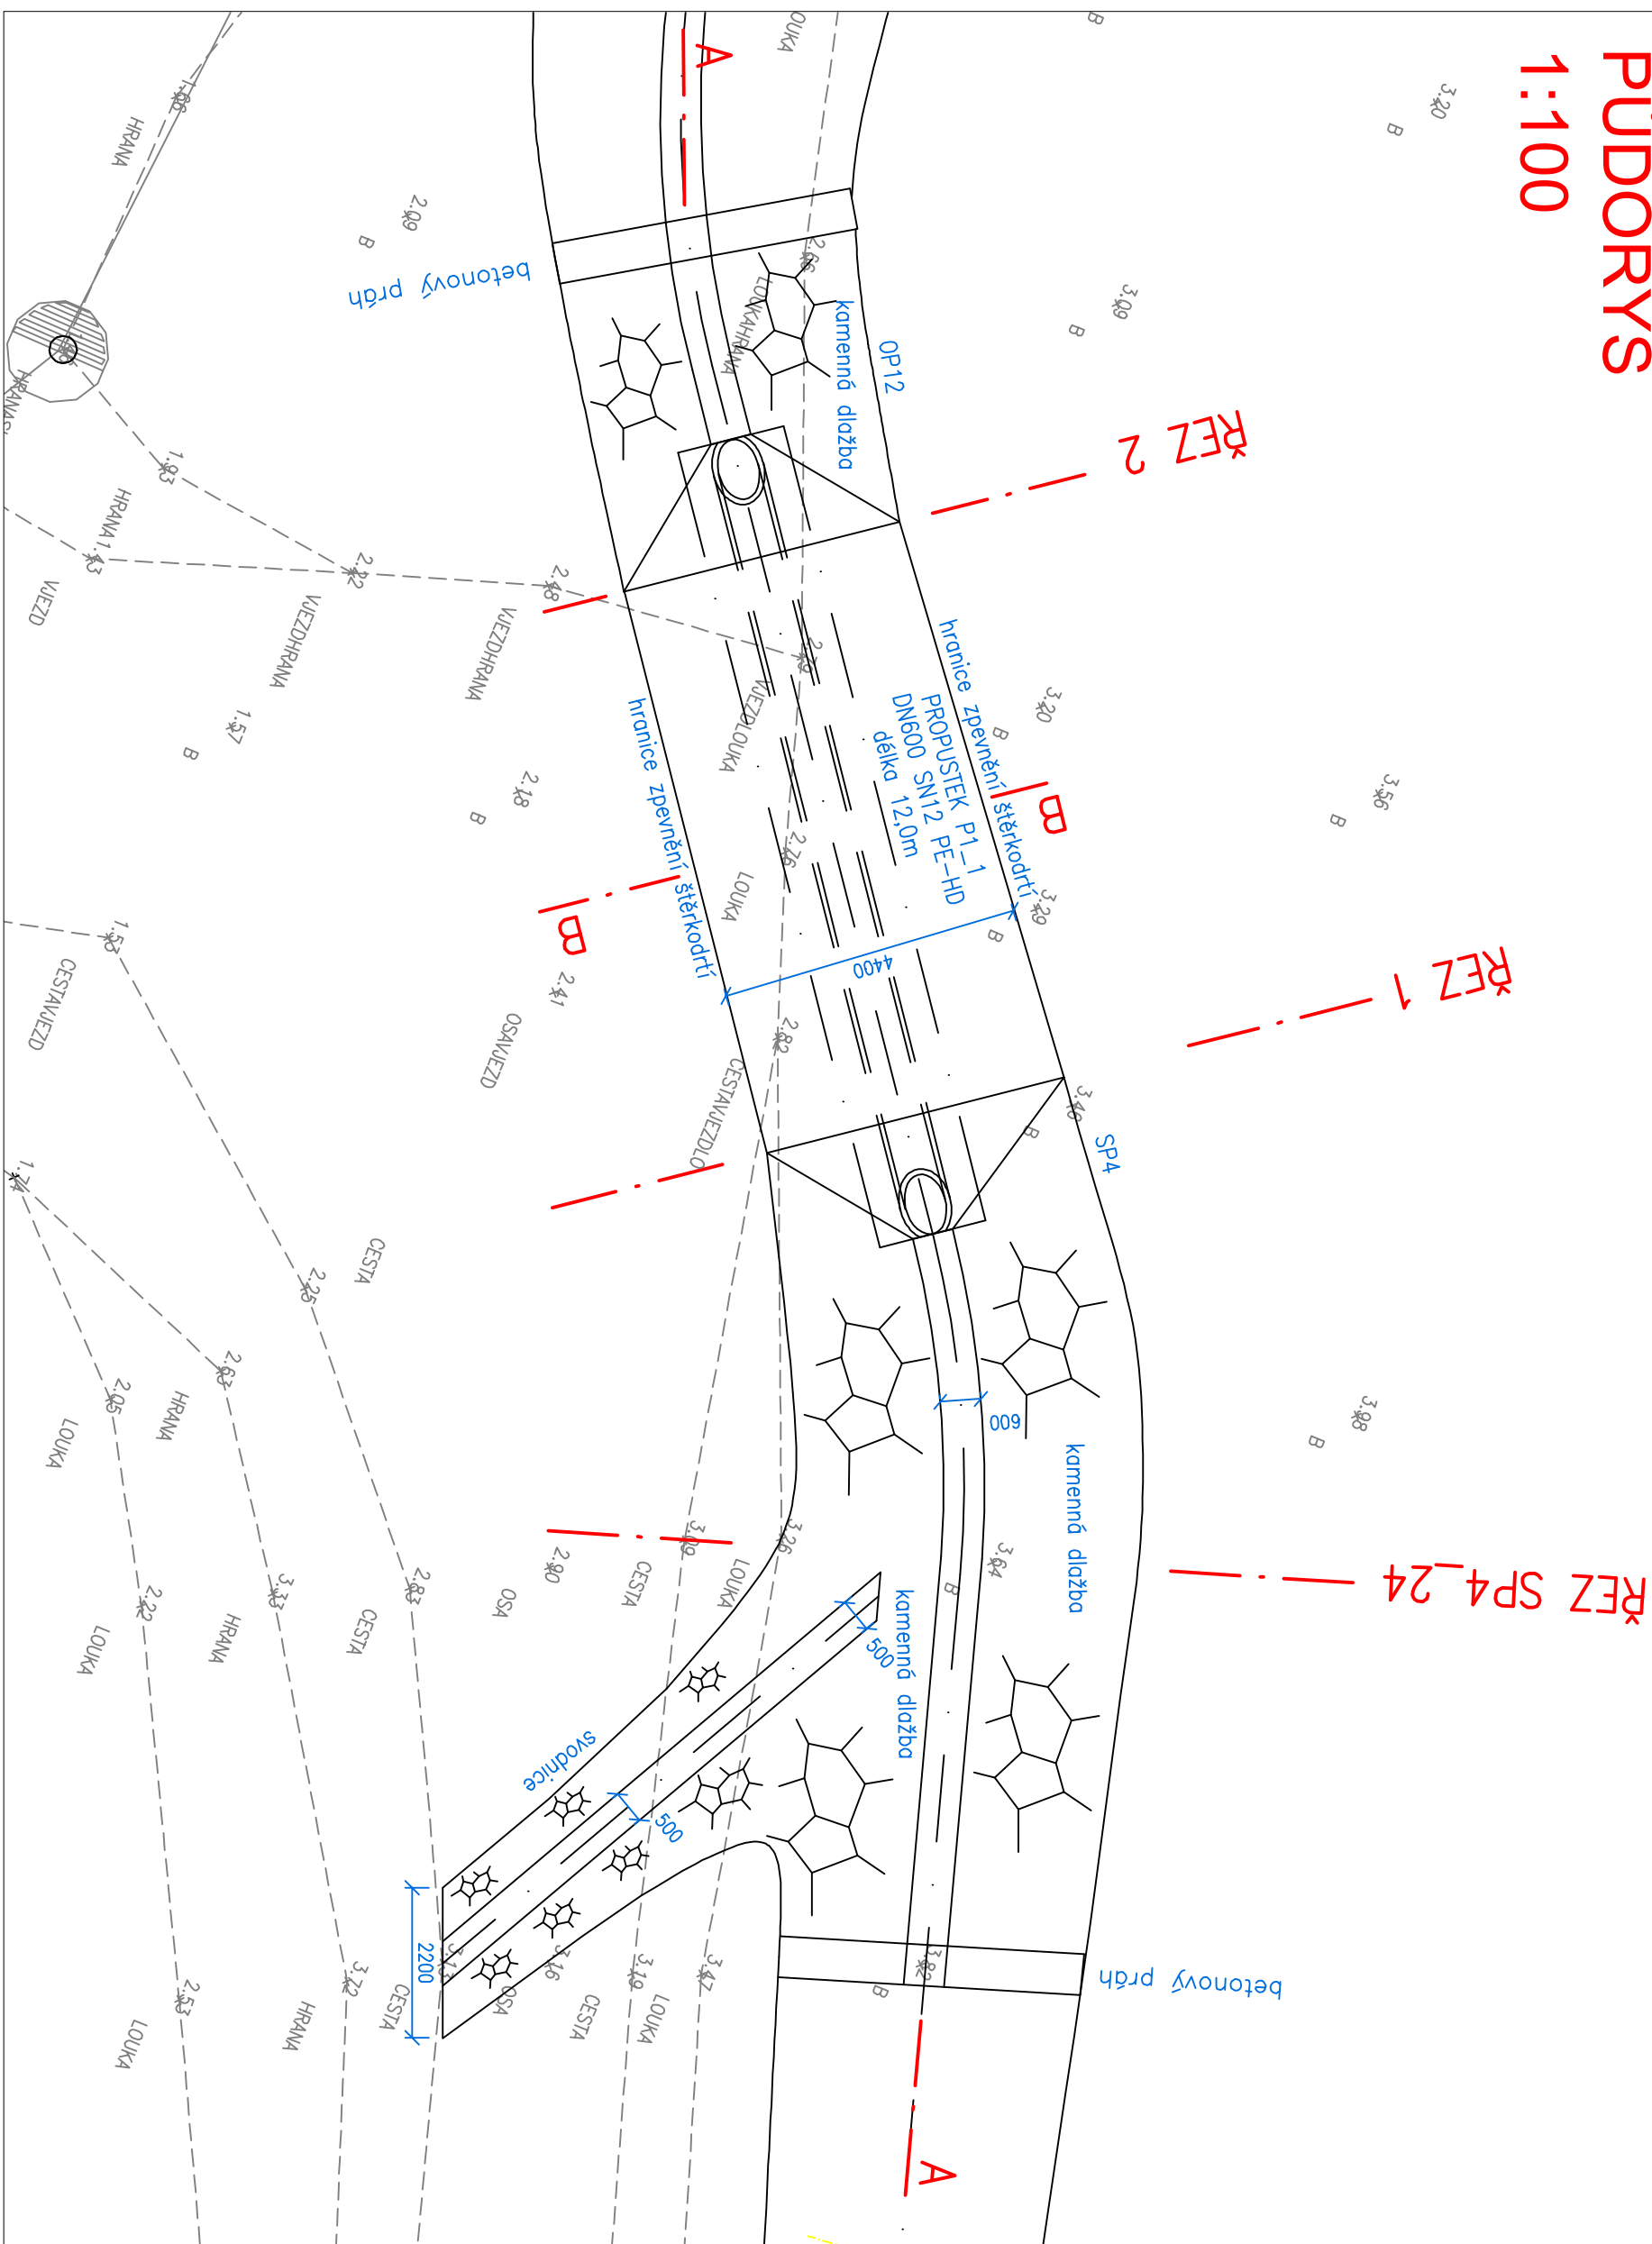


SVODNICE

PODÉLNÝ ŘEZ

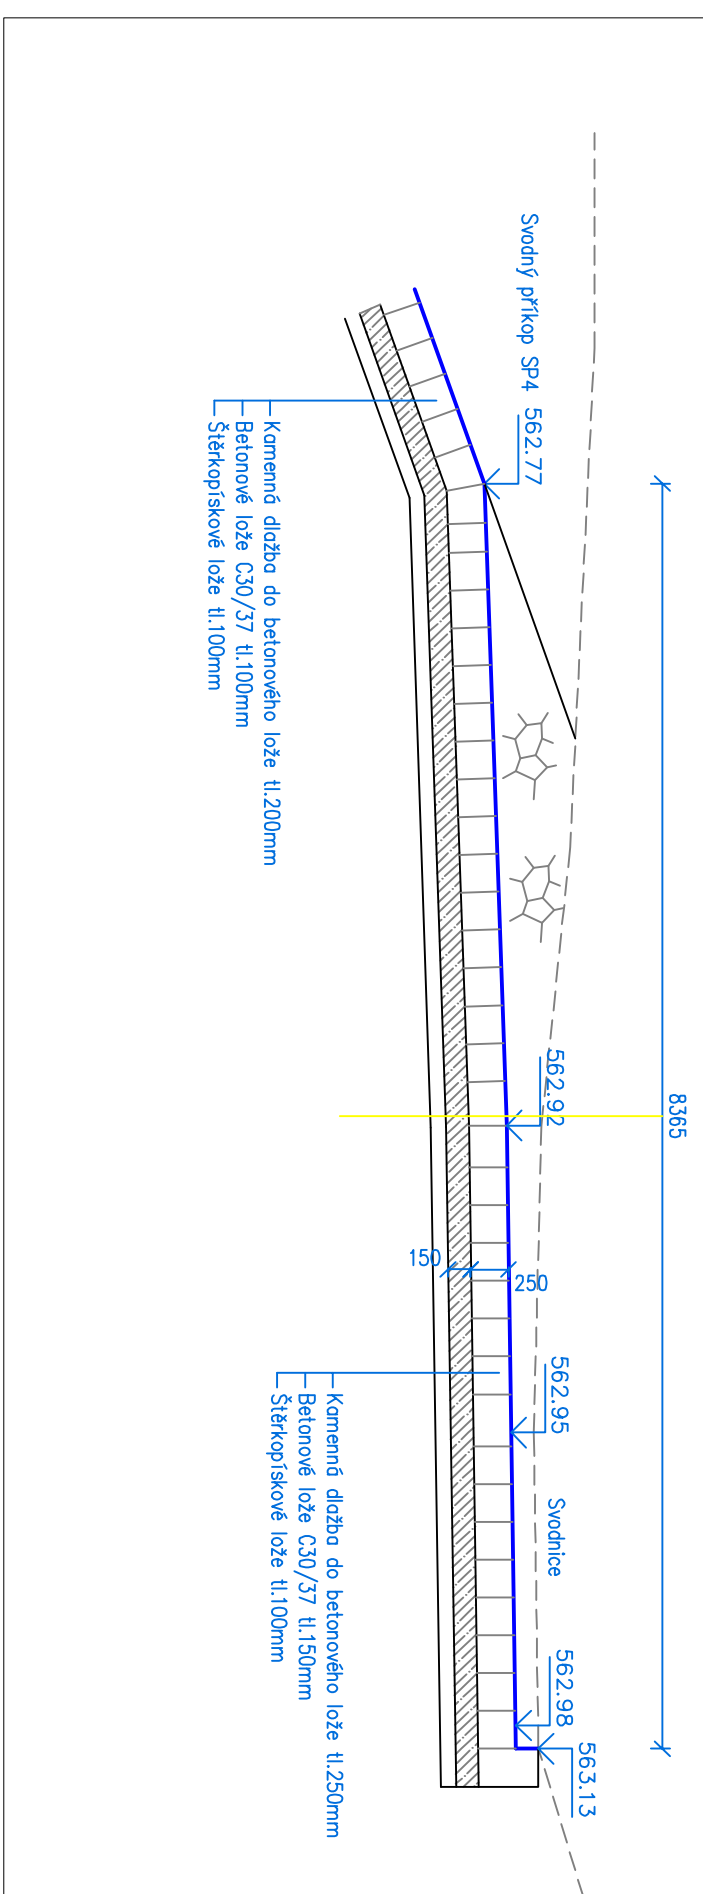

PŘÍČNÝ ŘEZ

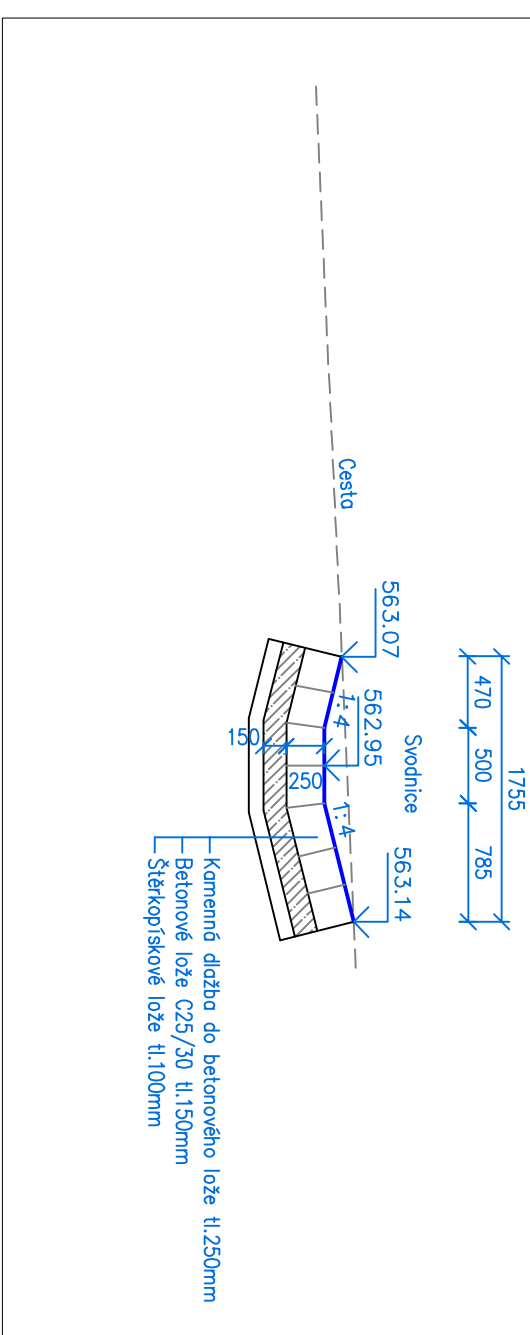

VYPRACOVAL	ZODPOVĚDNÝ PROJEKTANT	Projektové kanceliř, Ing. Jiří Tagl s.r.o. Ing. Jiří Tagl IČO: 03416218 tel. 732 897 556 autorské ČKdPř 020/1469
INVESTOR	SPU ČR KPFU pro Plzeňský kraj, Pobočka Klatovy Čapkova 127/5, 339 01 Klatovy	
STAVBA		MĚŘÍTKO 1:50, 100
Výstavba příkopu SP4, příkopu OP12 a tunel v k. ú. Fleky	DATUM 07/2022	
NAZEV PŘÍLOHY	STUPEŇ PROJEKTU DSP, DPS	KOPIE
PROPUSTEK P1_1 - PŮDORYS, ŘEZY	ČÍSLO PŘÍLOHY D.1.4.6	