




PŮDORYS

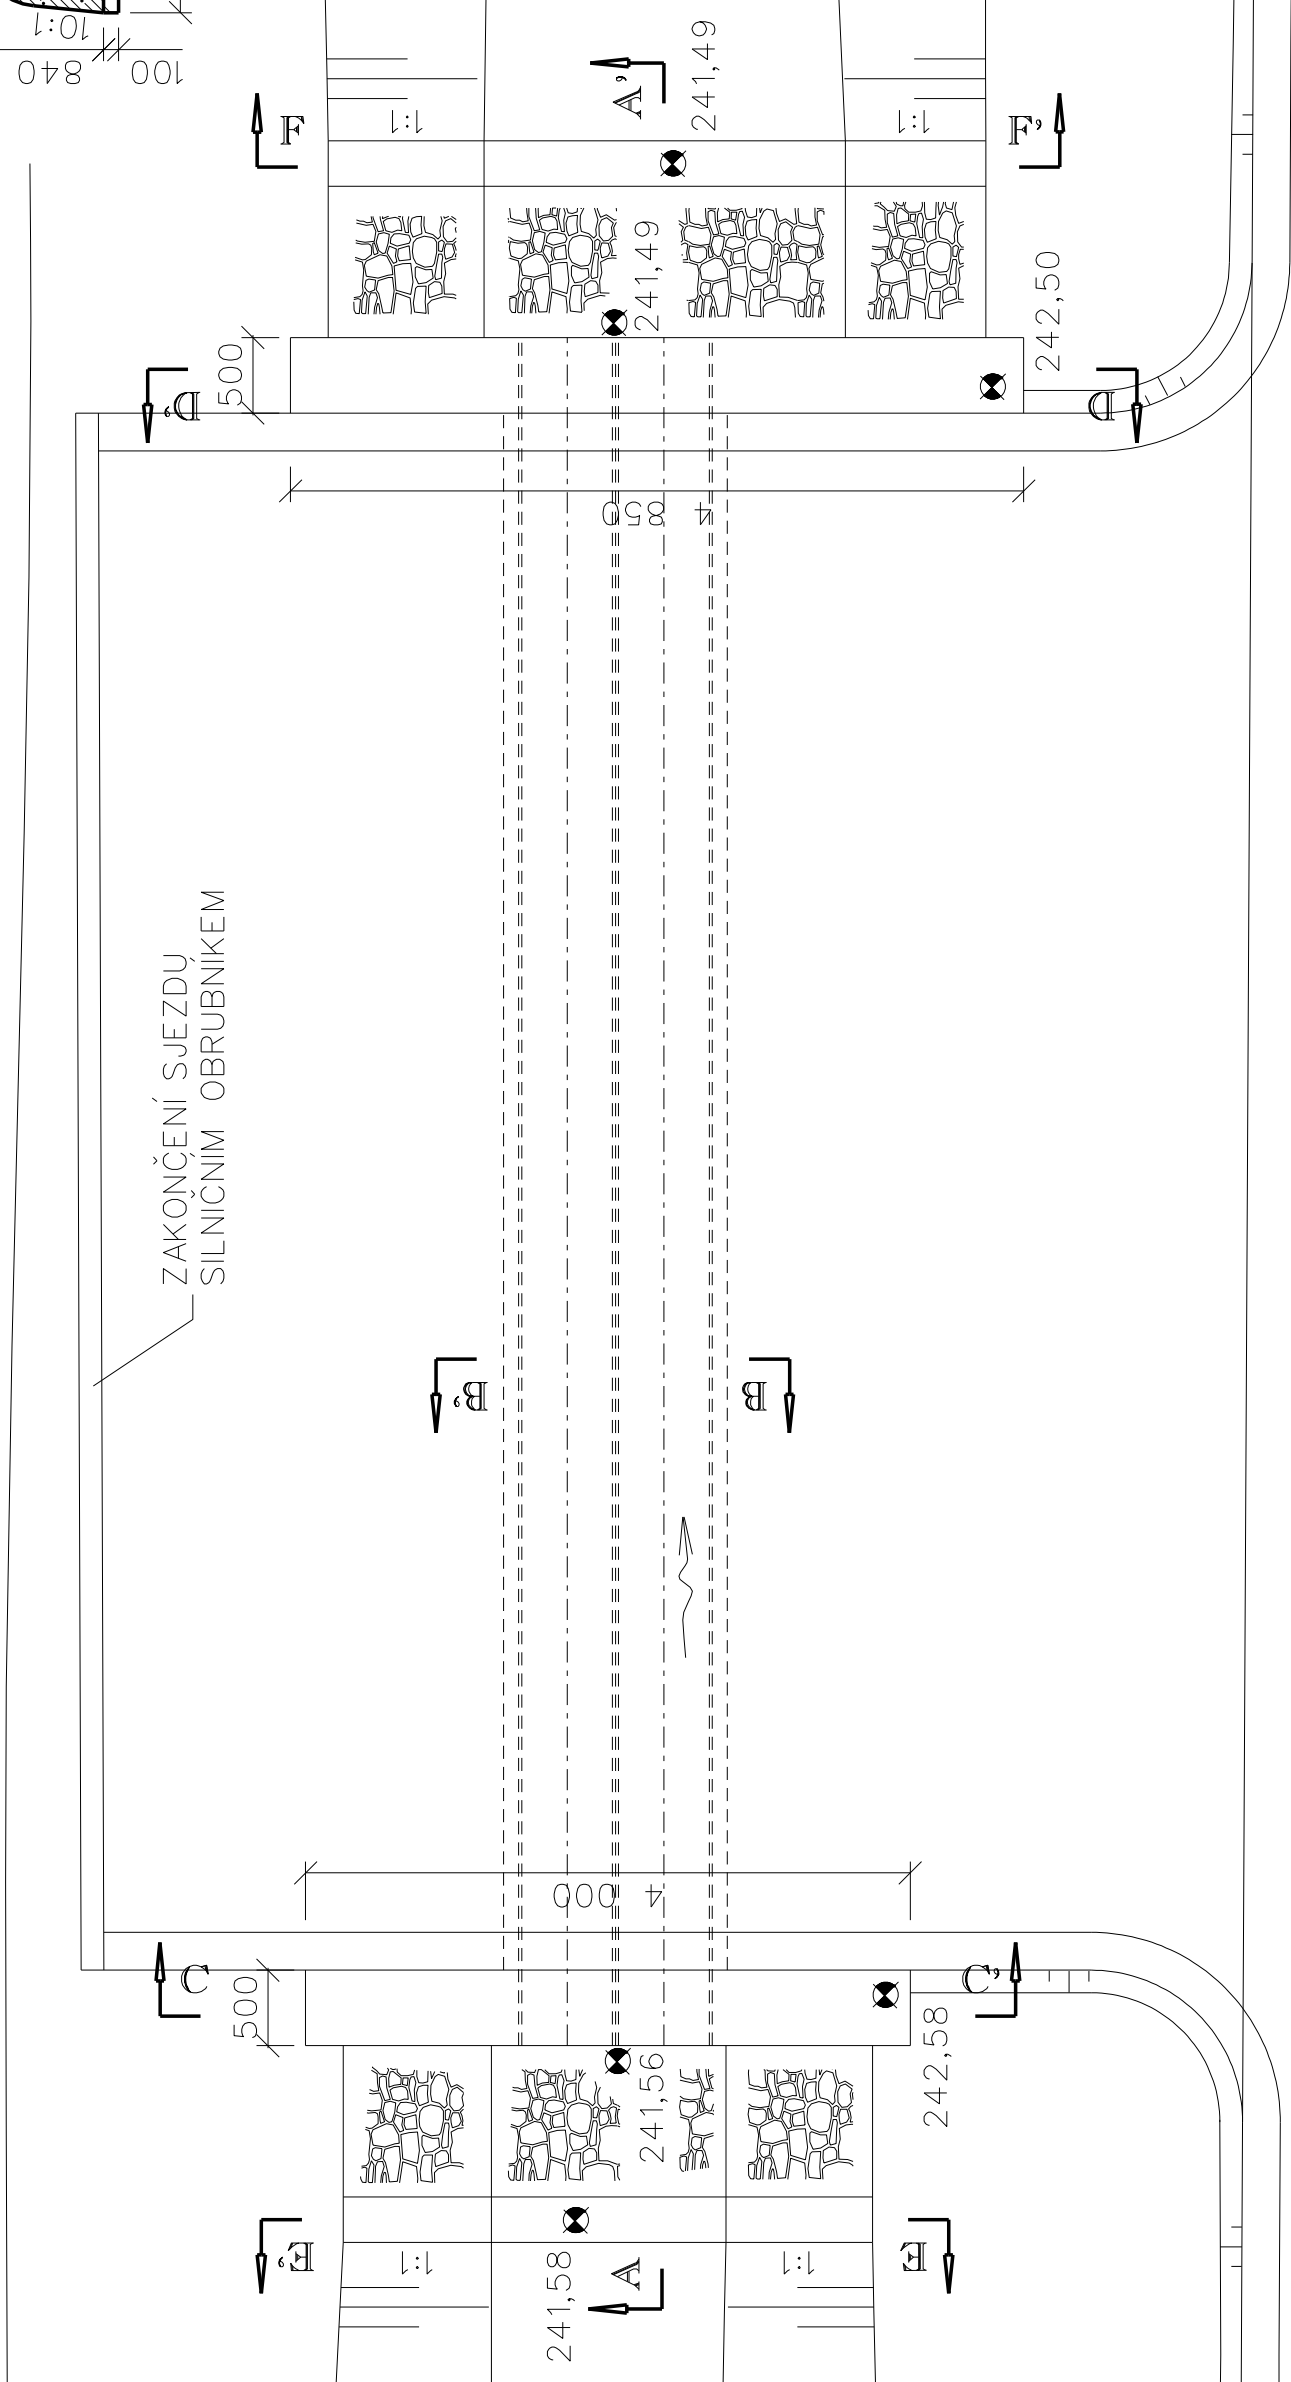


ŘEZ B-B'

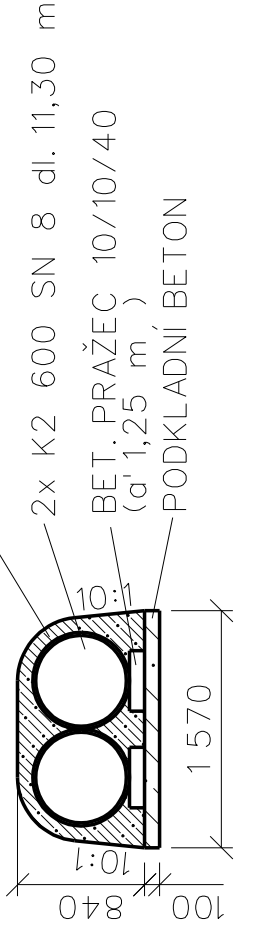


ŘEZ C-C'

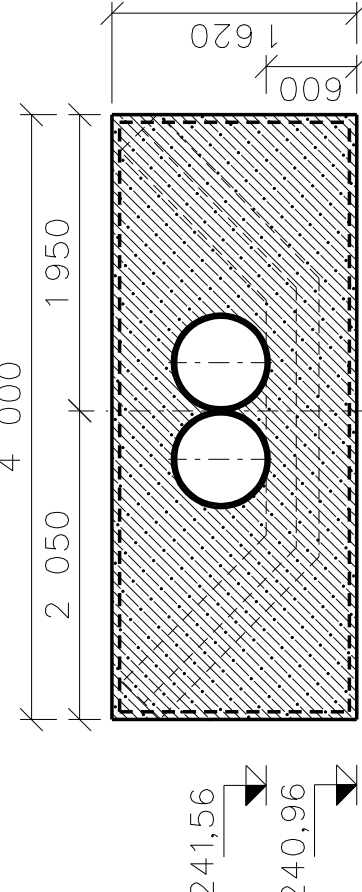



ŘEZ D-D'

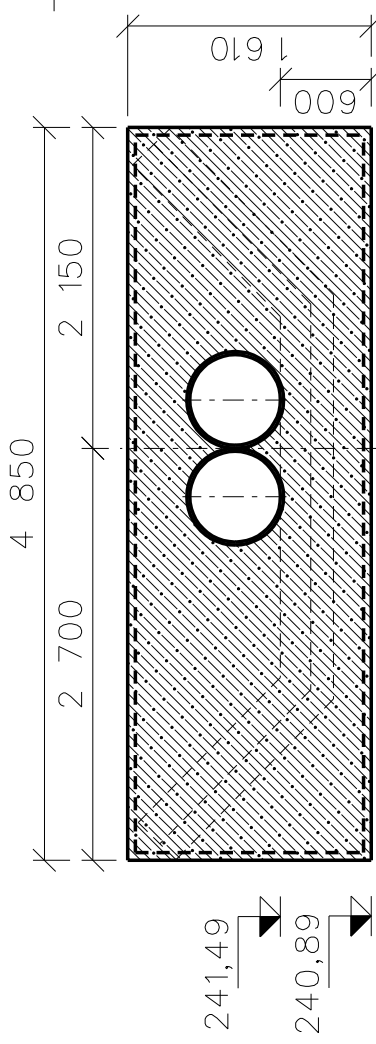


ŘEZ E-E'

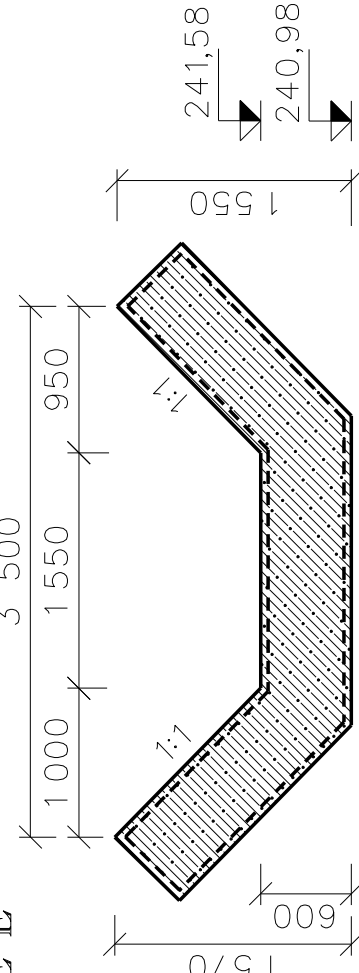

ŘEZ F-F'

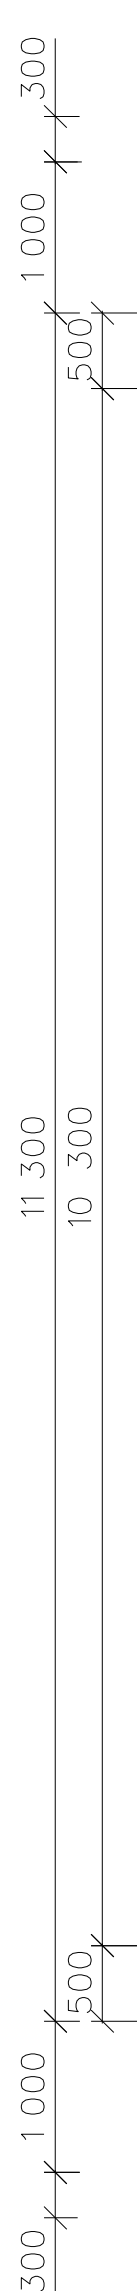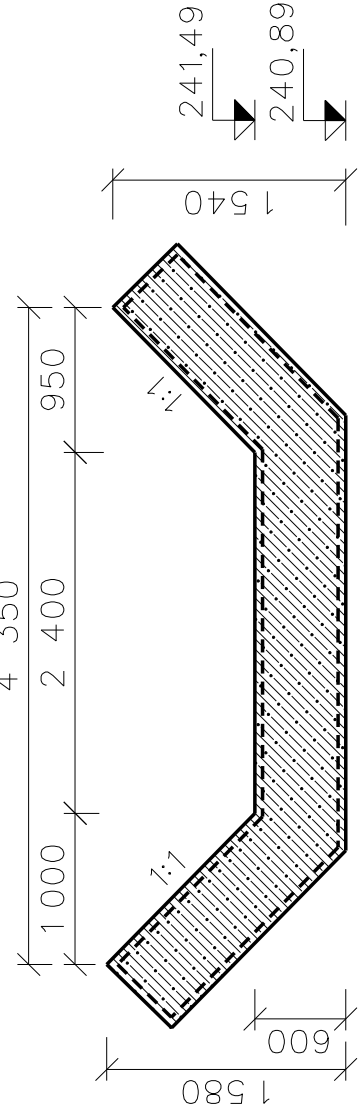


ŘEZ A-A'

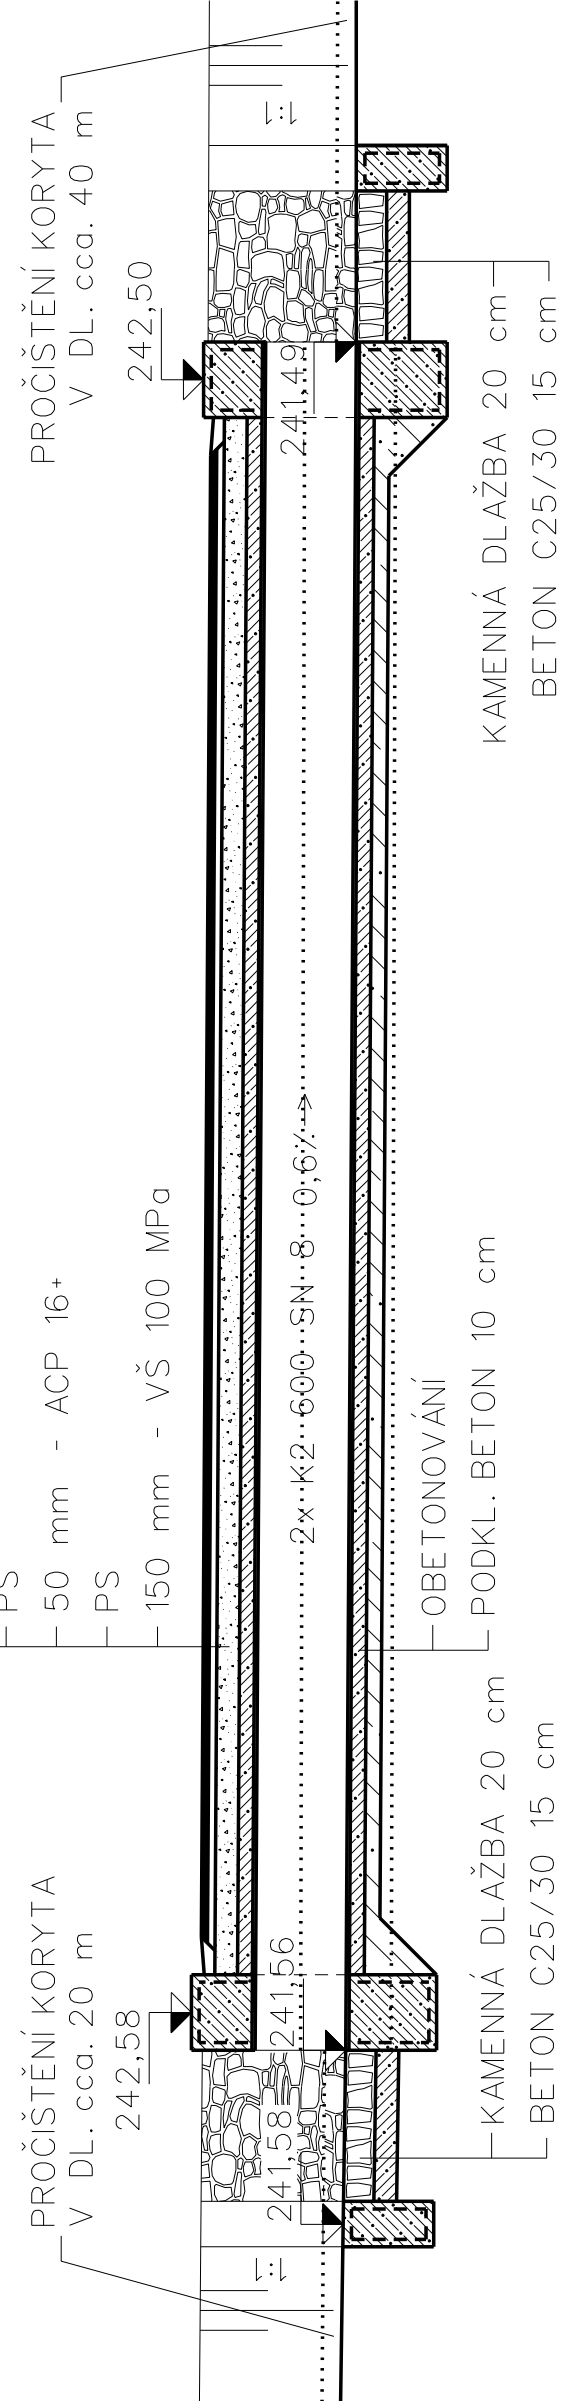

PŘED ZAPOČETÍM PRACÍ NUTNO VYTÝČIT
VEŠKERÁ PODZEMNÍ VEDENÍ !
SOUŘADNICOVÝ SYSTÉM JTSK
VÝŠKOVÝ SYSTÉM BPV

Vypracoval	Zodpovědný Projektant	Zodpovědný Zástupce	Kontrola
Kraj : Královéhradecký	PÚsRP : Hradec Králové		
OÚ : Osice			
Investor : ČR - SPÚ, Pobočka Hradec Králové			
Akce :			
R 157 – cesty C1, C6 v k.ú. Osice			
Obsah :	Trubní propust km 0,366 70 - 0,378 00 - cesta C6		

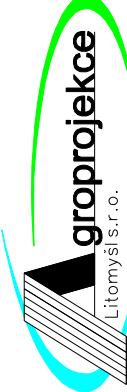

ROKYCANOVA 114/IV
VYSOKÉ MYTO 566 01
tel. :
E-mail :
Stupeň : DSP + DPS
Datum : 11. 2018
Formát : 8 A4
Zak číslo : 34 30/20
Měřítko : 1:50
Příloha : D.1.1.2.13