
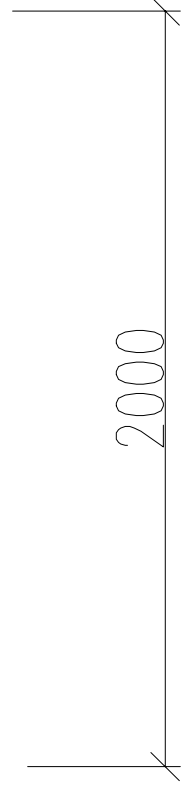


VSAKOVACÍ JÍMKA


ŘEZ A – A

PŮDORYS

FLEXIBILNÍ DRÉN DN 100

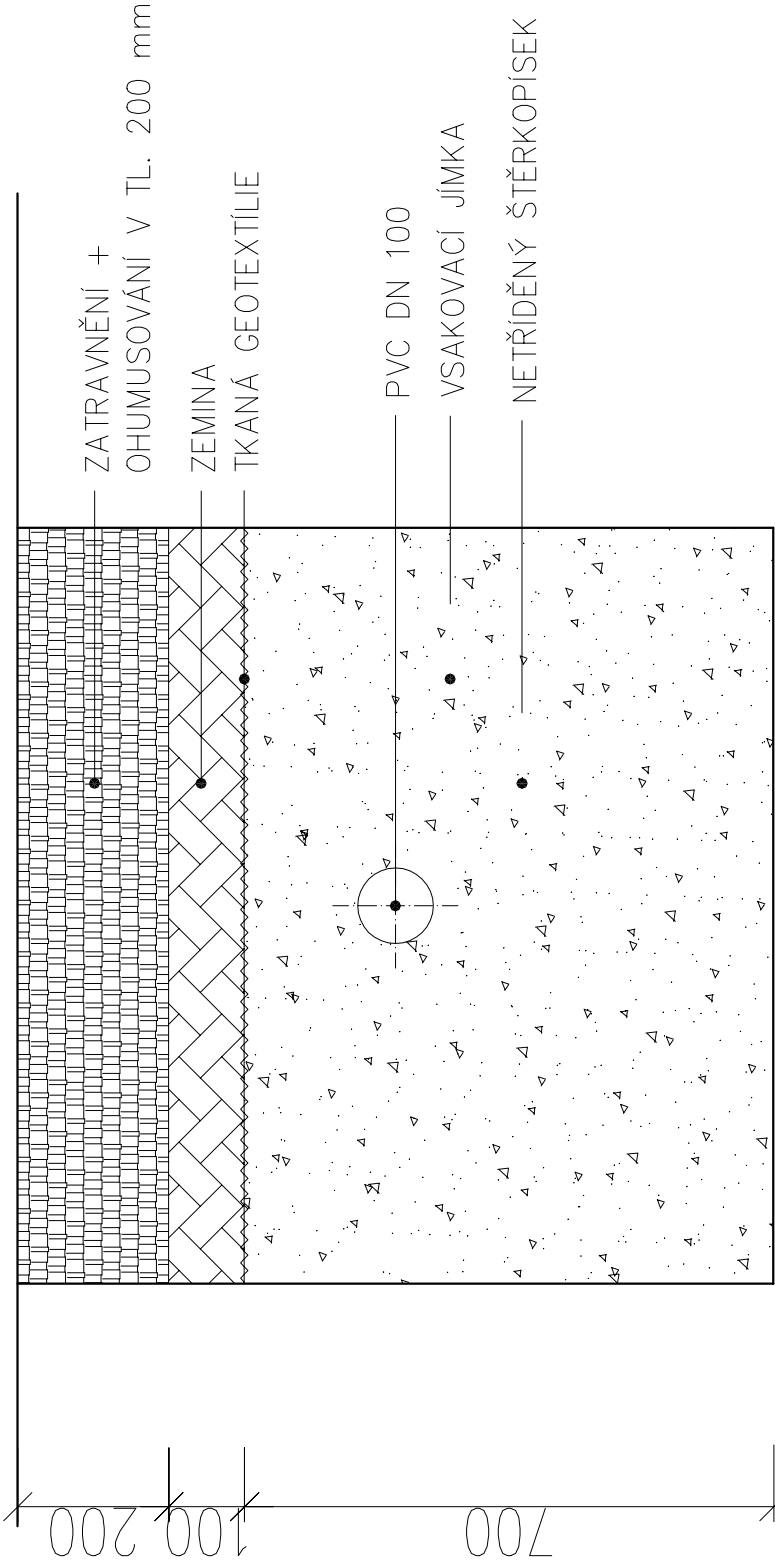

Souřadnicový systém: S–JTSK
Výškový systém : BpV

Kreslil: MIROSLAVA BŘEČŤANOVÁ		 SELLA & AGRETA s.r.o. Inženýring & projekce T.G.Masaryka 620 Choceň
Zpracoval: MIROSLAVA BŘEČŤANOVÁ		
Technická kontrola: ING. MILAN PETR		
Zodp. projektant: MIROSLAV VURBAL		
Hlavní projektant: ING. MILAN PETR		
Region: PARDUBICKÝ Okres: PARDUBICE		
Investor: ČR – SPÚ, Krajský pozemkový úřad, Pobočka Pardubice		Stupeň: DSP+DPS
Akce:		Zak. č.:
REKONSTRUKCE POLNÍ CESTY PC2 V K.Ú. ROHOVLÁDOVA BĚLÁ		Arch. č.:
Objekt: SO 101 POLNÍ CESTA PC2		Datum: 08/2022
Obsah: VSAKOVACÍ JÍMKA		Formát: A3
		Měřítko: 1:20 Číslo příl. výkresu: D.1.2.5.
		Kóty: m