
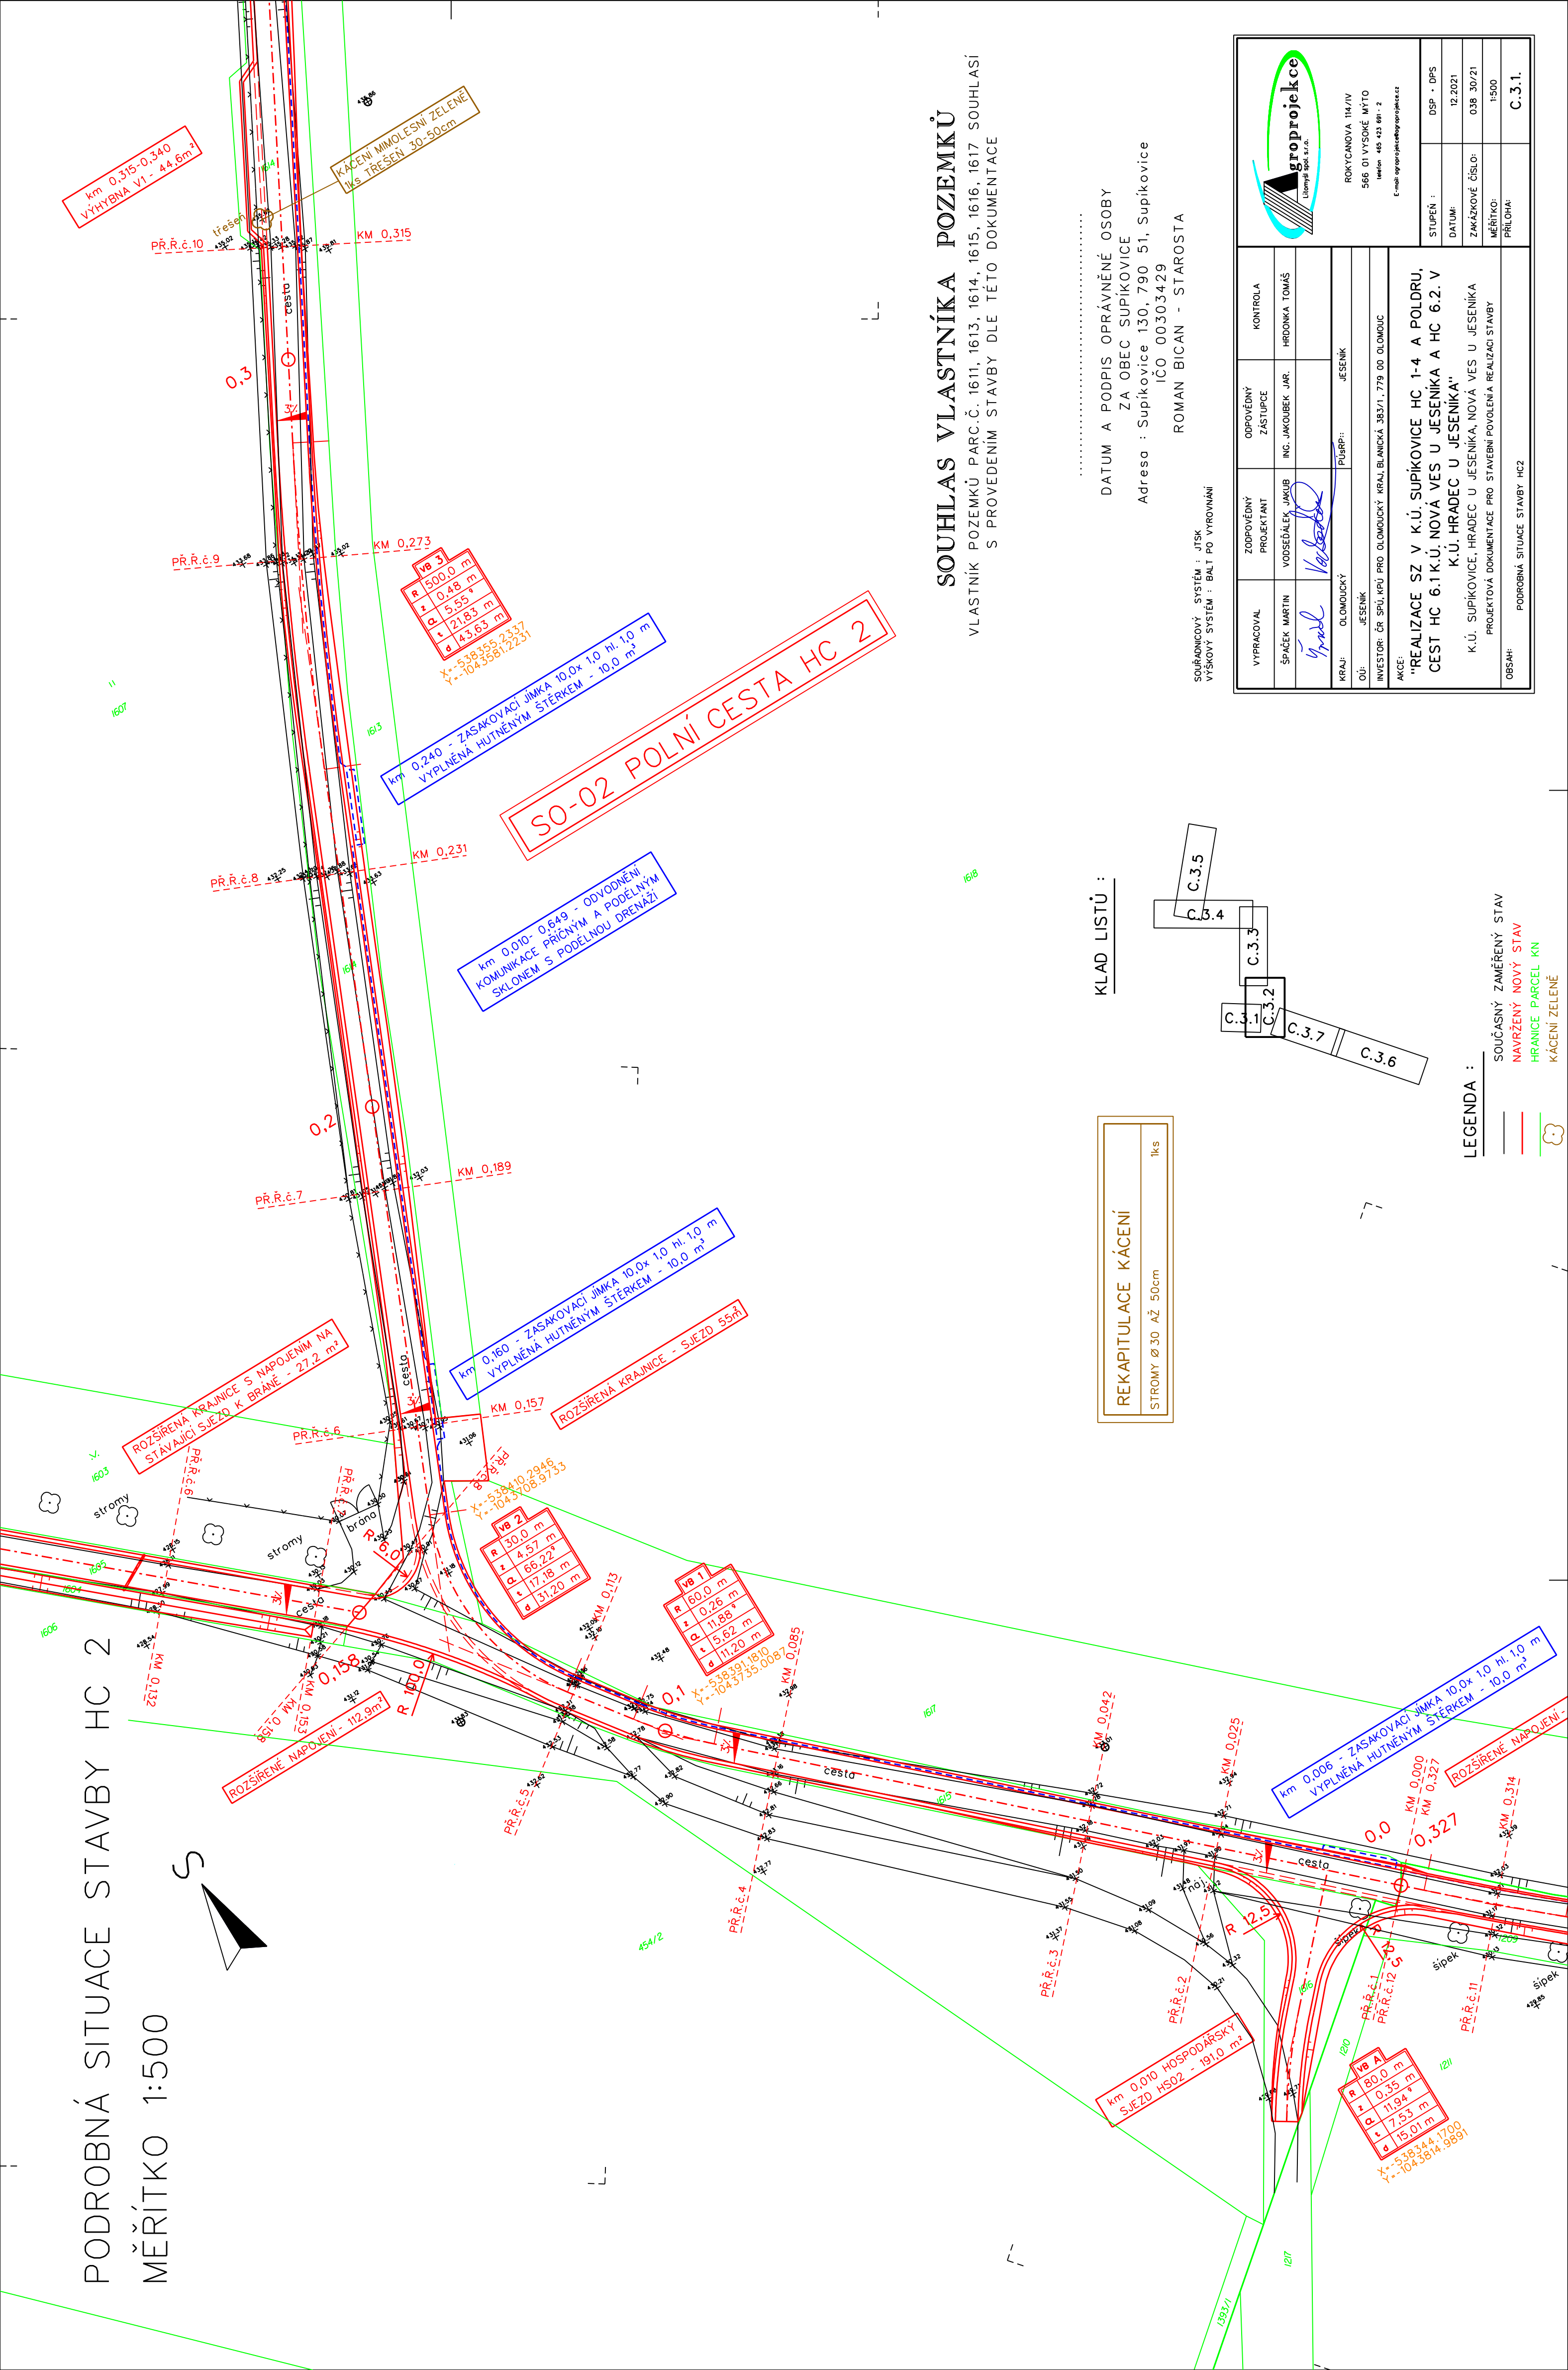


PODROBNÁ SITUACE STAVBY HC 2

MĚŘÍTKO 1:500

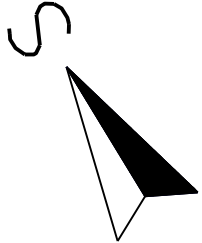

SO-02 POLNÍ CESTA HC 2

km 0,010 - 0,649 - ODVODNĚNÍ  
KOMUNIKACE PŘÍČNÝM A PODELNÝM  
SKLONEM S PODELNOU DRENÁŽÍ

km 0,160 - ZÁSOKOVACÍ JÍMKA 10,0x 1,0 hl. 1,0 m  
VYPLNĚNÁ HUTNĚNÝM ŠTĚRKEM - 10,0 m³

km 0,240 - ZÁSOKOVACÍ JÍMKA 10,0x 1,0 hl. 1,0 m  
VYPLNĚNÁ HUTNĚNÝM ŠTĚRKEM - 10,0 m³

Va 3  
R 500,0 m  
Z 0,48 m  
Q 5,55 m³  
A 21,83 m  
Y 43,63 m  
X=538355,2337  
Y=1043581,2231


Va 2  
R 30,0 m  
Z 4,57 m  
Q 66,22 m³  
A 17,18 m  
Y 31,20 m  
X=538391,1810  
Y=1043535,0087

Va 1  
R 60,0 m  
Z 0,26 m  
Q 11,88 m³  
A 5,62 m  
Y 11,20 m  
X=538391,1810  
Y=1043535,0087

Va A  
R 80,0 m  
Z 0,35 m  
Q 11,94 m³  
A 7,53 m  
Y 15,01 m  
X=538344,1700  
Y=10435814,9891

REKAPITULACE KÁČENÍ  
STROMY Ø 30 AŽ 50cm  
1ks

KLAD LISTŮ :

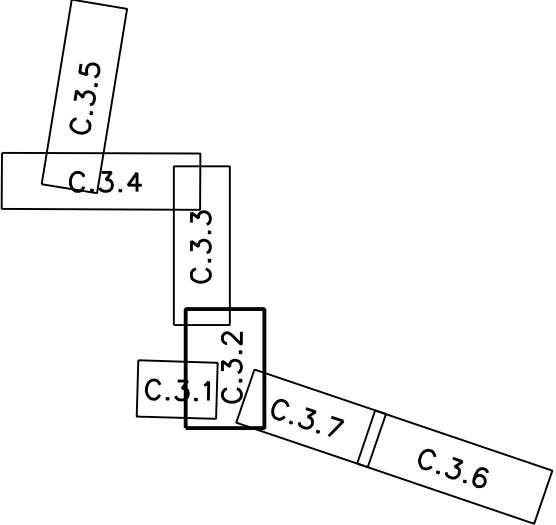




- LEGENDA :
- SOUČASNÝ ZAMĚŘENÝ STAV
  - NAVRŽENÝ NOVÝ STAV
  - HRANICE PARCEL KN
  - KÁČENÍ ZELENĚ

SOUHLAS VLASTNÍKA POZEMLÍ

VLASTNÍK POZEMLÍ PARC.Č. 1611, 1613, 1614, 1615, 1616, 1617 SOUHLASÍ  
S PROVEDENÍM STAVBY DLE TĚTO DOKUMENTACE

DATUM A PODPIS OPRÁVNĚNÉ OSOBY  
ZA OBEC SUPÍKOVICE  
Adresa : Supíkovice 130, 790 51, Supíkovice  
IČO 00303429  
ROMAN BICAN - STAROSTA

SOUŘADNOVÝ SYSTÉM : JTSK  
VÝSKOVÝ SYSTÉM : BALT PO VYROVNÁNÍ

				ROKYCANOVA 114/IV 566 01 VYSOKÉ MYTO telefon 465 423 881 - 2 E-mail: groprojekce@groprojekce.cz			
VYPRACOVAL		ZODPOVĚDNÝ PROJEKTANT	ODPOVĚDNÝ ZÁSTUPCE	KONTROLA	STUPEŇ :	DSP • DPS	
ŠPÁČEK MARTIN		VODSEDALEK JAKUB	ING. JAKOUBEK JAR.	HRODKA TOMÁŠ	DATUM:	12.2021	
					ZAKÁZKOVÉ ČÍSLO:	038_30/21	
KRAJ: OLOMOUCKÝ		PUSRP: JESENÍK			MĚŘÍTKO:	1:500	
OÚ: JESENÍK					PRÍLOHA:	C.3.1.	
AKCE: "REALIZACE SZ V K.Ú. SUPÍKOVICE HC 1-4 A POLDRU, CEST HC 6.1 K.Ú. NOVÁ VES U JESENÍKA A HC 6.2. V K.Ú. HRADEC U JESENÍKA" K.Ú. SUPÍKOVICE, HRADEC U JESENÍKA, NOVÁ VES U JESENÍKA PROJEKTOVÁ DOKUMENTACE PRO STAVEBNÍ POVOLENÍ A REALIZACI STAVBY							
OBSAH: PODROBNÁ SITUACE STAVBY HC2							