



PŮDORYS 1:100

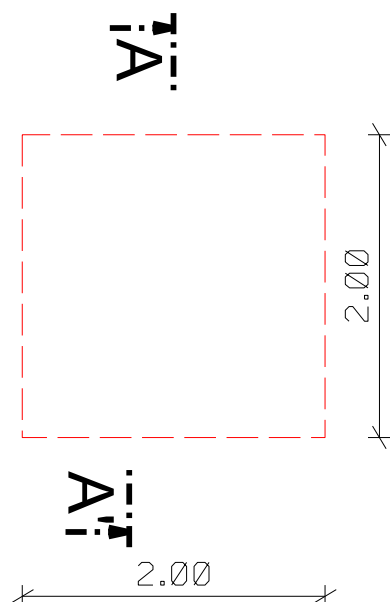


ŘEZ A-A'

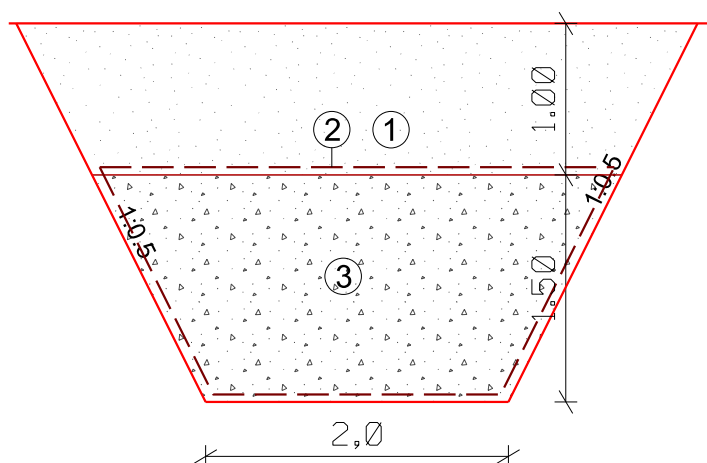

Legenda:

- ① Hutněný násyp
- ② Geotextilie 500 g/m²
- ③ Drcené kamenivo 32/63

| | | | | | |
|---|---|------------------|--------------|--|---------------------------|
| Zodpov. projektant: | IČO: | Vypracoval: | Kontroloval: |  <div>TERRA - POZEMKOVÉ ÚPRAVY, s.r.o. Nemocniční 53, 787 01 Šumperk tel.: 583 214 360 E-mail: info@terra-pu.cz</div> | |
| Ing. Filip Brtna | 63320819 | Ing. Filip Brtna | Milan Hübl | | |
| Okres: | Šumperk | Obec: | Moravičany | | |
| Investor: | Státní pozemkový úřad, Blanická 383/1, 779 00 Olomouc | | | | |
| Akce: | | | | | |
| Projektová dokumentace pro realizaci společných zařízení KoPÚ v k.ú. Doubravice nad Moravou - I.etapa | | | | Formát: | 1 A4 |
| | | | | Datum: | 01/2020 |
| | | | | Účel: | DSP, DPS |
| | | | | Číslo zak.: | 36/2020 |
| | | | | Výšk. systém: | b. p. v. |
| Zasakovací jímka SO 120-Polní cesta HC16 | | | | Měřítko 1:50 | Č. výkresu D.1.2.4.2.3 |