


- Legenda stáv. sítí:
- Vodovod
  - Nadzemní vedení VN
  - Podzemní vedení CETIN
  - Podzemní vedení NN

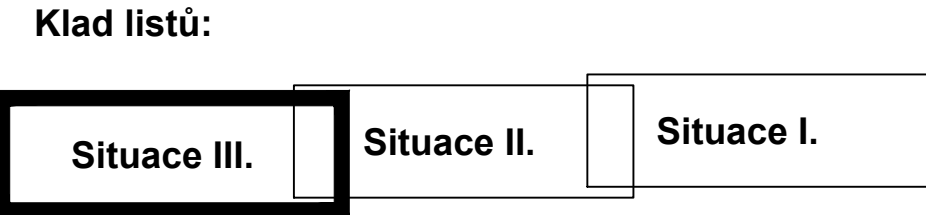

- Legenda:
- osa polní cesty
  - hrana vozovky
  - nezp.krajnice
  - Polní cesta asphalt.
  - Nezp.krajnice
  - geologické sondy S1-S5
  - hranice parcel
  - drenáž pláň
  - interakční prvek - výsadba
  - Stávající LBK5

**B.**

Zákresy podzemních inženýrských zařízení neslouží jako vytyčovací výkres – před zahájením stavebních prací musí investor zajistit jejich vytyčení správcem sítí a jejich označení na místě dle platných předpisů

vedoucí projektant	Bc. Pipa			
zodp. projektant	Bc. Pipa			
vypracoval/CAD	Bc. Pipa			
kontroloval	Ing. Sedlák			
Objednatel: CR-SPU, Krajský pozemkový úřad pro Kraj Vysočina, pobočka Žďár n.S.			formát 4 A4	
akce			datum 06/2023	
POLNÍ CESTA C15 V K.Ú. OSOVÁ BÍTÝŠKA			stupeň DSP+PDPS	
			zak.č. 2023-000039	
			paré č.	
obsah			měřítko 1:250	č. výkresu B.4.
SITUACE STAVBY III.				