
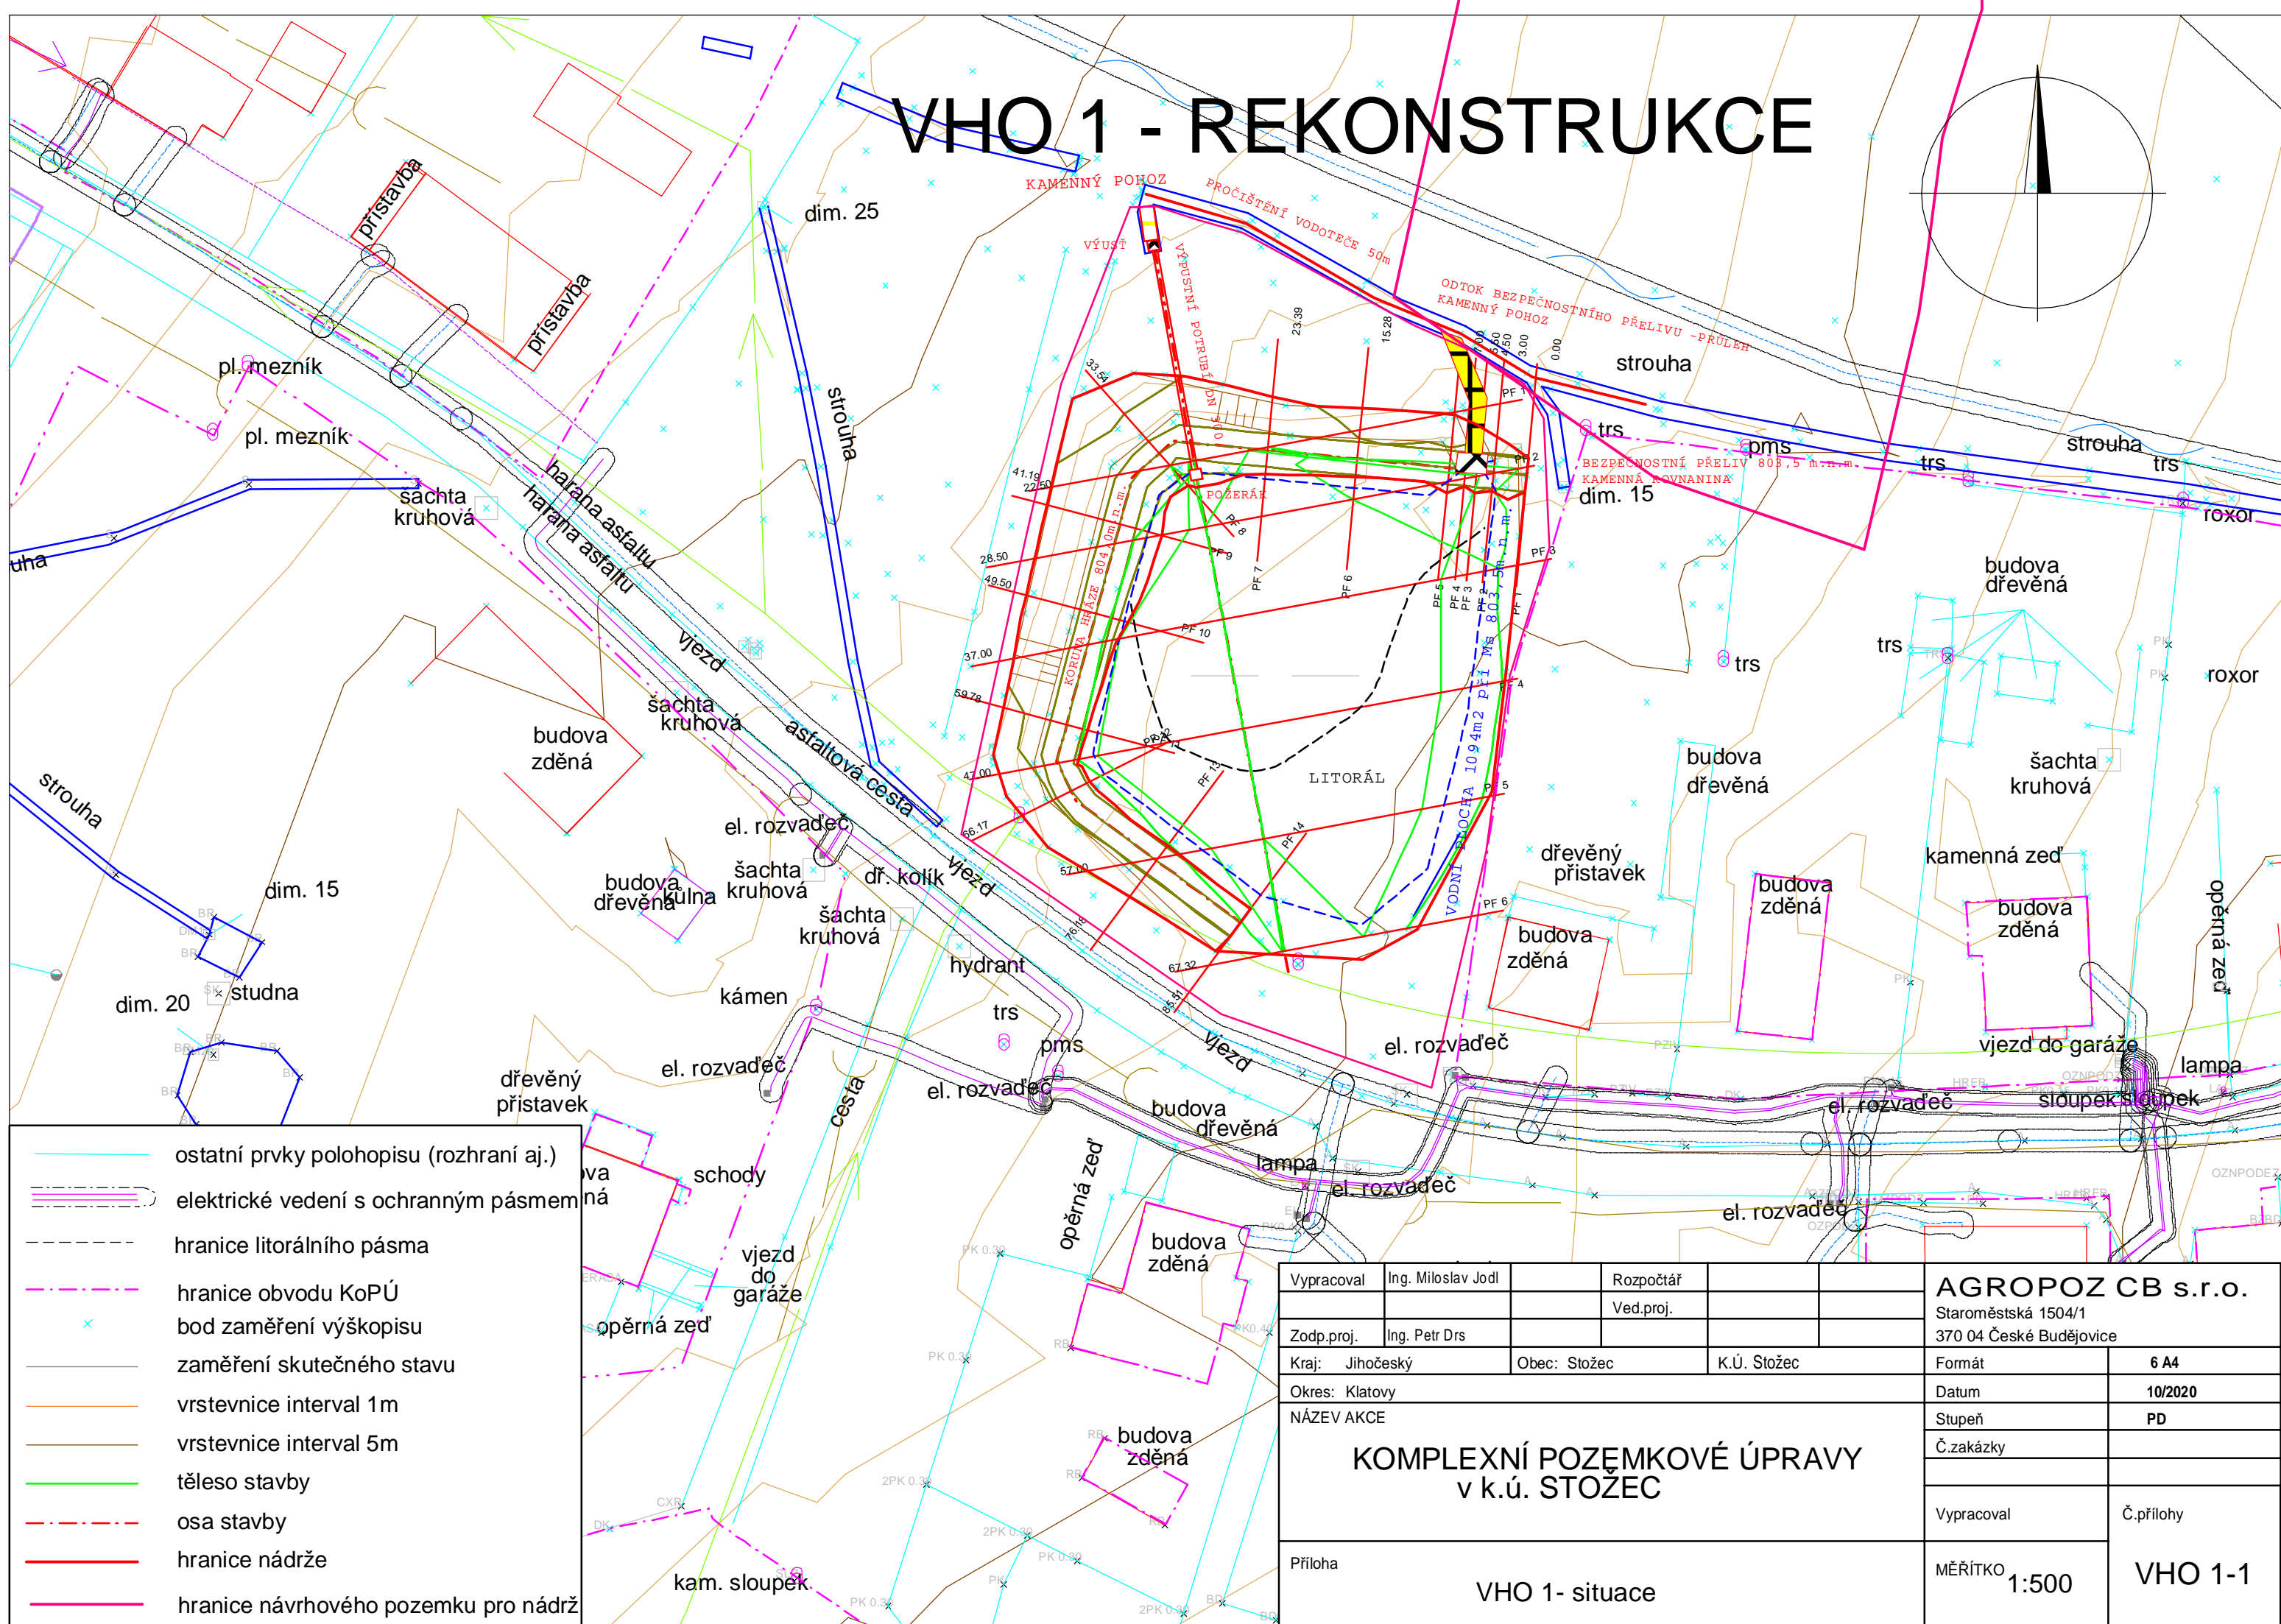


VHO 1 - REKONSTRUKCE

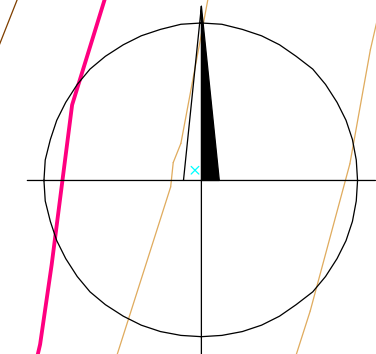

ostatní prvky polohopisu (rozhraní aj.)

elektrické vedení s ochranným pásmem

hranice litorálního pásma

hranice obvodu KoPÚ

bod zaměření výskopisu

zaměření skutečného stavu

vrstevnice interval 1m

vrstevnice interval 5m

těleso stavby

osa stavby

hranice nádrže

hranice návrhového pozemku pro nádrž

Vypracoval	Ing. Miloslav Jodl		Rozpočtář			AGROPOZ CB s.r.o.	
			Ved.proj.			Staroměstská 1504/1	
Zodp.proj.	Ing. Petr Drs					370 04 České Budějovice	
Kraj:	Jihočeský	Obec:	Stožec	K.Ú.	Stožec	Formát	6 A4
Okres:	Klatovy					Datum	10/2020
NÁZEV AKCE KOMPLEXNÍ POZEMKOVÉ ÚPRAVY v k.ú. STOŽEC						Stupeň	PD
						Č.zakázky	
						Vypracoval	Č.přílohy
Příloha	MĚŘÍTKO 1:500						
VHO 1- situace							VHO 1-1