







POLNÍ CESTA HC6-R + VÝSADBA IPL5
K.Ú. VIŽŇOV

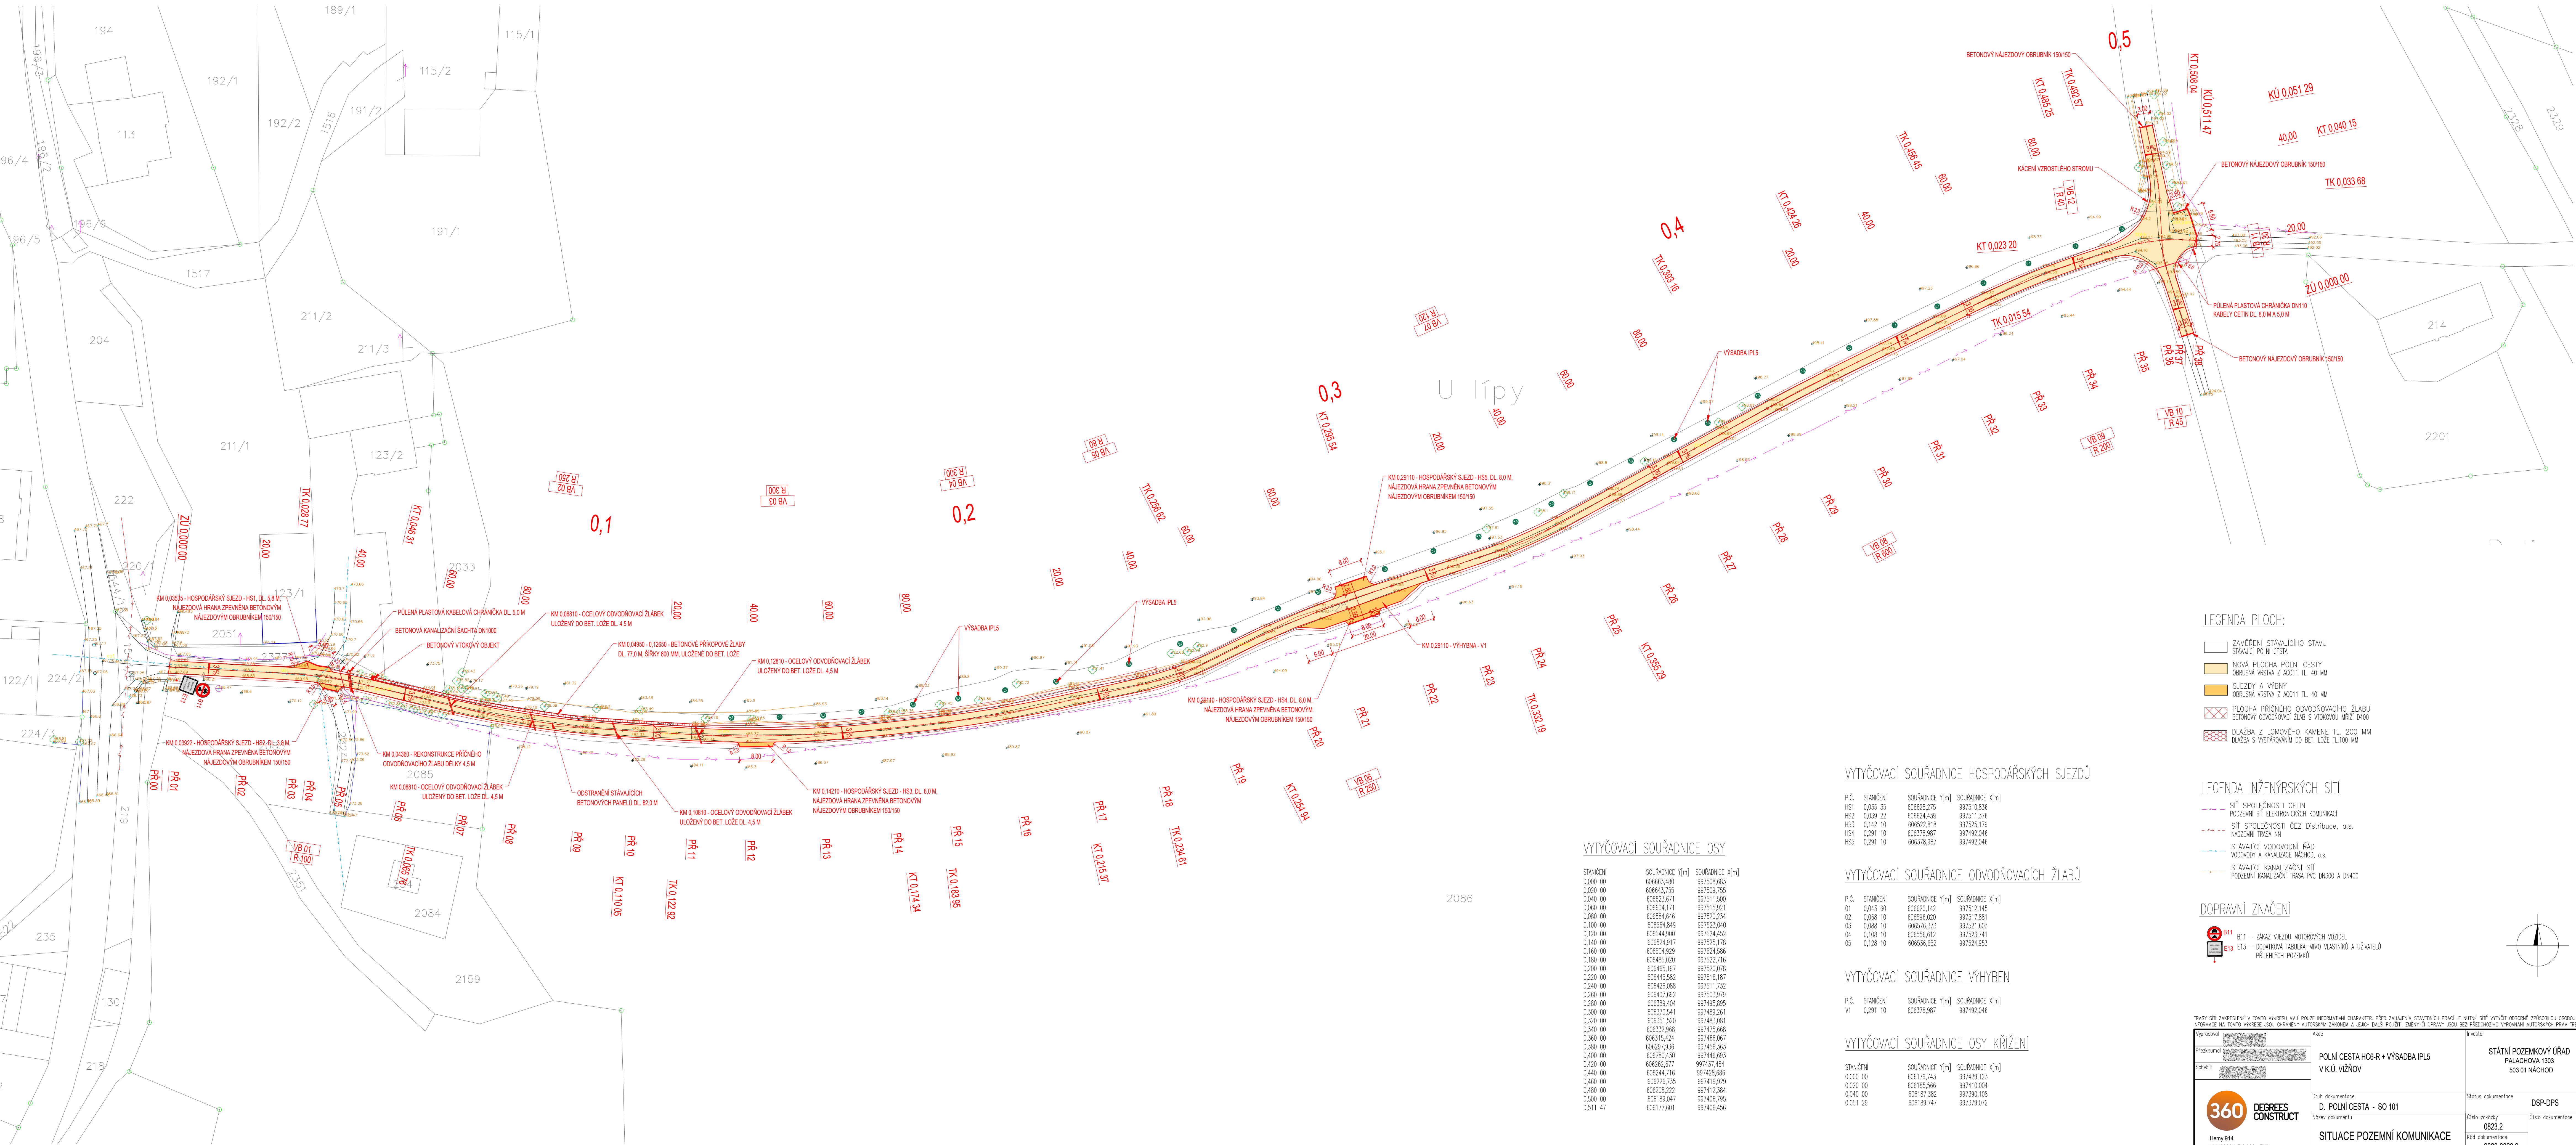

LEGENDA PLOCH:


- | | |
|---|--|
|  | ZAMĚŘENÍ STÁVAJÍCÍHO STAVU
STAVUJÍ POUH CESTA |
|  | NOVÁ PLOCHA, POPLNĚ CESTY
OBŘÍZNÁ VSTŘA Z AKCII TL 40 MM |
|  | SJEZDY A VÝEHY
OBŘÍZNÁ VSTŘA Z AKCII TL 40 MM |
|  | PLOCHA PŘÍČNÉHO ODVOZOVACÍ ŽLABU
BETONOVÝ ODVOZOVACÍ ŽLAB S VÝKROVÝM HRDLÍKEM |
|  | DLAŽBA Z LOMOVÉHO KAMENE, TL. 200 MM
DLAŽBA S VÝSPRÁVÁNÍM DO BET. ŽL. TL.100 MM |

LEGENDA INŽENÝRSKÝCH SÍT


- SIT SPOLEČNOSTI CETIN
PODZEMNÍ SÍT ELEKTRONICKÝCH KOMUNIKACÍ
- SIT SPOLEČNOSTI ČEZ Distribuce, a.s.
NADZEMNÍ TRASA NN
- STAVAJÍCÍ VODOVODNÍ ŘÁD
VODOVODY A KANALIZACE NÁCHOD, a.s.
- STAVAJÍCÍ KANALIZAČNÍ SÍT
PODZEMNÍ KANALIZAČNÍ TRASA PVC DN300 A DN400

DOPRAVNÍ ZNAČENÍ

-  B11 - ZÁKAZ VJEZDU MOTOROVÝCH VOZIDEL
 E13 - DODATKOVÁ TABUĽKA - NIMD VLASTNÍKŮ A UŽIVATELŮ PŘÍLEHLÝCH POZEMLÍ

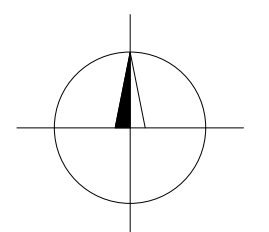

ASÝ SÍTI ZAKRESLENÉ V TOMTO VÝKRESU MAJÍ POUZE INFORMATIVNÍ CHARAKTER. PŘED ZAŘÁZENÍM STAVEBNÍCH PRACÍ JE NUTNÉ SÍŤ VYTÝČIT OBDOBŘE ZPŮSOBILOU OSOBOU ODBORNÉ NA TOMTO VÝKRESU KOLU CHYBĚNÝM AUTORSKÝM ZÁKONEM A JEJICH DALŠÍ POUŽITÍ ZNÁMÝ A SPRÁVNÝ KOLU BEZ PŘEDCHOZÍHO VYHOVÁNÍ AUTORSKÝCH PRÁV. T

	Adresa	Pověst						
Hlavní	POLNÍ CESTA HC6-R + VÝSADBA IPL5 V K.Ú. VIŽŇOV	STÁTNÍ POZEMKOVÝ ÚŘAD PALACHOVA 1303 503 01 NÁCHOD						
Hlavní	Druh dokumentace D. POLNÍ CESTA - SO 101 Název dokumentu	Status dokumentace DSP-DPS						
Hlavní 914 757 01 Valtalské Mlýny IČO 64089545	SITUACE POZEMNÍ KOMUNIKACE Měřítko 1:500	<table><tr><td>Číslo přílohy 0823-2</td><td>Číslo dokumentace</td></tr><tr><td>Kód dokumentu 2023-0823-2</td><td>Č. výstupu D.1.1.2</td></tr><tr><td>Index</td><td>Datum vydání 11/2023</td></tr></table>	Číslo přílohy 0823-2	Číslo dokumentace	Kód dokumentu 2023-0823-2	Č. výstupu D.1.1.2	Index	Datum vydání 11/2023
Číslo přílohy 0823-2	Číslo dokumentace							
Kód dokumentu 2023-0823-2	Č. výstupu D.1.1.2							
Index	Datum vydání 11/2023							