


PODROBNÁ SITUACE

M 1:200

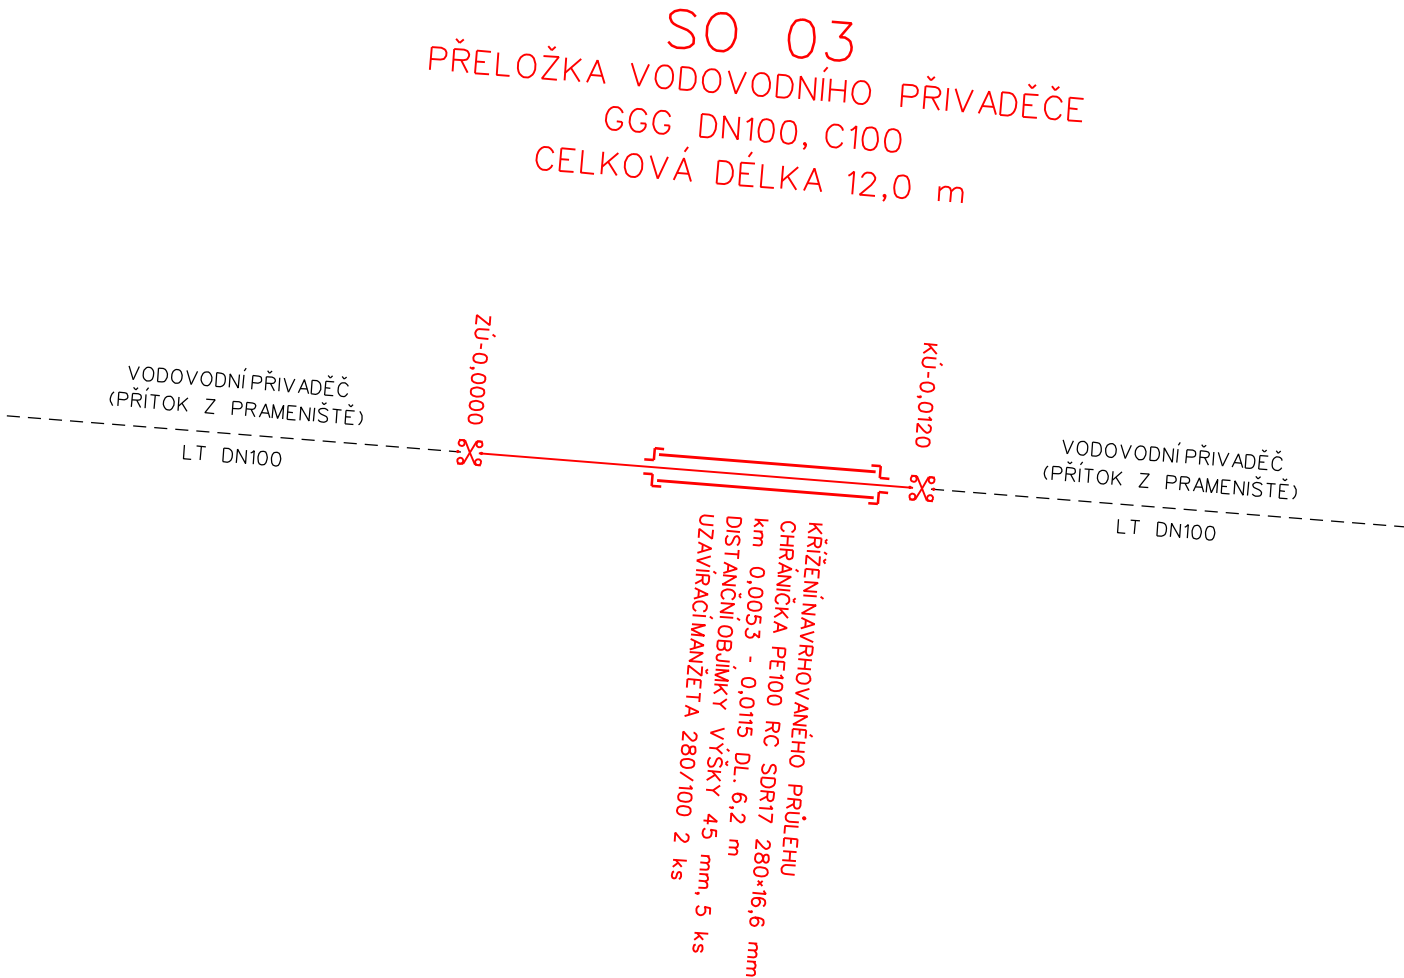


VÝPIS POTRUBÍ, TVAROVEK A ARMATUR

MATERIÁL	OZN.	NÁZEV	DN	MJ	POČET MJ
PE100 RC	TH	POTRUBÍ (CHRÁNIČKA)	250	m	6,2 m
GGG C100	TH	TROUBA S DVOUKOMOROVÝM HRDLEM	100	m	12,0
	MS	MULTITOLERAČNÍ SPOJKA S JIŠTĚNÍM PROTIPOSUNU PRO VŠECHNY DRUHY POTRUBÍ, SPOJ HRDLO-HRDLO	100	ks	2

LEGENDA

- NAVRŽENÁ PŘELOŽKA VODOVODU
- STÁVAJÍCÍ VODOVOD

Vypracoval	Zodpov.projektant	Hl. ing. projektu	Vedoucí střediska	 <div>AGPOL s.r.o. Jungmannova 153/12 779 00 Olomouc Česká republika</div>	
Adrián Hájník	Ing. Feltl, Ph.D.	Ing. Feltl, Ph.D.	Ing. Vaculín, Ph.D.		
Místo stavby	k.ú. Popovice u Kroměříže		Kraj Zlínský	Počet formátů	2 A4
Investor	Státní pozemkový úřad, Krajský pozemkový úřad pro Zlínský kraj			Datum	11. 2024
Akce - objekt ZÁCHYTNÝ PRŮLEH ZP3 V K.Ú. POPOVICE SO 03 - Přeložka vodovodního přivaděče				Stupeň	DSP + R
				Zakázkové číslo	3064 / 045
				Archivní číslo	3064
Příloha	KLADEČSKÉ SCHÉMA			Měřítko 1 : 200	Číslo výkresu D.3.4