



KONTROLNÍ DRENÁŽNÍ ŠACHTA
PRŮMĚR 800

ŘEZ

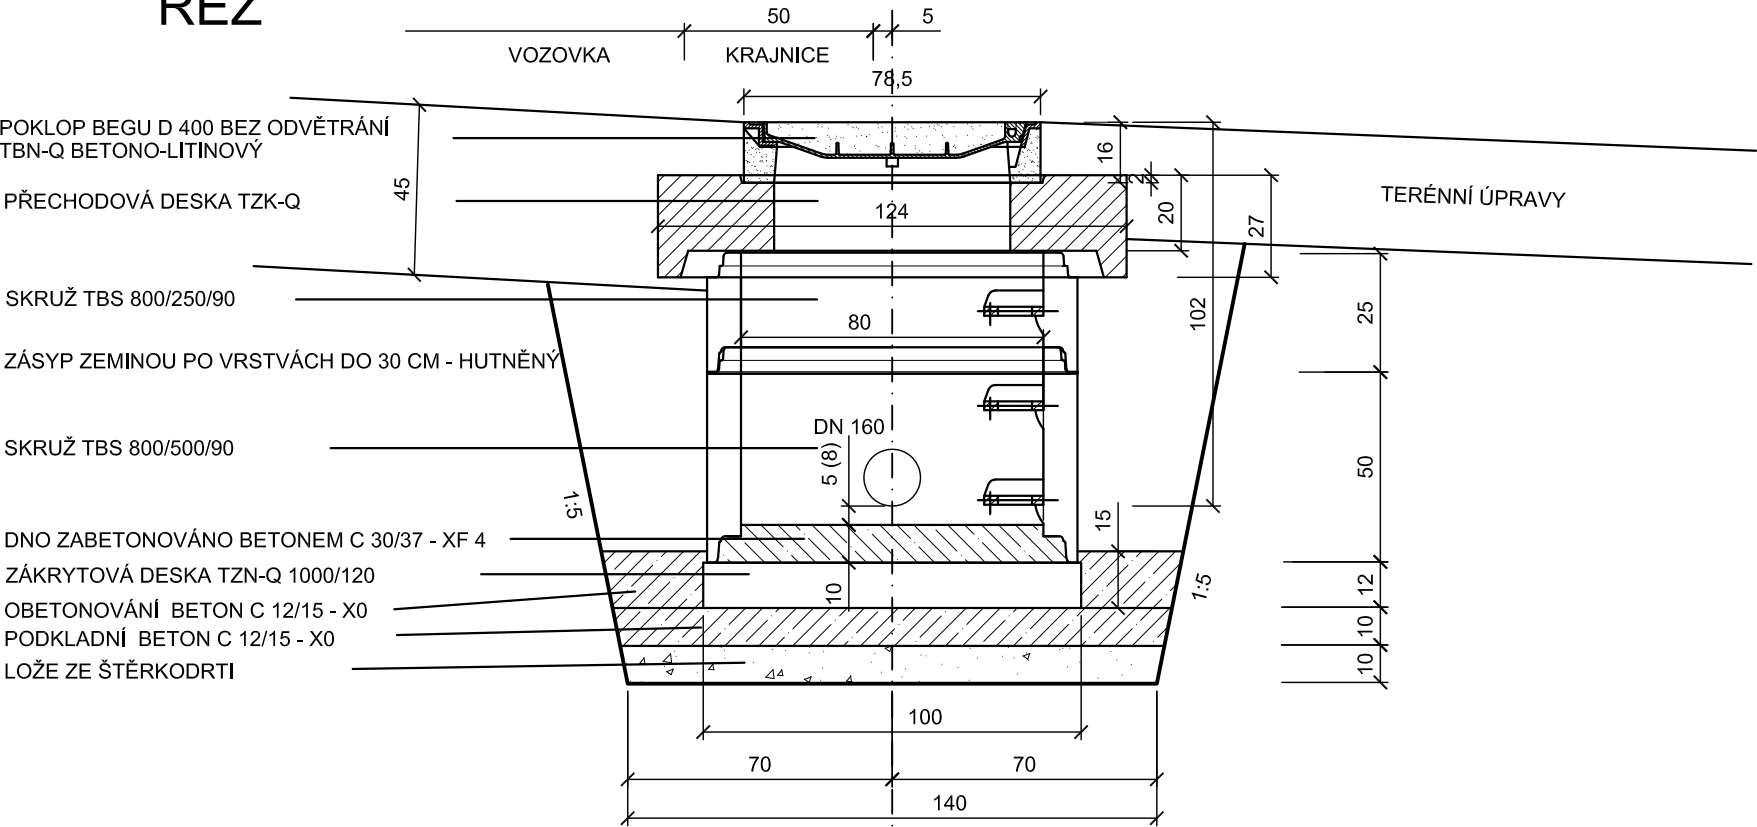

PŮDORYS

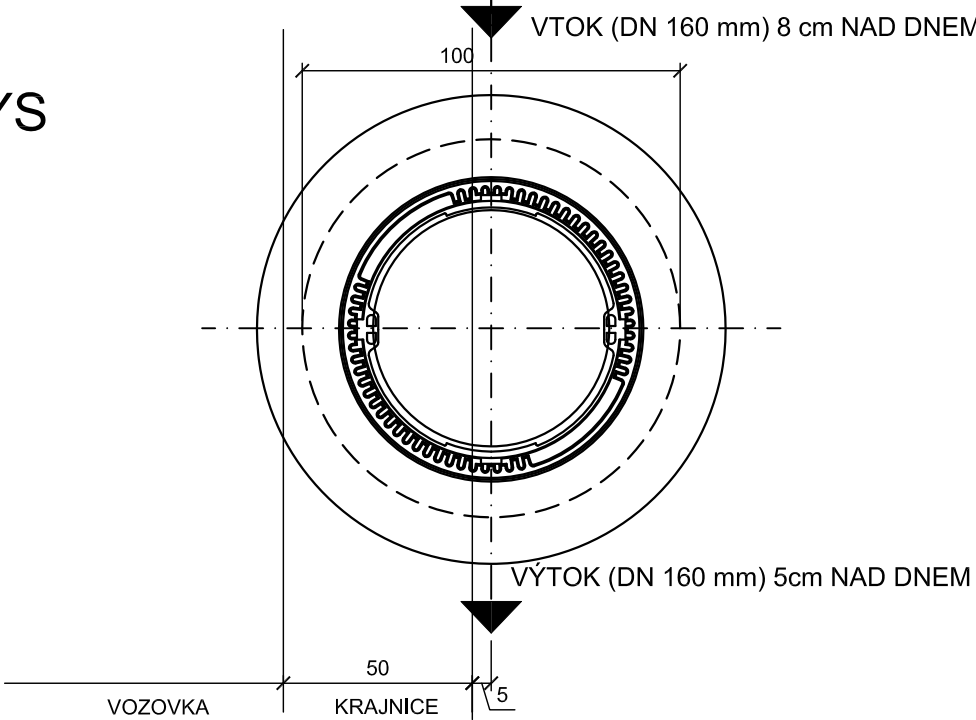

| TABULKA PŘIPOJENÍ DRENÁŽÍ DO ŠACHET | | | | | | | | | | | |
|-------------------------------------|-------------------|--------|-------------------------|------------------|---------------|-----------------------|------------------------|----------------|-------------------------|------------------------|------------------------|
| | | | | | | | | KUSY | | | |
| STRANA L/P | staničení (km) | ŠACHTA | VÝŠKA POKLOPU (m) | VÝŠKA DNA (m) | ROZDÍL (m) | VÝŠKA VTOKU (m) | VÝŠKA VÝTOKU (m) | POKLOP (ks) | PŘECH. DESKA (ks) | SKRUŽ v. 25 cm (ks) | SKRUŽ v. 50 cm (ks) |
| P | 0.18847 | Š1 | 517.22 | 516.15 | 1.07 | 516.23 | 516.20 | 1 | 1 | 1 | 1 |
| P | 0.25440 | Š2 | 520.19 | 519.12 | 1.07 | 519.20 | 519.17 | 1 | 1 | 1 | 1 |
| L | 0.32834 | Š3 | 525.51 | 524.44 | 1.07 | 524.52 | 524.49 | 1 | 1 | 1 | 1 |
| P | 0.45305 | Š4 | 529.84 | 528.50 | 1.34 | 528.60 | 528.60 | 1 | 1 | 0 | 2 |
| CELKEM | | | | | | | | 4 | 4 | 3 | 5 |

VED.PROJEKTU

Ing. Jan BATÍK

ODP.PROJEKTANT

Ing. Karel NEDVĚD

PROJEKTANT

Ing. Jan BATÍK

KRAJ:

PLZEŇSKÝ

OBEC:

NEČTINY

OBJEDNATEL:

ČR - Státní pozemkový úřad, KPÚ pro Plzeňský kraj, Pobočka Plzeň

Nedvěd s.r.o.

PROJEKT PLZEŇ

KOTEROVSKÁ 177, 326 00 PLZEŇ

RAZÍTKO

Nedvěd s.r.o.
326 00 PLZEŇ, Koterovská 177
tel.: 377 483 321-9, www.dprojekt.cz
IČ 26388791, DIČ CZ26388791

SOUBOR

10-Nečtiny-PC_dren_šachta.dwg

DATUM

11/2016

STUPEŇ

DSP, PDPS

ZMĚNA Č.

MĚŘÍTKO

1 : 20

PŘÍLOHA / PARÉ

C.1.10.

Stavba polní cesty HPC 1R v k.ú. Nečtiny

SO 101 - Polní cesta

DETAIL DRENÁŽNÍ ŠACHTY