


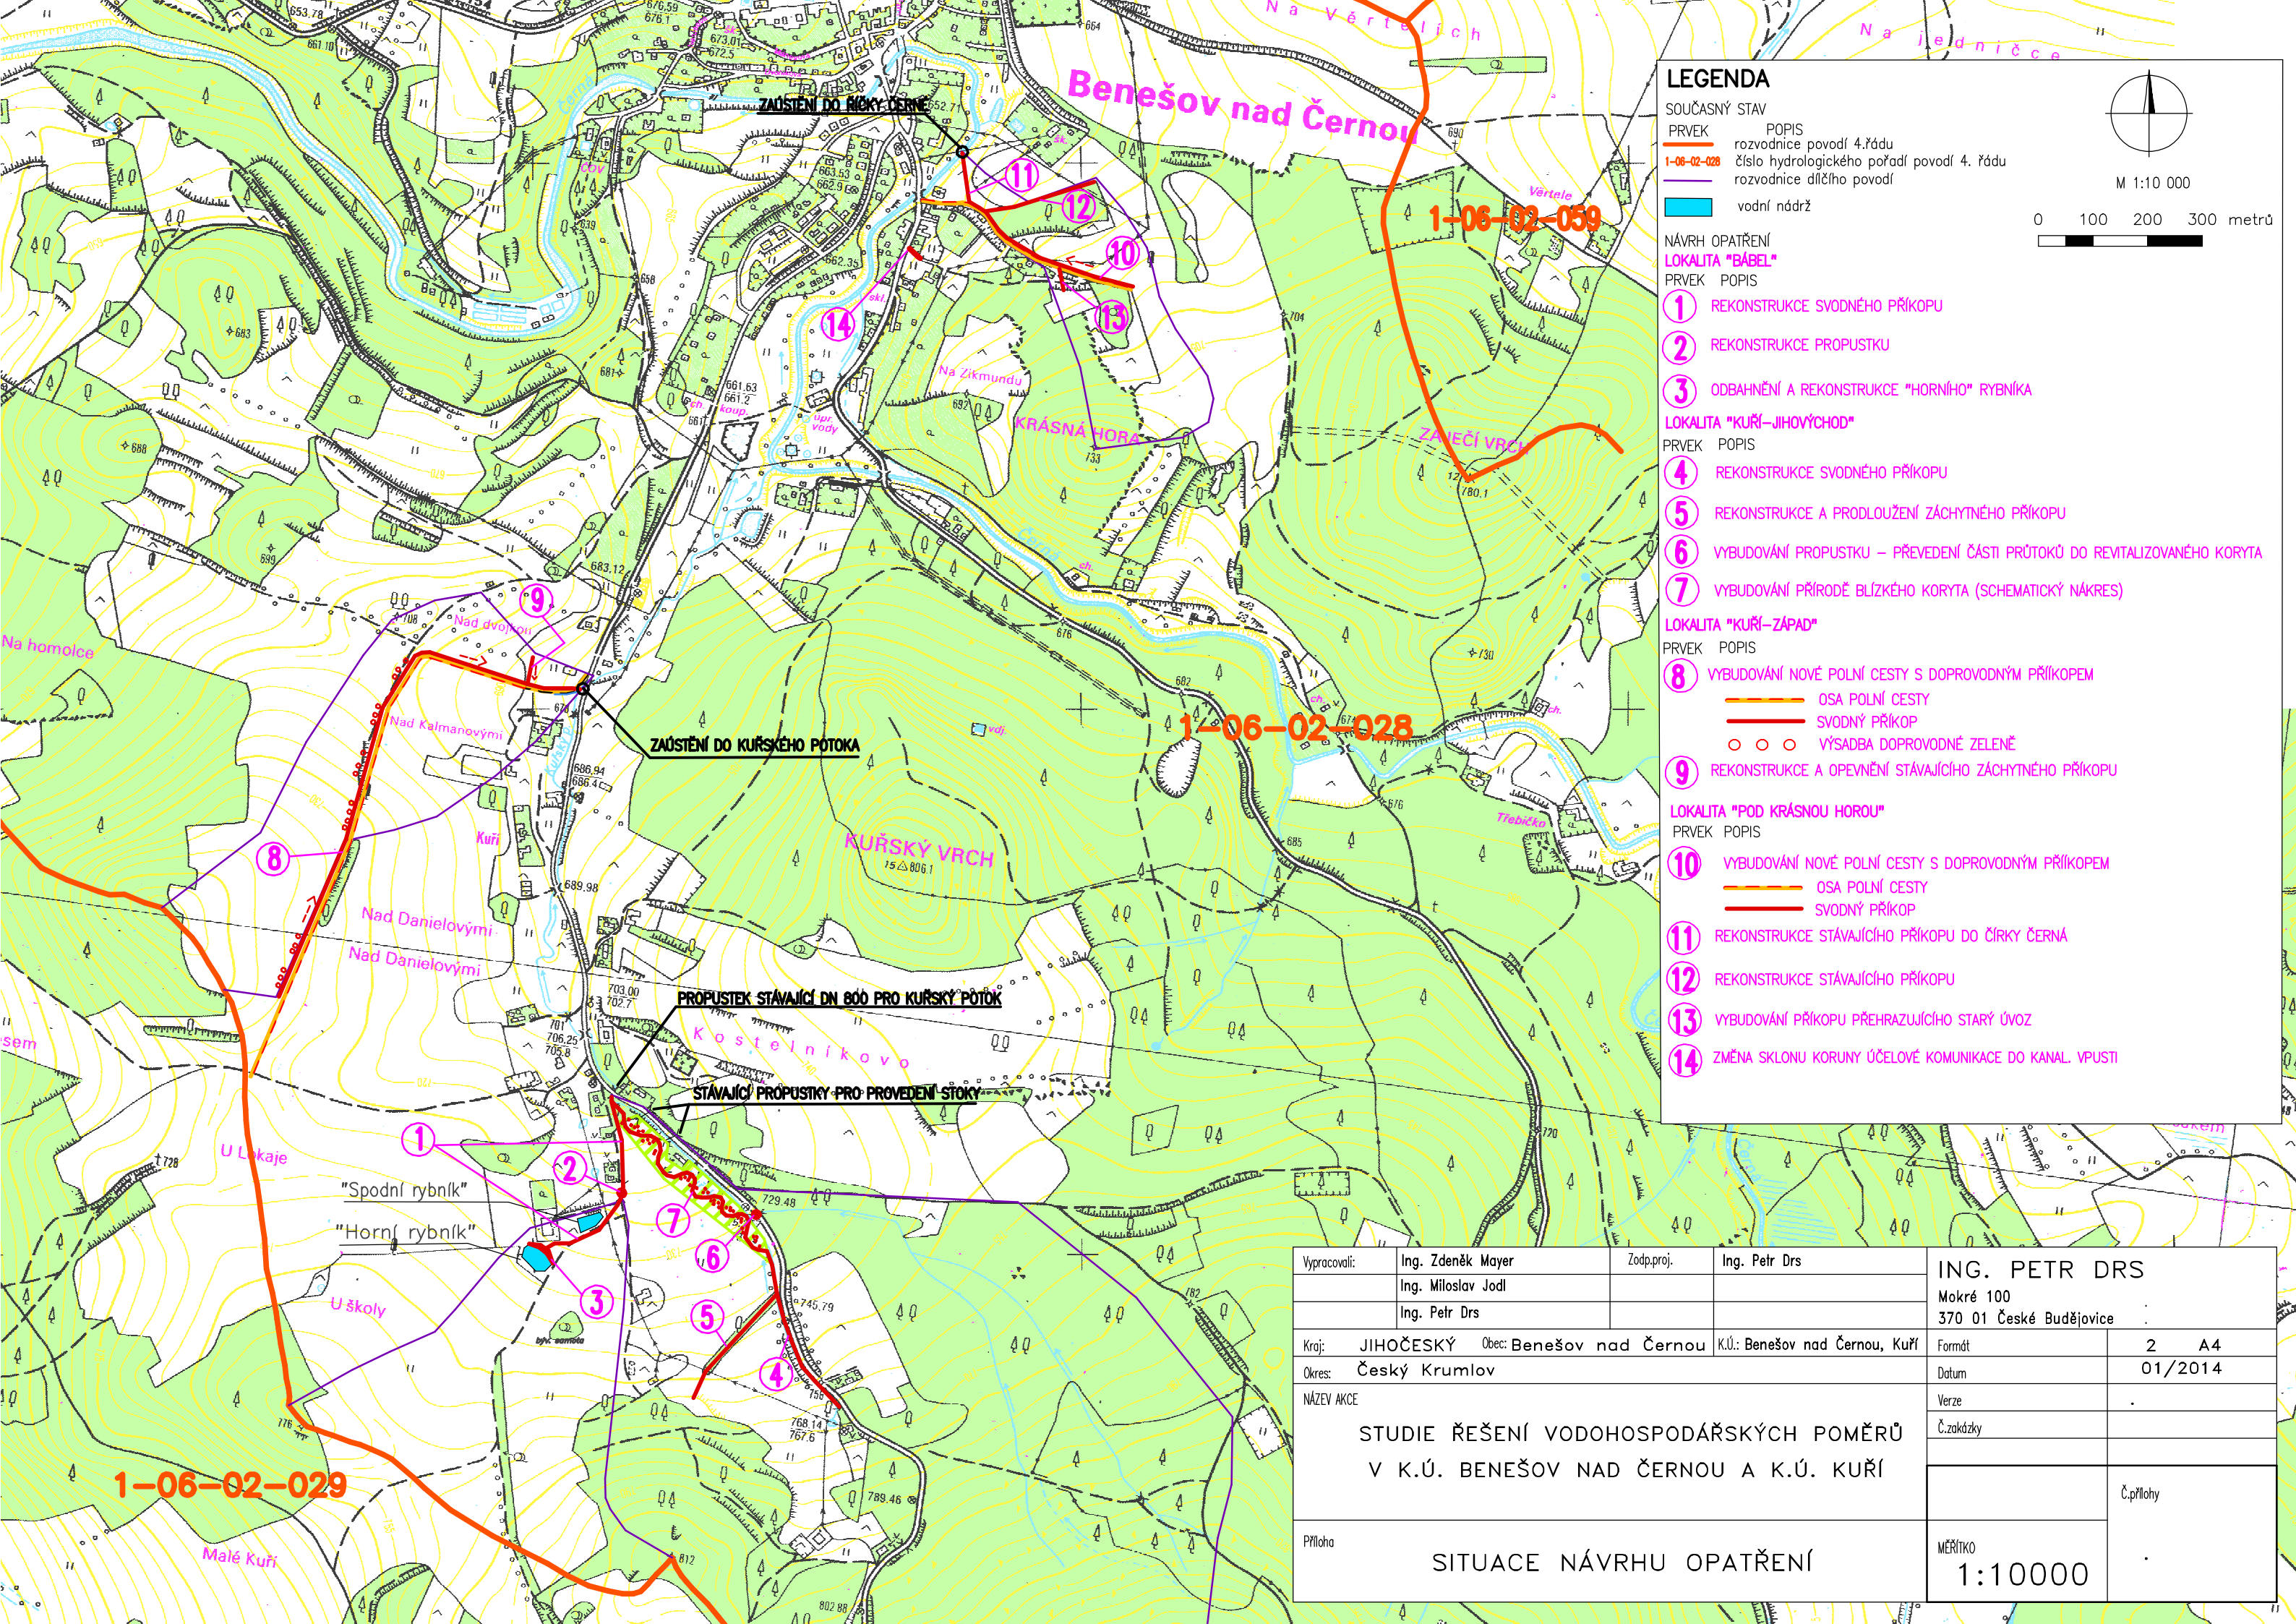

LEGENDA

- SOUČASNÝ STAV
PRVEK POPIS
1-06-02-028 rozvodnice povodí 4.řádu
1-06-02-028 číslo hydrologického pořadí povodí 4. řádu
rozvodnice dílčího povodí
vodní nádrž

NÁVRH OPATŘENÍ

LOKALITA "BÁBEL"

PRVEK POPIS

- 1 REKONSTRUKCE SVODNÉHO PŘÍKOPU
2 REKONSTRUKCE PROPUSTKU
3 ODBAHNĚNÍ A REKONSTRUKCE "HORNÍHO" RYBNÍKA

LOKALITA "KUŘÍ-JIHOVÝCHOD"

PRVEK POPIS

- 4 REKONSTRUKCE SVODNÉHO PŘÍKOPU
5 REKONSTRUKCE A PRODLOUŽENÍ ZÁCHYTNÉHO PŘÍKOPU
6 VYBUDOVÁNÍ PROPUSTKU – PŘEVEDENÍ ČÁSTI PRŮTOKŮ DO REVITALIZOVANÉHO KORYTA
7 VYBUDOVÁNÍ PŘÍRODĚ BLÍZKÉHO KORYTA (SCHEMATICKÝ NÁKRES)

LOKALITA "KUŘÍ-ZÁPAD"

PRVEK POPIS

- 8 VYBUDOVÁNÍ NOVÉ POLNÍ CESTY S DOPROVODNÝM PŘÍKOPEM
OSA POLNÍ CESTY
SVODNÝ PŘÍKOP
VÝSADBA DOPROVODNÉ ZELENE
9 REKONSTRUKCE A OPEVNĚNÍ STÁVAJÍCÍHO ZÁCHYTNÉHO PŘÍKOPU

LOKALITA "POD KRÁSNOU HOROU"

PRVEK POPIS

- 10 VYBUDOVÁNÍ NOVÉ POLNÍ CESTY S DOPROVODNÝM PŘÍKOPEM
OSA POLNÍ CESTY
SVODNÝ PŘÍKOP
11 REKONSTRUKCE STÁVAJÍCÍHO PŘÍKOPU DO ČÍRKY ČERNÁ
12 REKONSTRUKCE STÁVAJÍCÍHO PŘÍKOPU
13 VYBUDOVÁNÍ PŘÍKOPU PŘEHRAZUJÍCÍHO STARÝ ÚVOZ
14 ZMĚNA SKLONU KORUNY ÚČELOVÉ KOMUNIKACE DO KANAL. VPUSTI

Vypracovali: Ing. Zdeněk Mayer Ing. Miloš Jodl Ing. Petr Drs	Zodp.proj. Ing. Petr Drs	ING. PETR DRS Mokré 100 370 01 České Budějovice
Kraj: JIHOČESKÝ Obec: Benešov nad Černou K.Ú.: Benešov nad Černou, Kuří	Formát: 2 A4	Datum: 01/2014
Okres: Český Krumlov	Verze:	Č.zakázky:
NÁZEV AKCE: STUDIE ŘEŠENÍ VODOHOSPODÁŘSKÝCH POMĚRŮ V K.Ú. BENEŠOV NAD ČERNOU A K.Ú. KUŘÍ	Č.přílohy:	
Příloha: SITUACE NÁVRHU OPATŘENÍ	MĚŘÍTKO: 1:10000	