


LEGENDA

 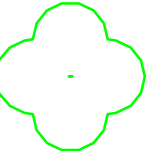


STÁVAJÍCÍ STROMY V KM cca 0,200 - 0,250 ochránit, případně vynechat krajnici




VJEZD A VÝJEZD VOZIDEL STAVBY

LEGENDA - INŽ. SÍTĚ



 
VODOVOD - přibližná trasa, před zahájením prací musí správce či majitel vytýčit



NUTNO DODRŽOVAT OCHRANNÉ PÁSMO - VIZ VYJÁDRĚNÍ SPRÁVCE SÍTĚ A ENERGETICKÝ ZÁKON



 CHRÁNICÍKY - REZERVNÍ



VN NADZEMNÍ - SLOUPY

LEGENDA - KONSTRUKCE



HRANICE STAVBY



TOTOŽNÁ S HRANICEMI POZEMKU POLNÍ CESTY



POUZE PRO PŘEHLED POSUNUTA MIMO GRAFICKOU HRANICI



DEFINITIVNÍ DOPRAVNÍ ZNAČENÍ



SMĚROVÝ SLOUPEK Z11g PŘIPOJENÍ ÚČELOVÉ POZEMNÍ KOMUNIKACE



HRANICE POZEMKU DLE KM, P. Č.



POLNÍ CESTA HPC4 - konstrukce živičná



SJEZD - konstrukce živičná



SJEZD - konstrukce silniční panely



VSAK vel.1 x 1,15m, vz. řez. č.II - stávající a nový příkop



VSAK vel.0,6 x 1,15m, vz.řez. č.III - nový rigol



POLNÍ CESTA - OSA



POLNÍ CESTA - KRAJNICE




STÁVAJÍCÍ ZÁVORA




DEMONTÁŽ, OPRAVA , MONTÁŽ

CELKOVÁ SITUACE

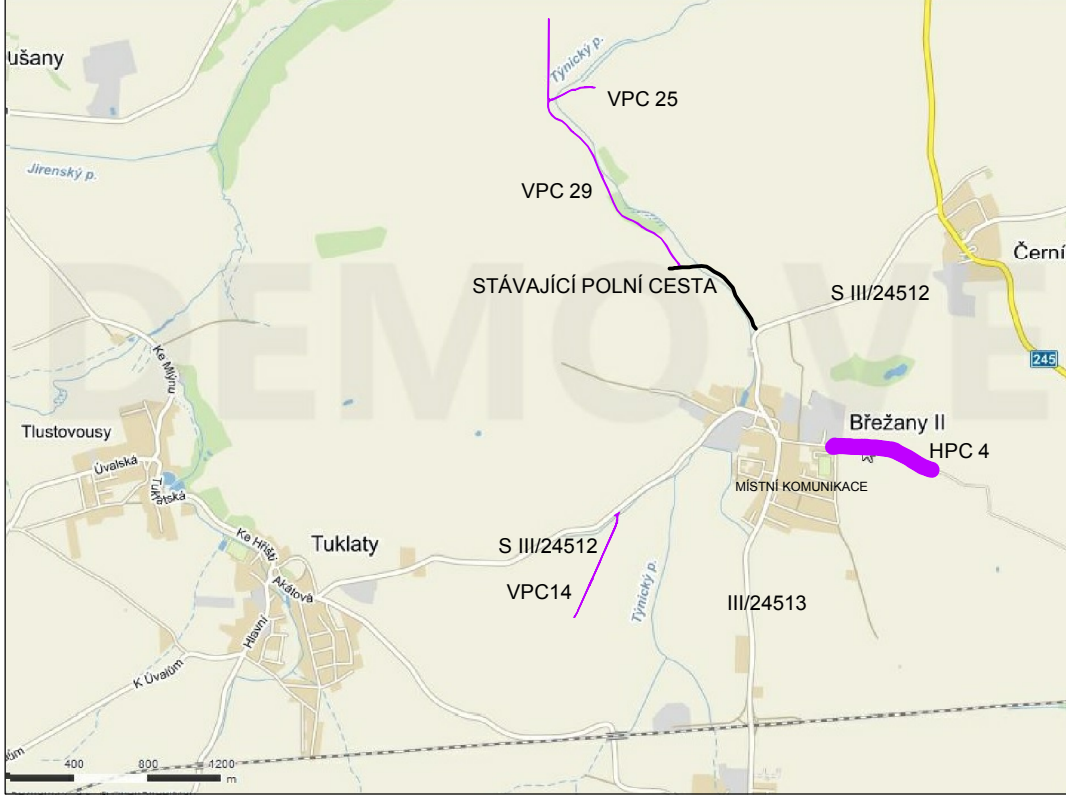

 POZNÁMKA  
PŘED ZAHÁJENÍM STAVBY MUSÍ BÝT ZA ÚČASTI SPRÁVCE SÍTĚ VYTÝČENY VEŠKERÉ INŽ. SÍTĚ  
VČETNĚ VYTÝČENÍ OCHRANNÉHO PÁSMO SÍTĚ  
A POMOCÍ RUČNĚ KOPANÝCH SOND POTVRZENA JAK TRASA TAK HLoubKA ULOŽENÍ SÍTĚ  
TRASA VODOVODU JE POUZE INFORMATIVNÍ, NUTNO OVĚŘIT  
VEŠKERÉ VÝKOPY A PRÁCE V TRASE SÍTĚ MUSÍ BÝT PROVEDENY DLE PLATNÝCH PŘEDPISŮ, ZÁKONŮ A ČSN



výšky BPv, souřadný systém JTSK

KRESLIL	ING.K.ZVONIK	OKRES	KOLÍN	GEPARD, s.r.o.	
VYPRACOVAL	ING.K.ZVONIK	OBEC	BŘEŽANY II	Štefánikova 77 / 52, 150 00 PRAHA 5	
ZODP. PROJ.	ING.K.ZVONIK			IČ: 61499552	
KRAJ	STŘEDOČESKÝ			DATUM	10.2016
OBJEDNATEL	STÁTNÍ POZEMKOVÝ ÚŘAD KRAJSKÝ POZEMKOVÝ ÚŘAD PRO STŘEDOČESKÝ KRAJ POBOČKA KOLÍN - KARLOVO NÁMĚSTÍ 45, 280 30 KOLÍN			STUPEŇ	DSP ( RDS)
STAVBA	Hlavní polní cesta HPC4 - k.ú. BŘEŽANY II			ZAK. ČÍSLO	GEPARD, s.r.o.
OBJEKT	HPC 4 - Polní cesta P5/30			GENER. PROJEKTANT	
NÁZEV VÝKRESU	SITUACE STAVBY (ZOV)			FORMÁT	MĚŘÍTKO 1:1000
				ARCH. ČÍSLO	POŘ. ČÍSLO
				HPC 4 / 10/2016 / B2	B2