
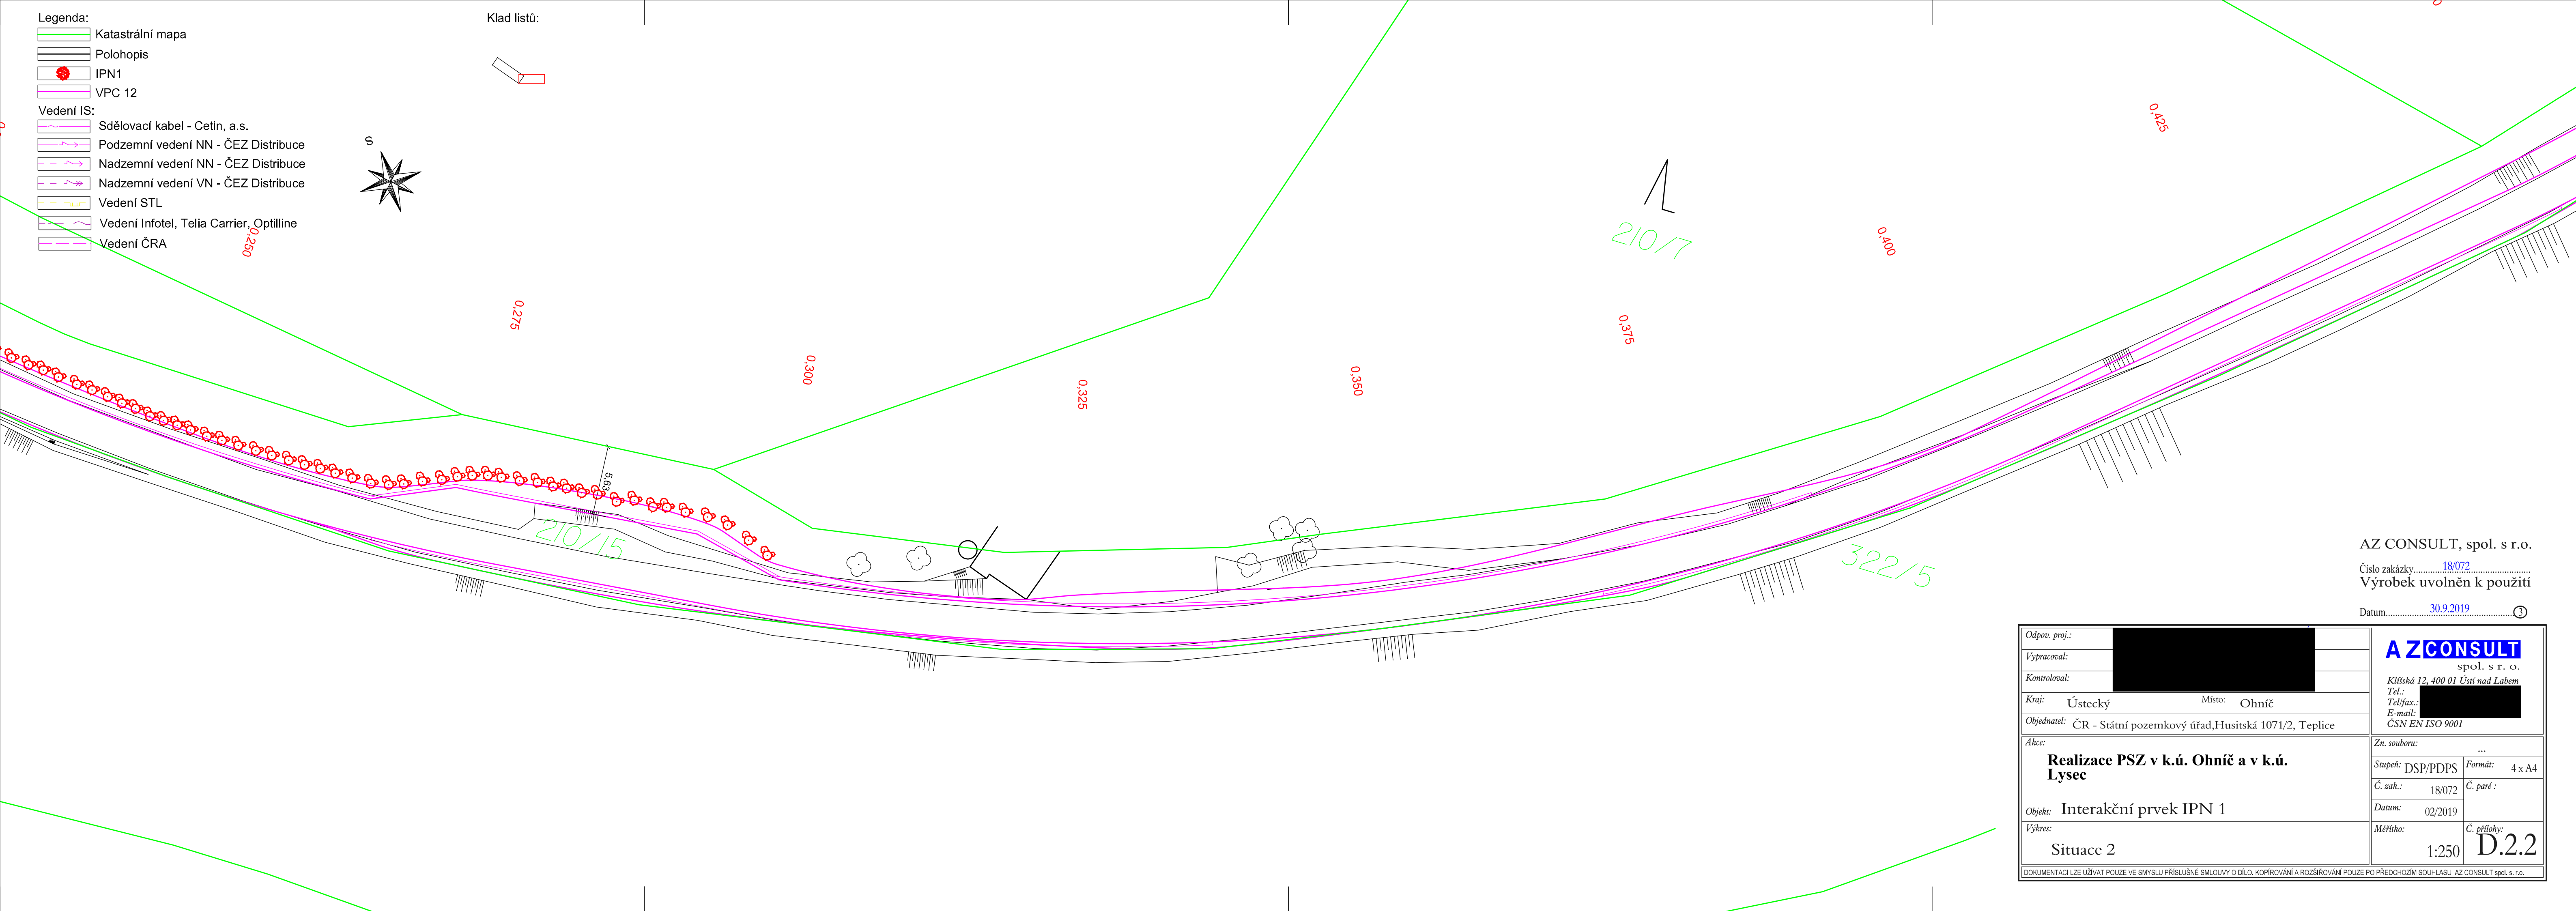


- Legenda:
- Katastrální mapa
 - Polohopis
 - IPN1
 - VPC 12
- Vedení IS:
- Sdělovací kabel - Cetin, a.s.
 - Podzemní vedení NN - ČEZ Distribuce
 - Nadzemní vedení NN - ČEZ Distribuce
 - Nadzemní vedení VN - ČEZ Distribuce
 - Vedení STL
 - Vedení Infotel, Telia Carrier, Optilline
 - Vedení ČRA

Klad listů:

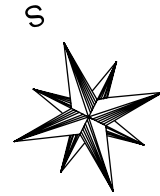

AZ CONSULT, spol. s r. o.

Číslo zakázky.....18/072

Výrobek uvolněn k použití

Datum.....30.9.2019

Odpov. proj.:		
Vypracoval:		
Kontroloval:		
Kraj:	Ústecký	Místo: Ohníč
Objednatel:	ČR - Státní pozemkový úřad, Husitská 1071/2, Teplice	
Akce:	Realizace PSZ v k.ú. Ohníč a v k.ú. Lysec	
Objekt:	Interakční prvek IPN 1	
Výkres:	Situace 2	
DOKUMENTACI LZE UŽÍVAT POUZE VE SMYSLU PŘÍSLUŠNÉ SMLOUVY O DÍLO. KOPÍROVÁNÍ A ROZŠÍŘOVÁNÍ POUZE PO PŘEDCHOZÍM SOUHLASU AZ CONSULT spol. s r.o.		

AZCONSULT spol. s r. o. Klíšská 12, 400 01 Ústí nad Labem Tel.: Tel/fax.: E-mail: ČSN EN ISO 9001	
Zn. souboru: ...	
Stupeň: DSP/PDPS	Formát: 4 x A4
Č. zak.: 18/072	Č. paré :
Datum: 02/2019	
Měřítko: 1:250	Č. přílohy: D.2.2