


PŮDORYS VYPOUŠTĚCÍHO ZAŘÍZENÍ RYBNÍKA HORNÍ
MĚŘÍTKO 1:50

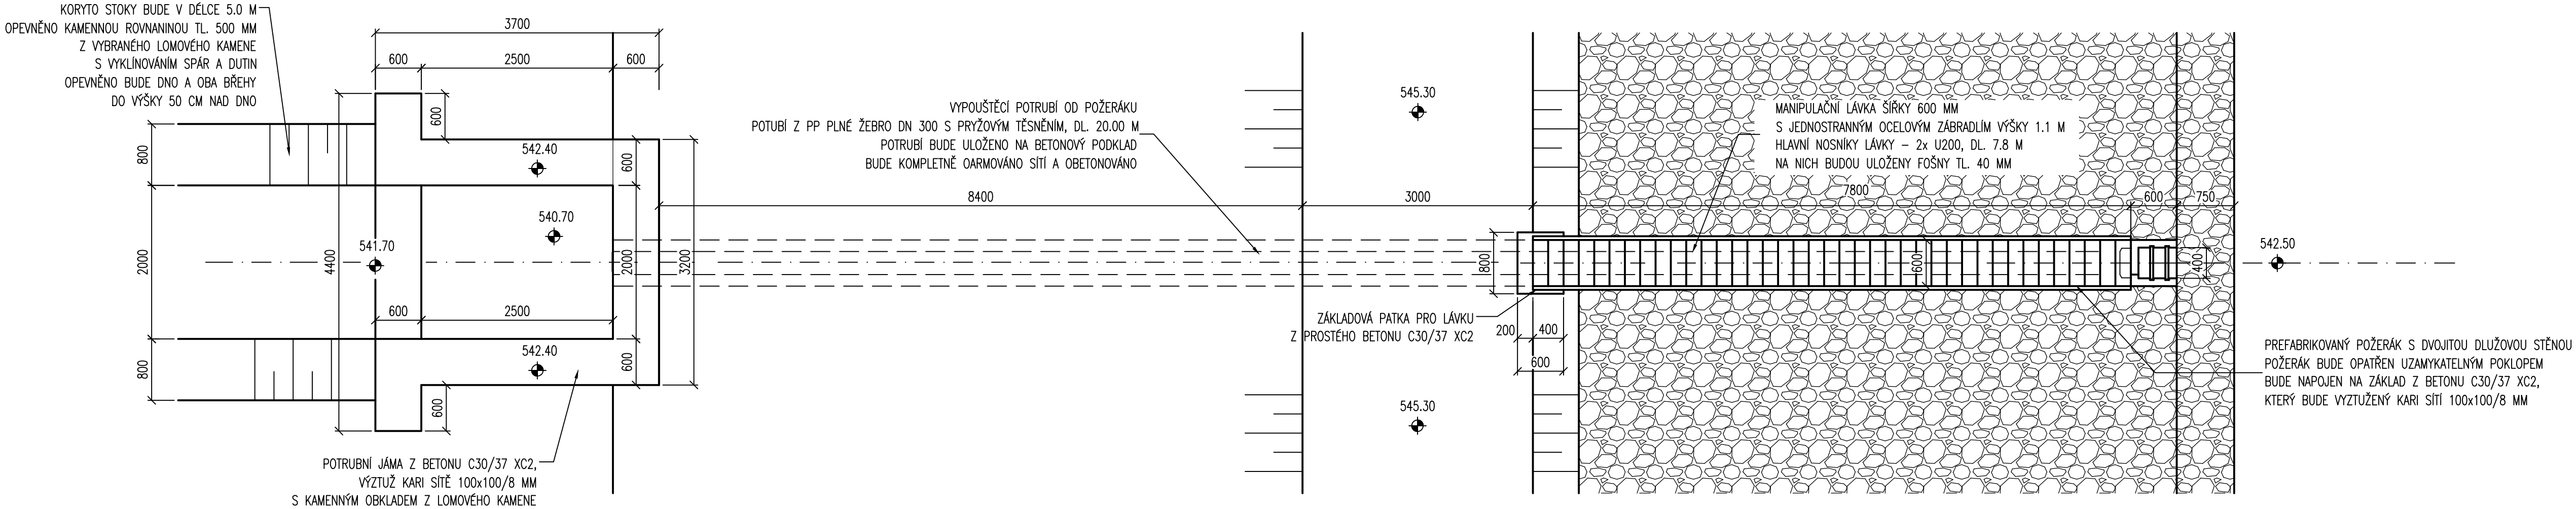

Výškový systém : Balt po vyrovnnání

| | | | |
|---|---|-------------------|-----------------|
| KRESLIL | ZODPOVĚDNÝ PROJEKTANT | ČÍSLO SOUPRAVY | |
| Mirka Neshodová | Ing. František Sedláček | | |
| INVESTOR ČR – Státní pozemkový úřad Husovo náměstí 2938, Tábor 390 02 | MÍSTO STAVBY Mašovice KATASTRÁLNÍ ÚZEMÍ Mašovice | | |
| OBSAH REVITALIZAČNÍ OPATŘENÍ V POVODÍ VELMOVICKÉHO POTOKA V K.Ů.MAŠOVICE PŮDORYS VÝPOUŠTĚCÍHO ZAŘÍZENÍ RYBNÍKA HORNÍ | | DATUM 10/2020 | MĚŘÍTKO 1:50 |
| | | STUPEŇ DSP+DPS | |
| | | FORMÁT 4x4 | |
| PŘÍLOHA | Č. ZAKÁZKY | Č. VÝKRESU D.8 | |
| | ARCH. ČÍSLO | | |