



SO 101 - VODNÍ NÁDRŽ VNn1
VYTYČOVACÍ SITUACE 1:200

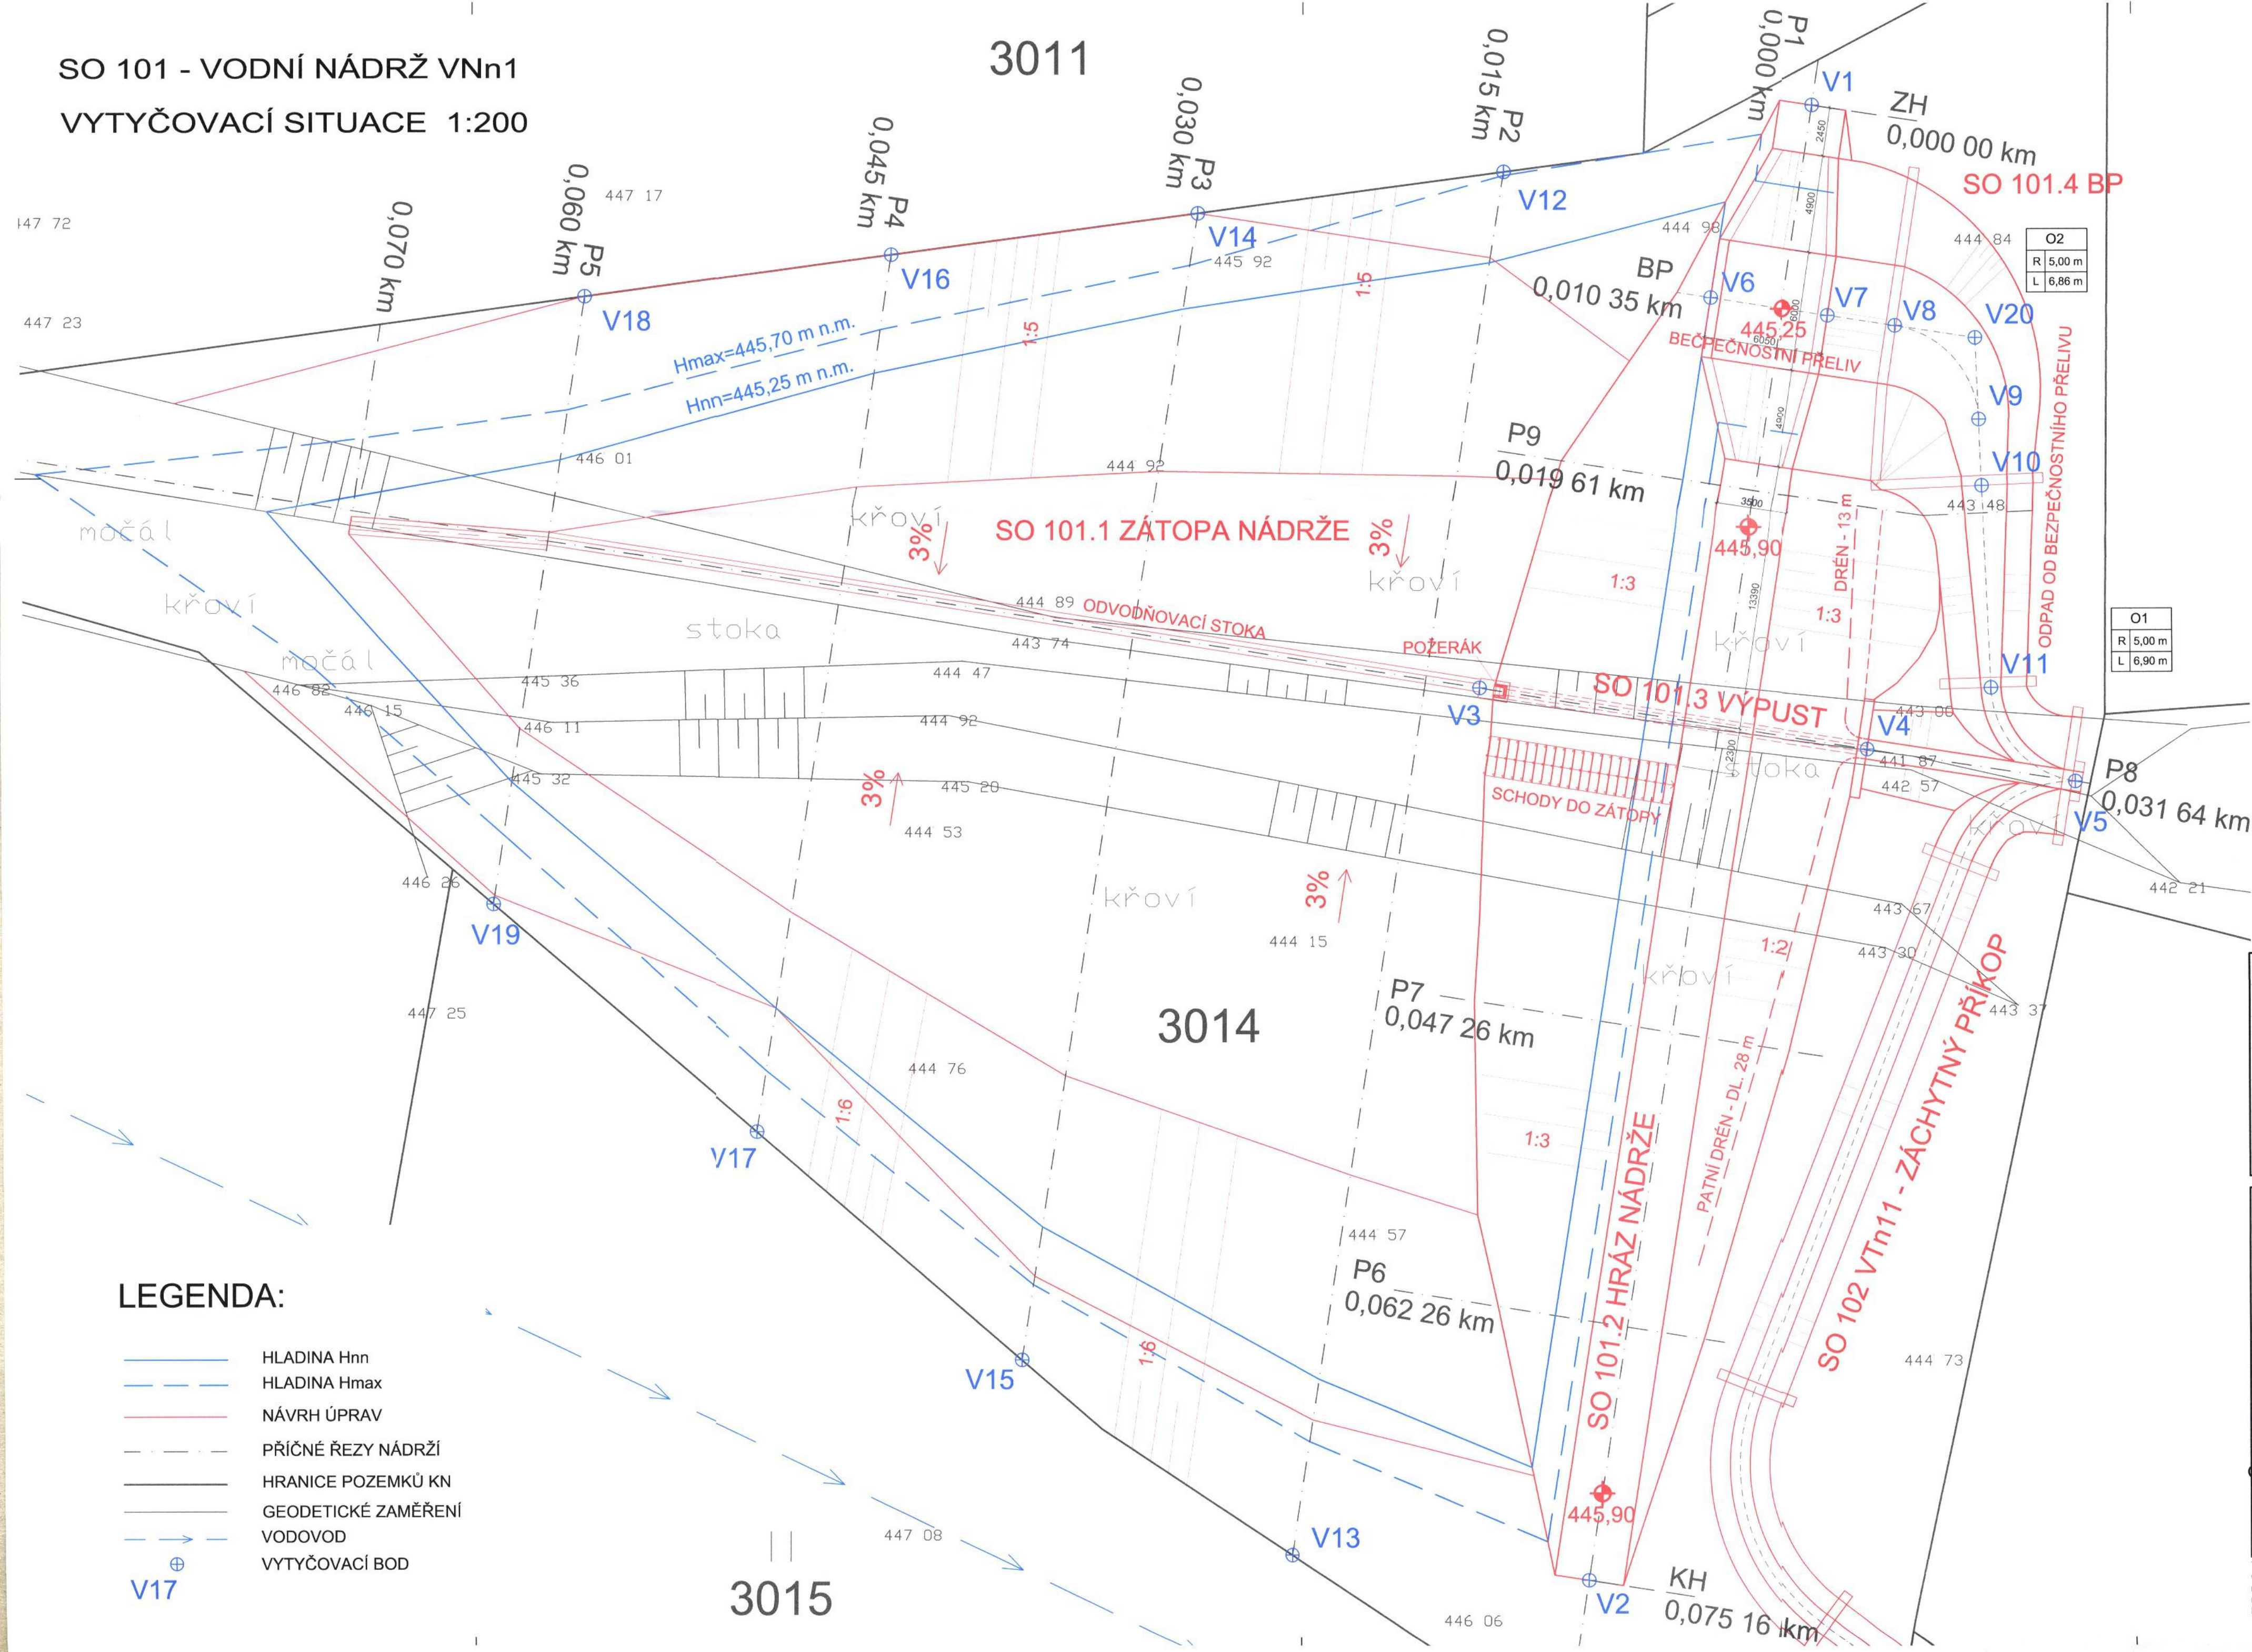

VYTYČOVACÍ BODY		
	x	y
V1	1 152 576.78	774 166.08
V2	1 152 651.08	774 177.41
V3	1 152 606.16	774 182.95
V4	1 152 609.22	774 163.39
V5	1 152 610.87	774 152.86
V6	1 152 586.45	774 171.29
V7	1 152 587.36	774 165.31
V8	1 152 587.88	774 161.90
V9	1 152 592.61	774 157.68
V10	1 152 595.94	774 157.54
V11	1 152 606.14	774 157.10
V12	1 152 580.14	774 181.76
V13	1 152 649.83	774 192.39
V14	1 152 582.23	774 197.26
V15	1 152 640.02	774 206.07
V16	1 152 584.32	774 212.75
V17	1 152 628.53	774 219.49
V18	1 152 586.42	774 228.24
V19	1 152 617.05	774 232.91
V20	1 152 588.50	774 157.86

Městský úřad Prachovice
PSČ 383 01 okr. Prachovice 01

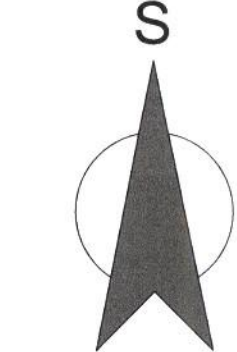

Výškový systém Balt p.v.

Souřadný systém S-JTSK

6			
5			
4			
3			
2			
1			
REVIZE	POPIS	DATUM	SCHVÁLIL

LEGENDA:

- HLADINA Hnn
- HLADINA Hmax
- NÁVRH ÚPRAV
- PŘÍČNÉ ŘEZY NÁDRŽÍ
- HRANICE POZEMKŮ KN
- GEODETICKÉ ZAMĚŘENÍ
- VODOVOD
- VYTYČOVACÍ BOD

Sweco Hydroprojekt a.s. Ústředí Praha Táborská 31, 140 16 Praha 4; praha@sweco.cz; www.sweco.cz		SWECO	
TUTO ČÁST DOKUMENTACE PRO Sweco Hydroprojekt a.s. ZPRACOVAL: Ing. Milada Klimešová, Ph.D.		ŘEŠITEL M. Klimešová ODP.ZÁSTUPCE M. Klimešová	
VYPRACOVAL Ing. Klimeš	HIP Ing. Klimeš	T. KONTROLA Ing. Kaňkovský	
PROJEKTANT Ing. Klimeš	ŘEDITEL DIVIZE Ing. Matějček	DATUM 01/2020	
OBJEDNATEL Státní pozemkový úřad		OKRES Prachovice	
Projektová dokumentace Společná zařízení KoPÚ Malovice u Netolic		ČÍSLO ZAKÁZKY 51-6164-0400	
		STUPEŇ DPS	
		FORMÁT 6 x A4	
		MĚŘÍTKO 1:200	
Část 2. - Zpracování vodohospodářských realizačních projektů		ARCHIVNÍ ČÍSLO 000799/20/1	
ČÁST STAVBY VNn1 - Malá vodní nádrž		SO/PS SO 101	
PŘÍLOHA: Vytyčovací výkres		ČÍSLO PŘÍLOHY D.101.9	b 1

Tato dokumentace včetně všech příloh (s výjimkou dat poskytnutých objednatelem) je duševním vlastnictvím akciové společnosti Sweco Hydroprojekt a.s. Objednatel této dokumentace je oprávněn ji využít k účelům vyplývajícím z uzavřené smlouvy bez jakéhokoli omezení. Jiné osoby (jak fyzické, tak právnické) nejsou bez předchozího výslovného souhlasu objednatele oprávněny tuto dokumentaci ani její části jakkoli využívat, kopírovat (ani jiným způsobem rozmnožovat) nebo zpřístupnit dalším osobám.
Poznámka: Podpisy zpracovatelů jsou připojeny pouze k výtisku číslo 01 nebo originálů přílohy (matrici).