



ŘEZ A-A

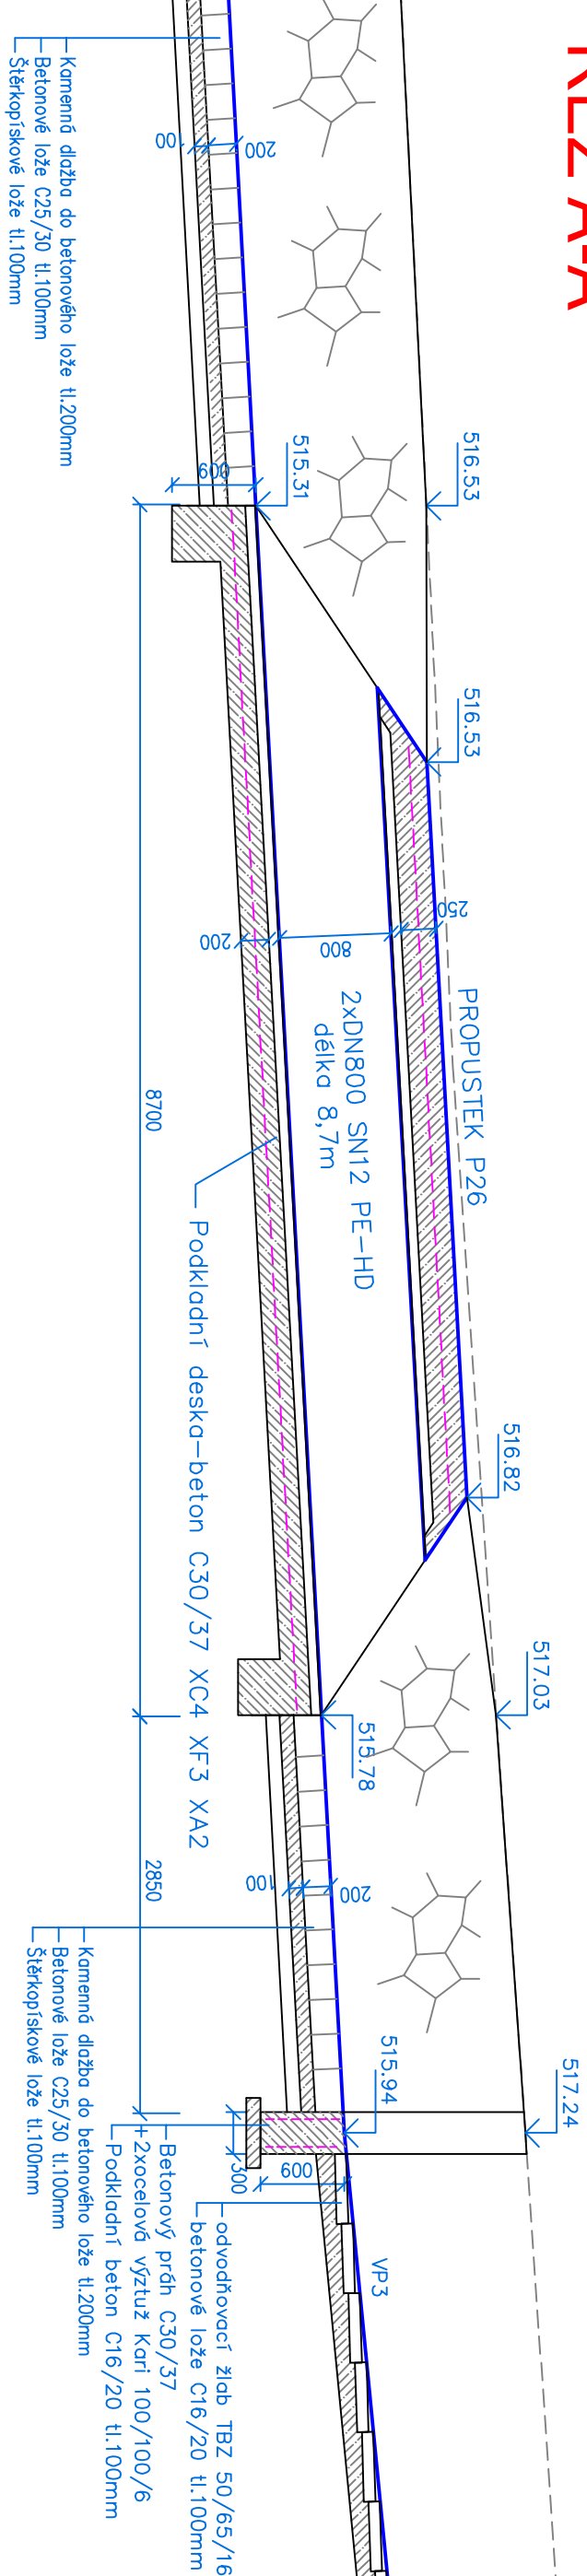


REN B-B

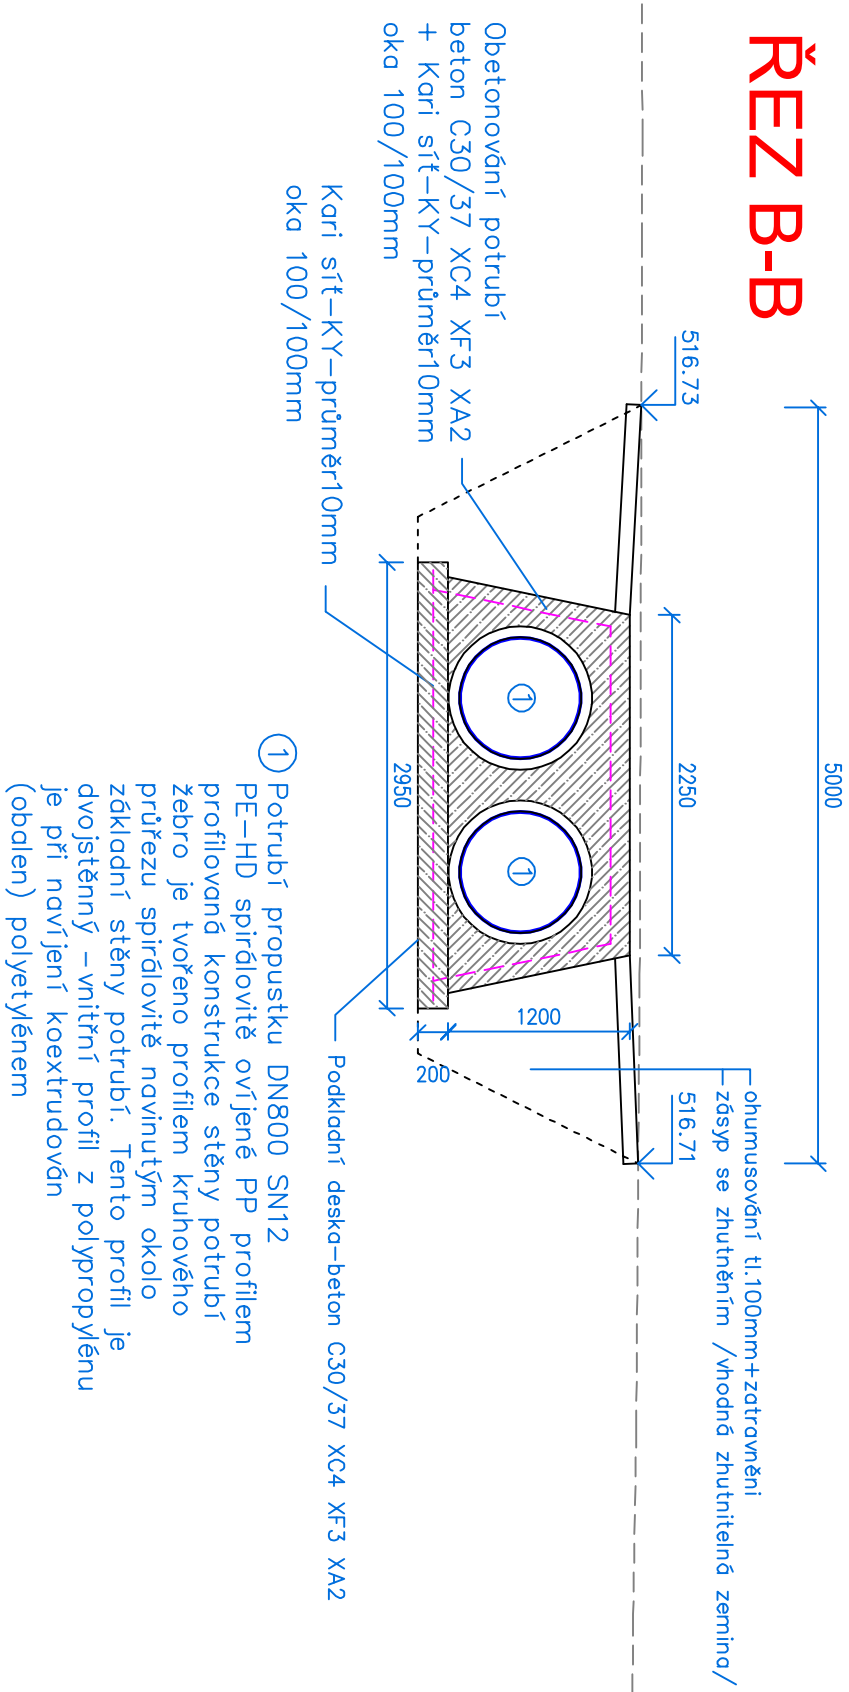

PUDORYS

1:100

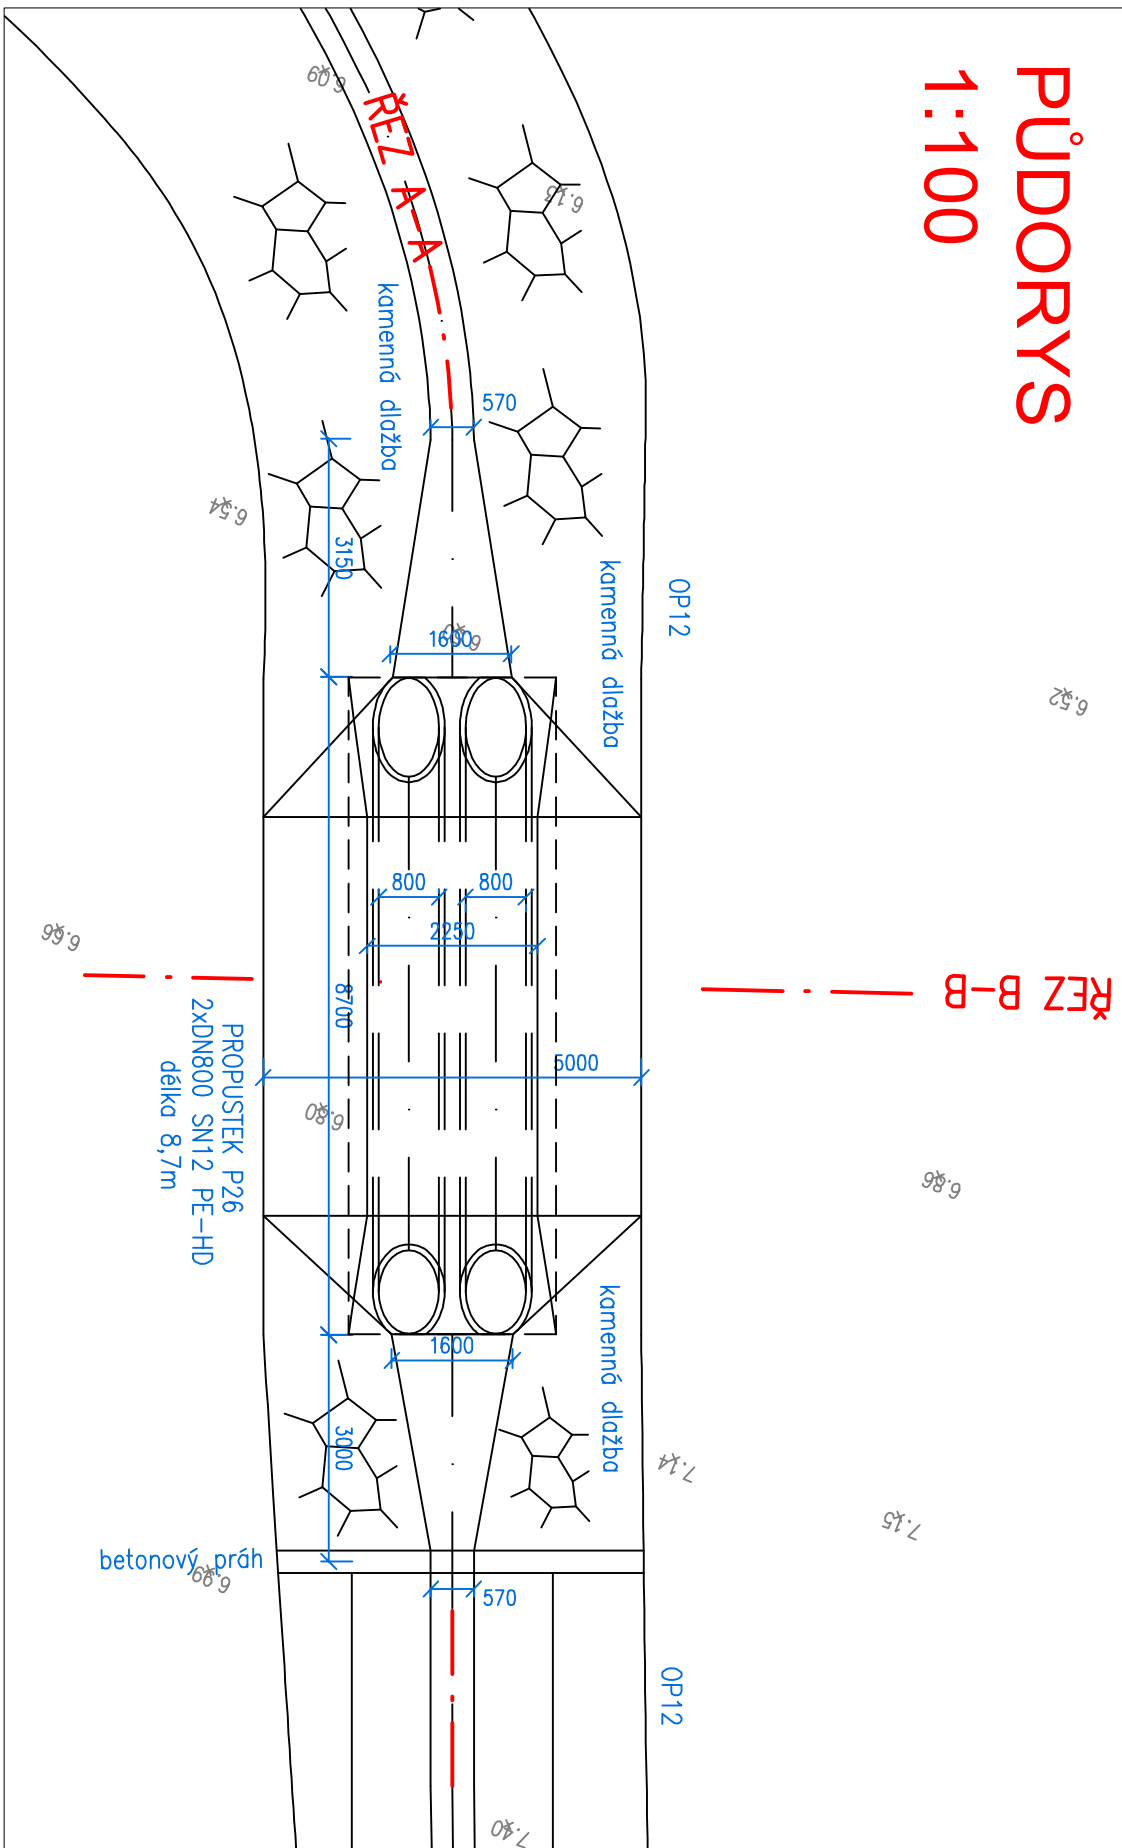

VYPRACOVAL		ZODPOVĚDNÝ PROJEKTANT		Projektová kancelář: Ing. Jiří Tágl s.r.o. Měšturkova 35/4, Klatovy 339 01 IČO: 03418219 tel. 732 987 356 autORIZACE ČKAIT 0201489	
Ing. Jiří Tágl		Ing. Jiří Tágl			
INVESTOR		SPÚ ČR KPÚ pro Plzeňský kraj, Pobočka Klatovy Čapková 127/5, 339 01 Klatovy			
STAVBA		Výstavba příkopu SP4, příkopu OP12 a tunel v k.ú. Fleky		MĚŘÍTKO 1:50, 100	
		DATUM 07/2022			
NÁZEV PŘÍLOHY		STUPEŇ PROJEKTU		DSP, DPS	
PROPUSTEK P26 - PŮDORYS, ŘEZY		ČÍSLO PŘÍLOHY		KOPIE	
		D.1.4.8			