


KOORDINAČNÍ SITUACE č.1
M 1:250

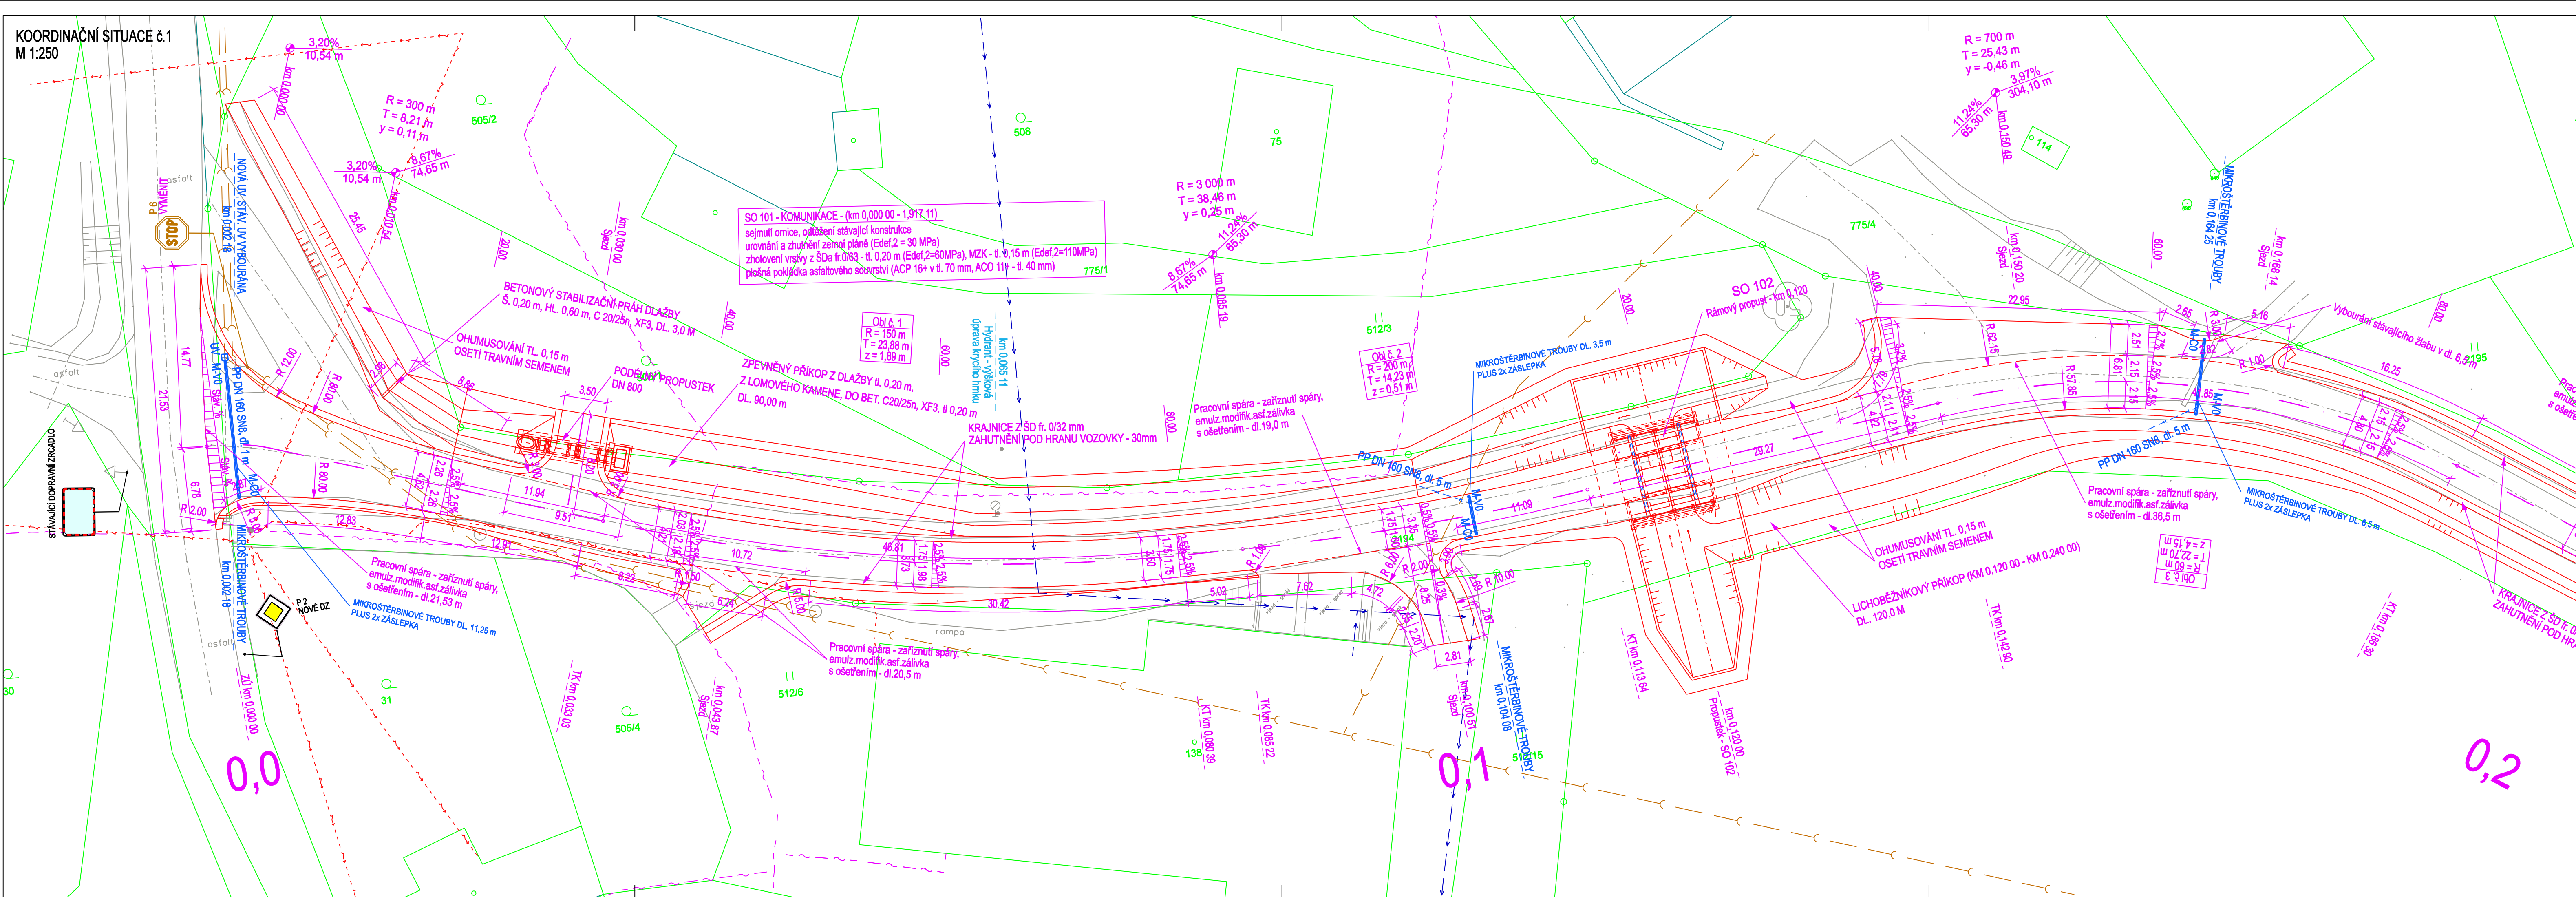


- LEGENDA INŽ. SÍTĚ:
- STÁVAJÍCÍ VEDENÍ – TELEFONICA O2
 - STÁVAJÍCÍ VEDENÍ ČEZ DISTRIBUCE
 - STÁVAJÍCÍ VODOVOD
 - STÁVAJÍCÍ KANALIZACE

- SVISLÉ DOPRAVNÍ ZNAČENÍ:
- P2 VYMĚNIT STÁVAJÍCÍ SDZ – VYMĚNIT
 - E2d ZRUŠIT STÁVAJÍCÍ SDZ – ZRUŠIT
 - L4, L5 NOVÉ SDZ

- LEGENDA:
- HRANA VOZOVKY
 - POLOHOPIS A VÝŠKOPIS
 - HRANICE KN
 - PRVKY POLOHOPISU

SOUDRADNICOVÝ SYSTÉM: S-JTSK
VÝŠKOVÝ SYSTÉM: BpV

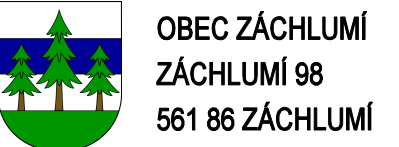

OBEC ZÁCHLUMÍ
ZÁCHLUMÍ 98
561 86 ZÁCHLUMÍ

RAZÍTKO, DATUM, PODPIS:

KRESLIL:	ING. PETR PÁCHA
ZPRACOVAL:	ING. PETR PÁCHA
TECHNICKÁ KONTROLA:	FRANTIŠEK WAYRAUCH
ZODPOVĚDNÝ PROJEKTANT:	ING. PETR PÁCHA
HLAVNÍ PROJEKTANT:	ING. PETR PÁCHA
KRAJ:	PARDOUBICKÝ
OKRES:	ÚSTÍ NAD ORLICÍ
OBEC:	ZÁCHLUMÍ



Sokolovská 94
Nedobřín
570 01 Litomyšl

IČO 024 97 247
DIČ CZ02497247
www.idprojekt.cz

INVESTOR: OBEC ZÁCHLUMÍ, ZÁCHLUMÍ 98, 561 86 ZÁCHLUMÍ

AKCE:

ZÁCHLUMÍ - CESTA OD VALACHU DO ČESKÉ RYBNÉ

OBJEKT: SO 101 - KOMUNIKACE

OBSAH:

KOORDINAČNÍ SITUACE č.1

STUPEŇ: DÚR+DSP

ZAK.ČÍSLO: 0169

ARCHIVNÍ ČÍSLO: 2017-029-0169

DATUM: VI / 2020

FORMÁT: BxA4

MĚŘÍTKO: 1:250

ČÍSLO SOUPRAVY: ČÍSLO PŘÍLOHY: C.3.1.