



naše značka
5003472907
vyřizuje
Ing. Michaela Indrová
e-mail
technici@gasnet.cz
datum
30.12.2025

Státní pozemkový úřad
Husinecká 1024/11a
13000 Praha

Věc:

Demolice RD č.p.74, Podsedice p.č.15/2

K.ú. - p.č.: Podsedice

Stavebník: Státní pozemkový úřad, Husinecká 1024/11a, 13000 Praha

Účel stanoviska: Odstranění stavby (demolice budov, demontáž sítě)

GasNet, s.r.o., jako provozovatel distribuční soustavy (PDS) a technické infrastruktury (TI), zastoupený GasNet Služby, s.r.o., vydává toto vyjádření:

V zájmovém území vyznačeném v příloze tohoto vyjádření NEJSOU umístěna žádná provozovaná plynárenská zařízení a plynovodní přípojky ve vlastnictví nebo správě GasNet, s.r.o..

Mohou se zde nacházet plynárenská zařízení jiných vlastníků či správců, případně i dlouhodobě nefunkční/neprovozovaná plynárenská zařízení bez dostupných informací o jejich poloze a vlastnictví.

V rozsahu území vyznačeného v příloze SOUHLASÍME:

- s povolením a provedením stavby v ochranném a bezpečnostním pásmu PZ dle zákona 283/2021 Sb. ve znění pozdějších předpisů;
- s povolením a provedením stavby v ochranném a bezpečnostním pásmu PZ dle zákona 183/2006 Sb. ve znění pozdějších předpisů (po dobu platnosti přechodných ustanovení uvedených v zákoně č. 283/2021 Sb. ve znění pozdějších předpisů);
- s rozhodnutím o odstranění stavby nebo zařízení dle zákona 283/2021 Sb. ve znění pozdějších předpisů;
- s použitím tohoto vyjádření ve zrychleném řízení dle §184, odst. 2 písm. d) zákona č. 283/2021 Sb. ve znění pozdějších předpisů;

V případě dotčení pozemku v majetku společnosti GasNet, s.r.o. je třeba dále projednat smluvní vztah k tomuto pozemku. Kontakt na projednání naleznete na adrese www.gasnet.cz/cs/kontaktni-system/, činnost "Smluvní vztahy - pozemky a budovy plynárenských zařízení", případně na Zákaznické lince GasNet s.r.o. 555 90 10 10.

Platí pouze pro území vyznačené v příloze tohoto vyjádření a to 24 měsíců ode dne jeho vydání.

Vyjádření bylo na základě vaší žádosti vygenerováno automaticky.

GasNet Služby, s.r.o.

Plynárenská 499/1 · Zábřovice · 602 00 Brno · T 555 90 10 10 · www.gasnet.cz

IČ: 27935311 · DIČ: CZ27935311

Zápis do obchodního rejstříku: Krajský soud v Brně, sp. zn. C 57165, dne 26. 7. 2007

Certificate of incorporation: Regional Court in Brno, ref. number C 57165, on 26th July 2007

Zákaznická linka GasNet 555 90 10 10, info@gasnet.cz, www.gasnet.cz



Za správnost a úplnost dokumentace předložené s žádostí včetně jejího souladu s platnými předpisy plně zodpovídá její zpracovatel. Vyjádření nenahrazuje případná další vyjádření k jiným částem stavby.

V případě další korespondence nebo jednání (např. změna stavby) uvádějte naši značku - 5003472907 a datum tohoto vyjádření. Kontakty jsou k dispozici na <https://www.gasnet.cz/cs/kontaktni-system/>.




GasNet, s.r.o.
zastoupená společností GasNet Služby, s.r.o., IČ 27935311
Ing. Michaela Indrová
Technik externích požadavků-Čechy
Oddělení zpracování ext. požadavků-Čechy


Přílohy: Orientační zakres plynárenského zařízení, Detailní zakres plynárenského zařízení, Ověřená příloha žadatele

Příloha: Orientační zakres plynárenského zařízení. Tato příloha je nedílnou součástí stanoviska č. 5003472907 ze dne 30.12.2025.

Provozovatel DS: GasNet, s.r.o.; Stavebník: . K.ú.: .

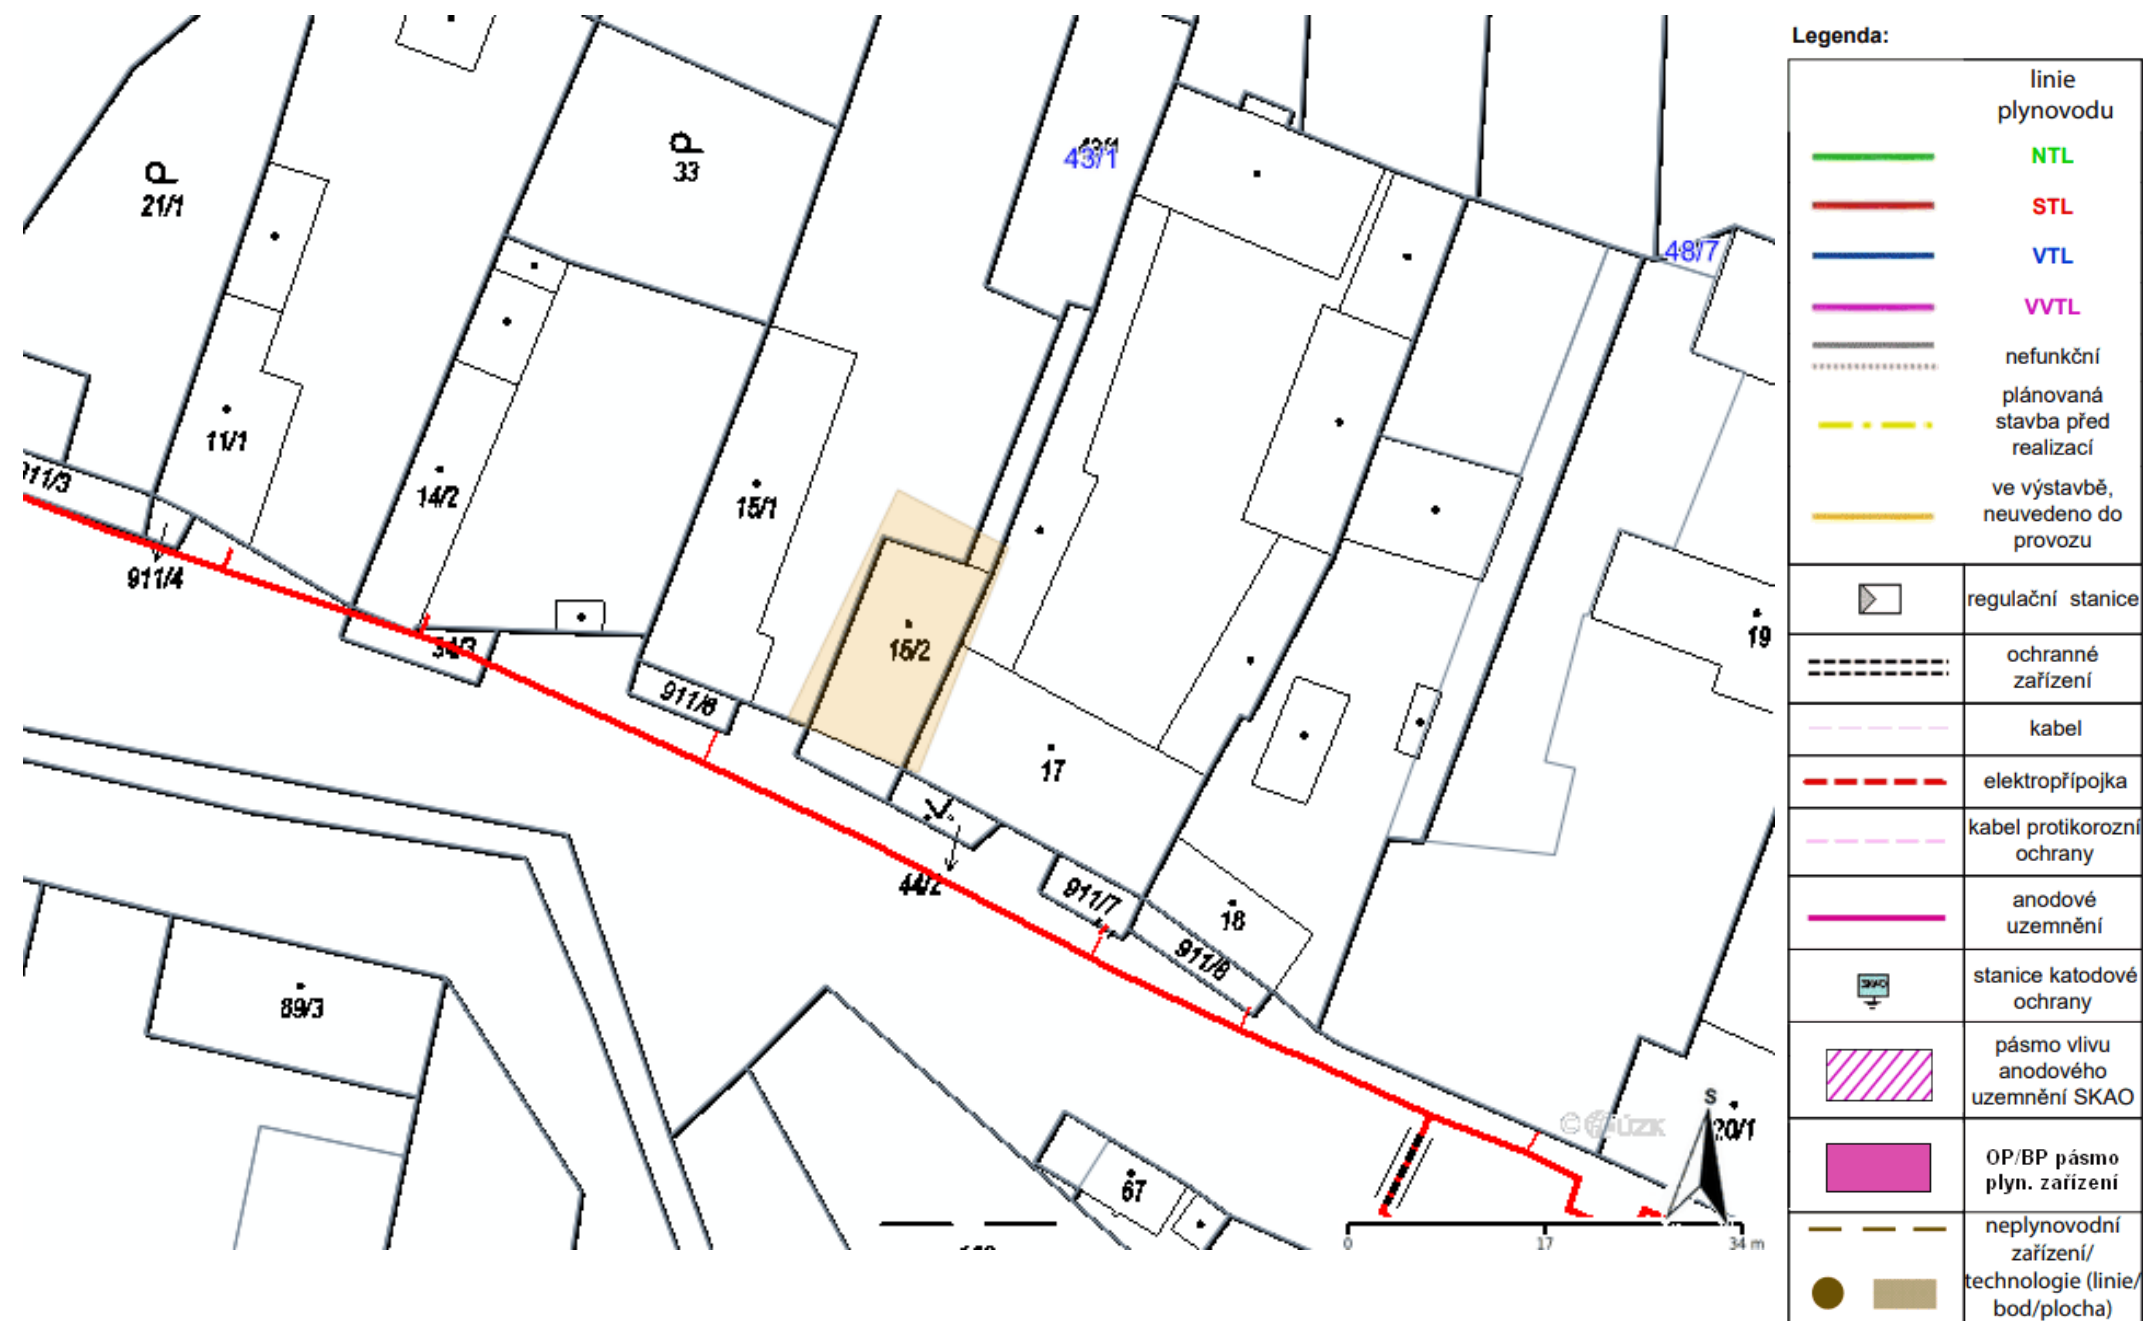


Provozovatel DS: GasNet, s.r.o.; Stavebník: . K.ú.: .

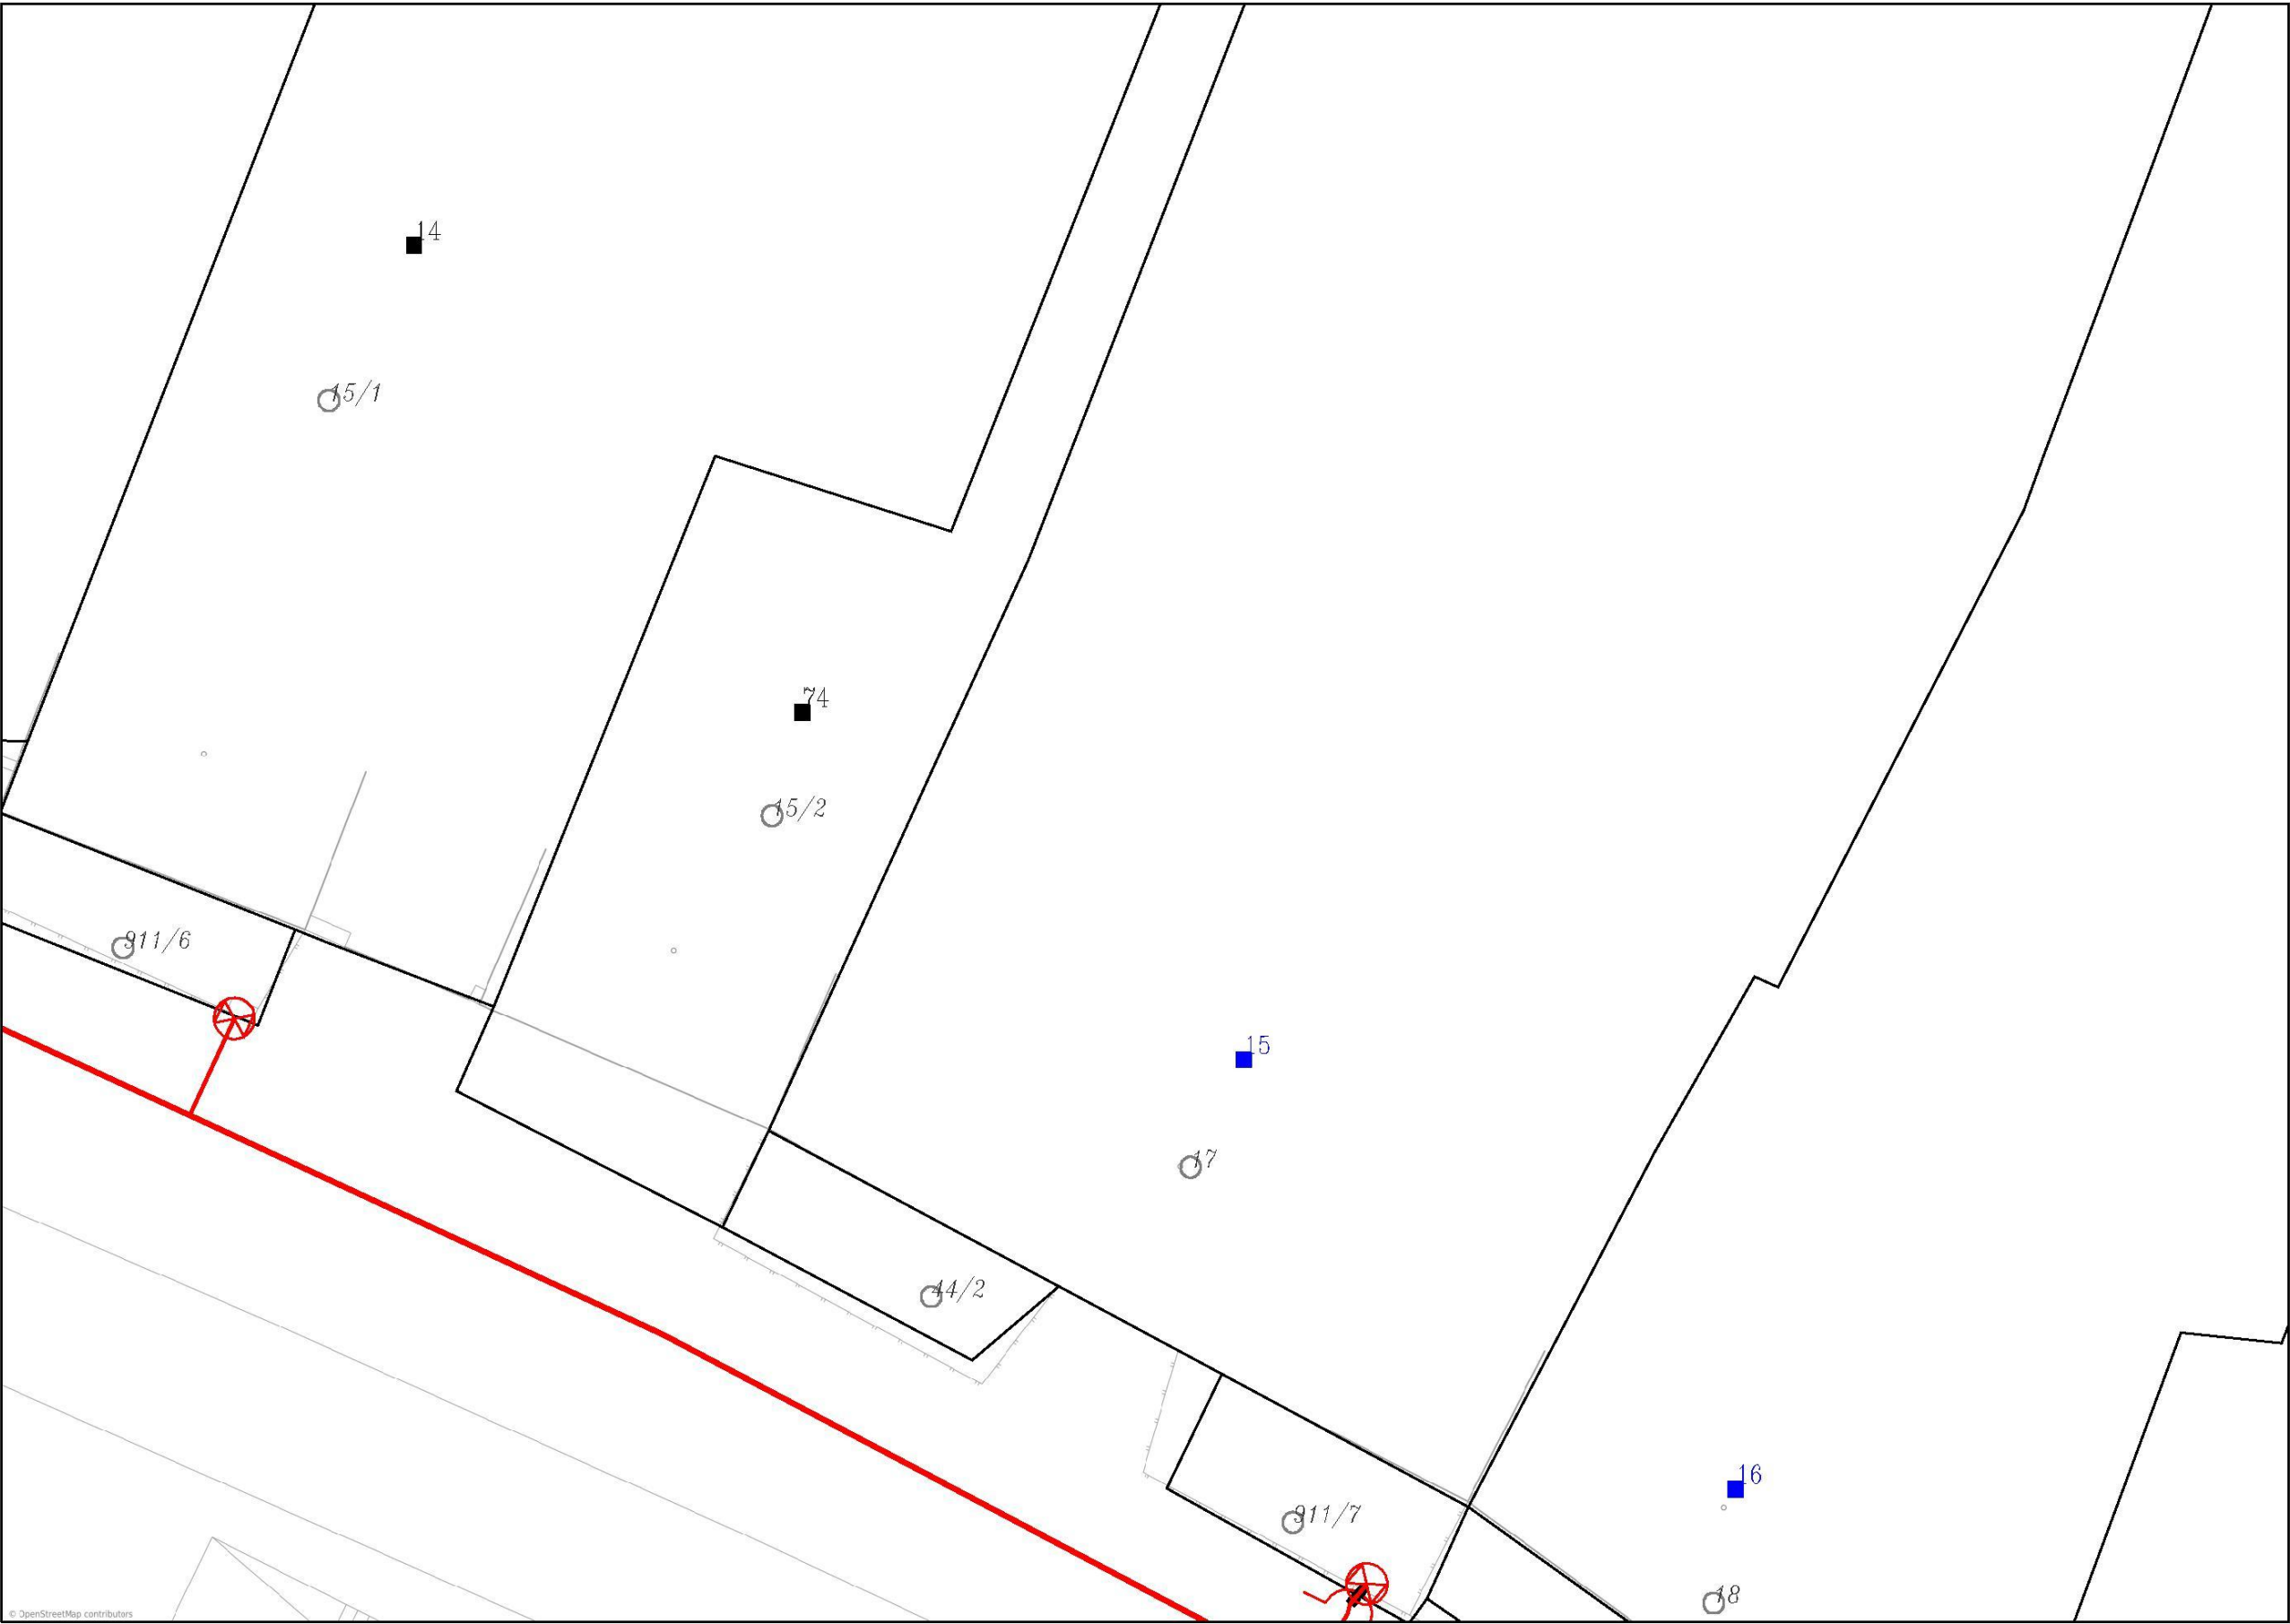

Legenda:

	linie plynovodu
	NTL
	STL
	VTL
	WTL
	nefunkční
	plánovaná stavba před realizací
	ve výstavbě, neuvedeno do provozu
	regulační stanice
	ochranné zařízení
	kabel
	elektropřipojka
	kabel protikorozi ochrany
	anodové uzemnění
	stanice katodové ochrany
	pásmo vlivu anodového uzemnění SKAO
	OP/BP pásmo plyn. zařízení
	neplynovodní zařízení/technologie (linie/bod/plocha)

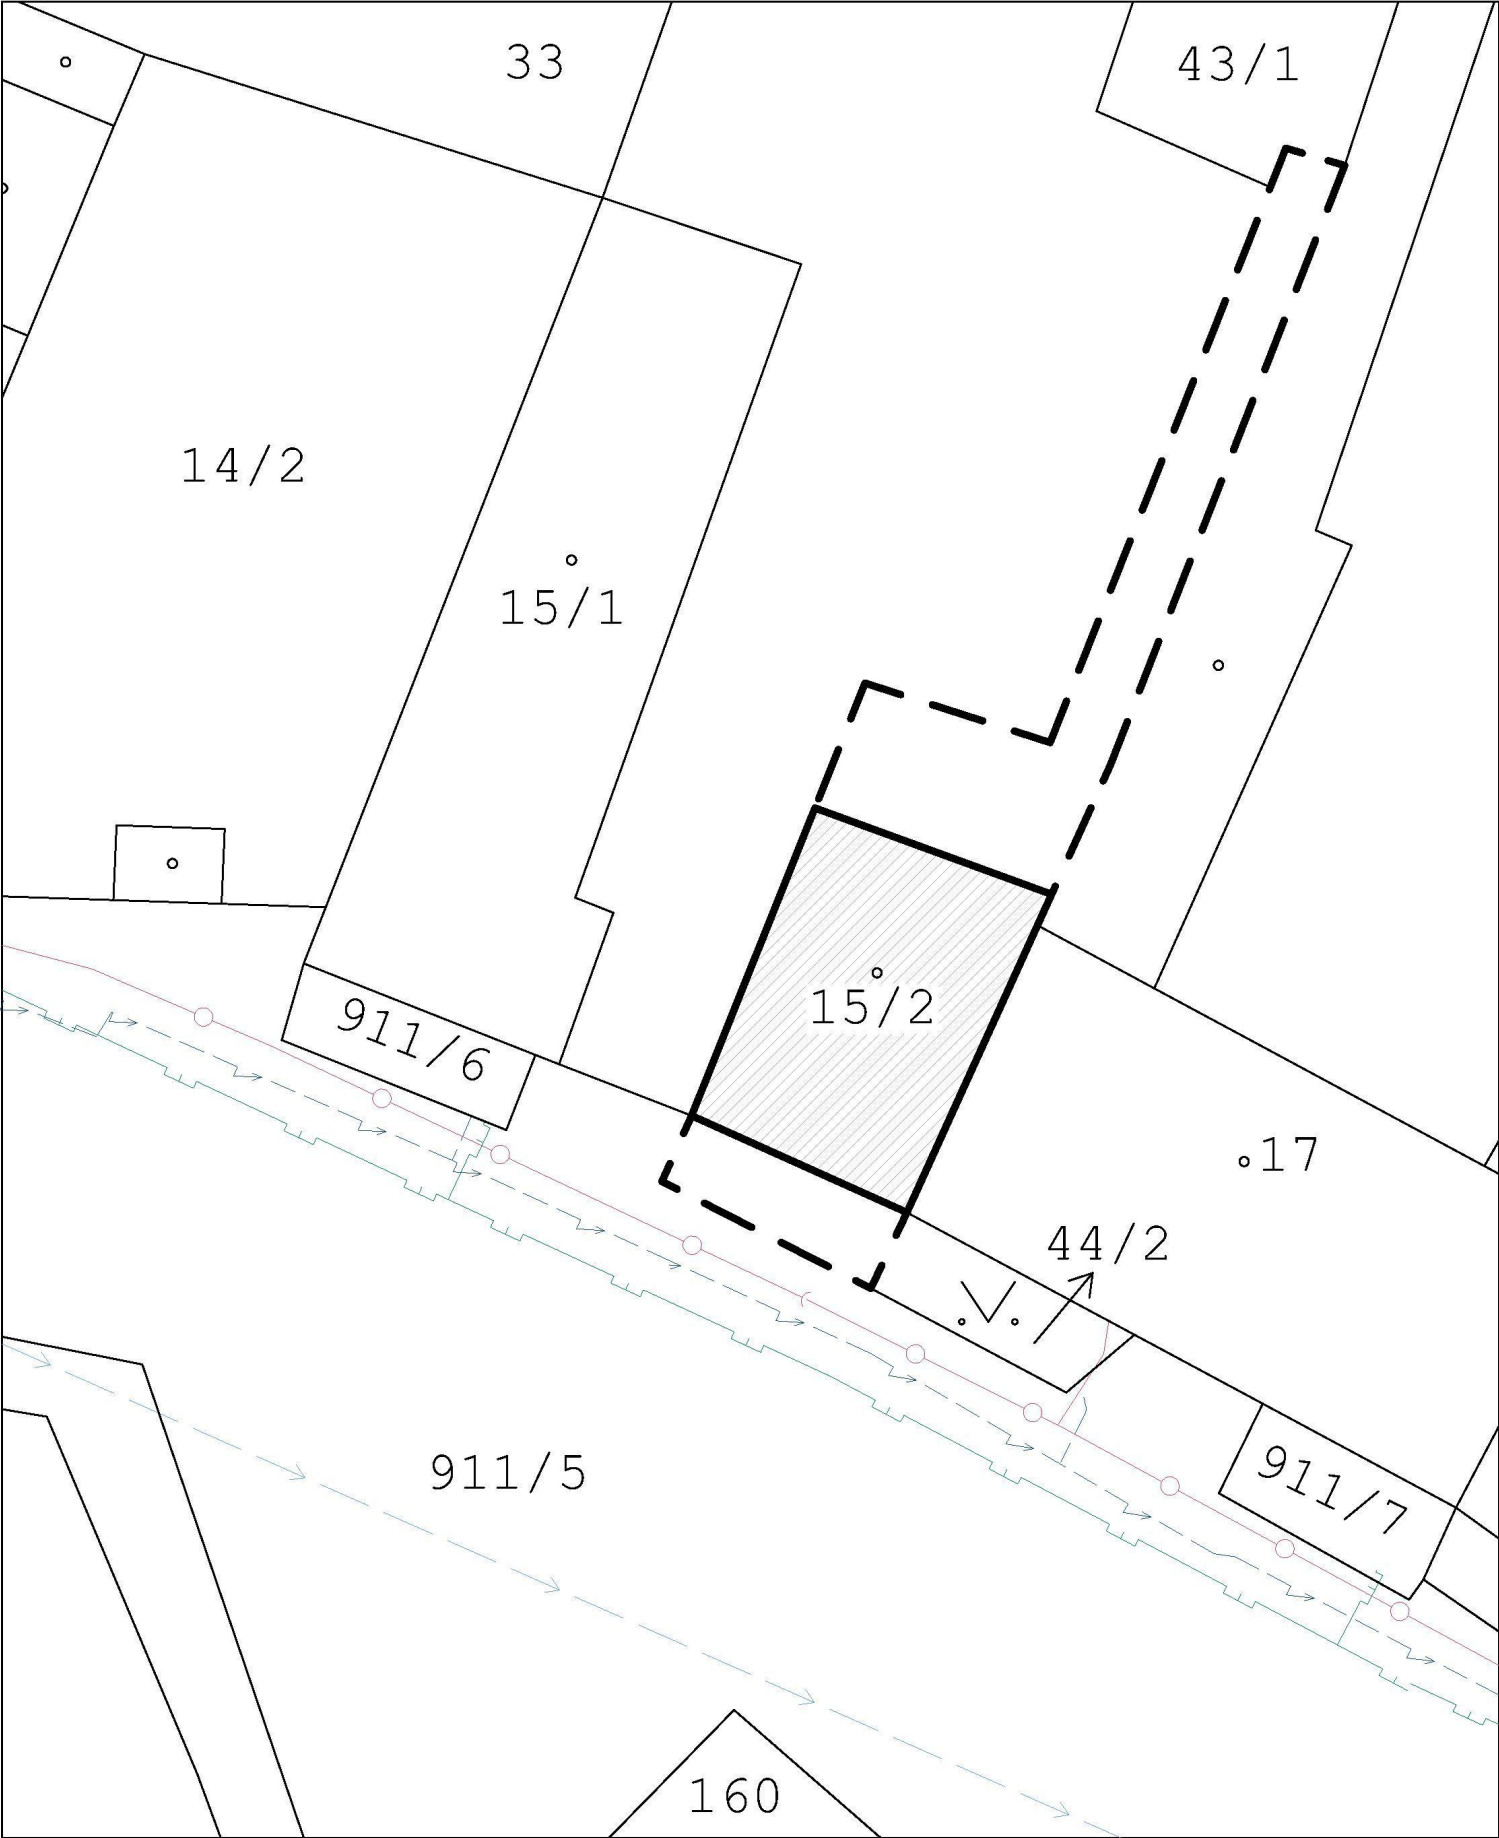

LEGENDA

 
- ŘEŠENÉ ÚZEMÍ
- ODSTRAŇOVANÁ STAVBA (cca. 120,59 m²)
- HRANICE OSTATNÍCH PARCEL PODLE KN
- PARCELNÍ ČÍSLA PODLE KN


POZNÁMKY

- ZÁKRES ING. SÍTÍ JE POUZE ORIENTAČNÍ A NESLOUŽÍ JAKO VÝTYČOVACÍ VÝKRES, PŘED ZAHÁJENÍM JAKÝCHKOLI PRACÍ V JEJICH OKOLÍ JE NUTNO NECHAT VŠECHNY SÍTĚ ODBORNĚ VÝTYČIT
- ZÁKRES ODSTRAŇOVANÉ STAVBY JE NA PODKLADU KATASTRÁLNÍ MAPY KTERÁ VŠAK NEODPOVÍDÁ SKUTEČNÉMU PROVEDENÍ STAVBY, ZÁKRES STAVBY JE TEDY ORIENTAČNÍ DLE ZAMĚŘENÝCH ROZMĚRŮ

INŽENÝRSKÉ SÍTĚ

- PODZEMNÍ VEDENÍ NN - CEZ DISTRIBUCE
- PODZEMNÍ VEDENÍ VODOVODU - SČVK
- PODZEMNÍ VEDENÍ OPTICKÉHO KABELU TELEKOMUNIKACE - CETIN
- PODZEMNÍ VEDENÍ PLYNOVODU STL - GASNET



VYPRACOVAL <div></div>		<div></div> <div>PROJEKCE POZEMNÍCH STAVEB</div> <div>IČO: 193 65 381 tel. +420 <div></div></div> <div>email: <div></div></div>	
ZODPOVĚDNÝ PROJEKTANT ING. PETR BANDAS			
INVESTOR STÁTNÍ POZEMKOVÝ ÚŘAD, HUSINECKÁ 1024/11a, ŽIŽKOV, 130 00 PRAHA 3			
NÁZEV AKCE:DEMOLICE RODINNÉHO DOMU PODSEDICE č.p. 74, PODSEDICE		DATUM 11/25	FORMÁT A3
DÍLČÍ ČÁST PROJEKTU SITUAČNÍ VÝKRESY		Č. VÝKRESU C.1.1.03	
NÁZEV VÝKRESU KOORDINAČNÍ SITUACE		MĚŘÍTKO 1:250	